


PŮDORYS 1.PODZEMNÍHO PODLAŽÍ

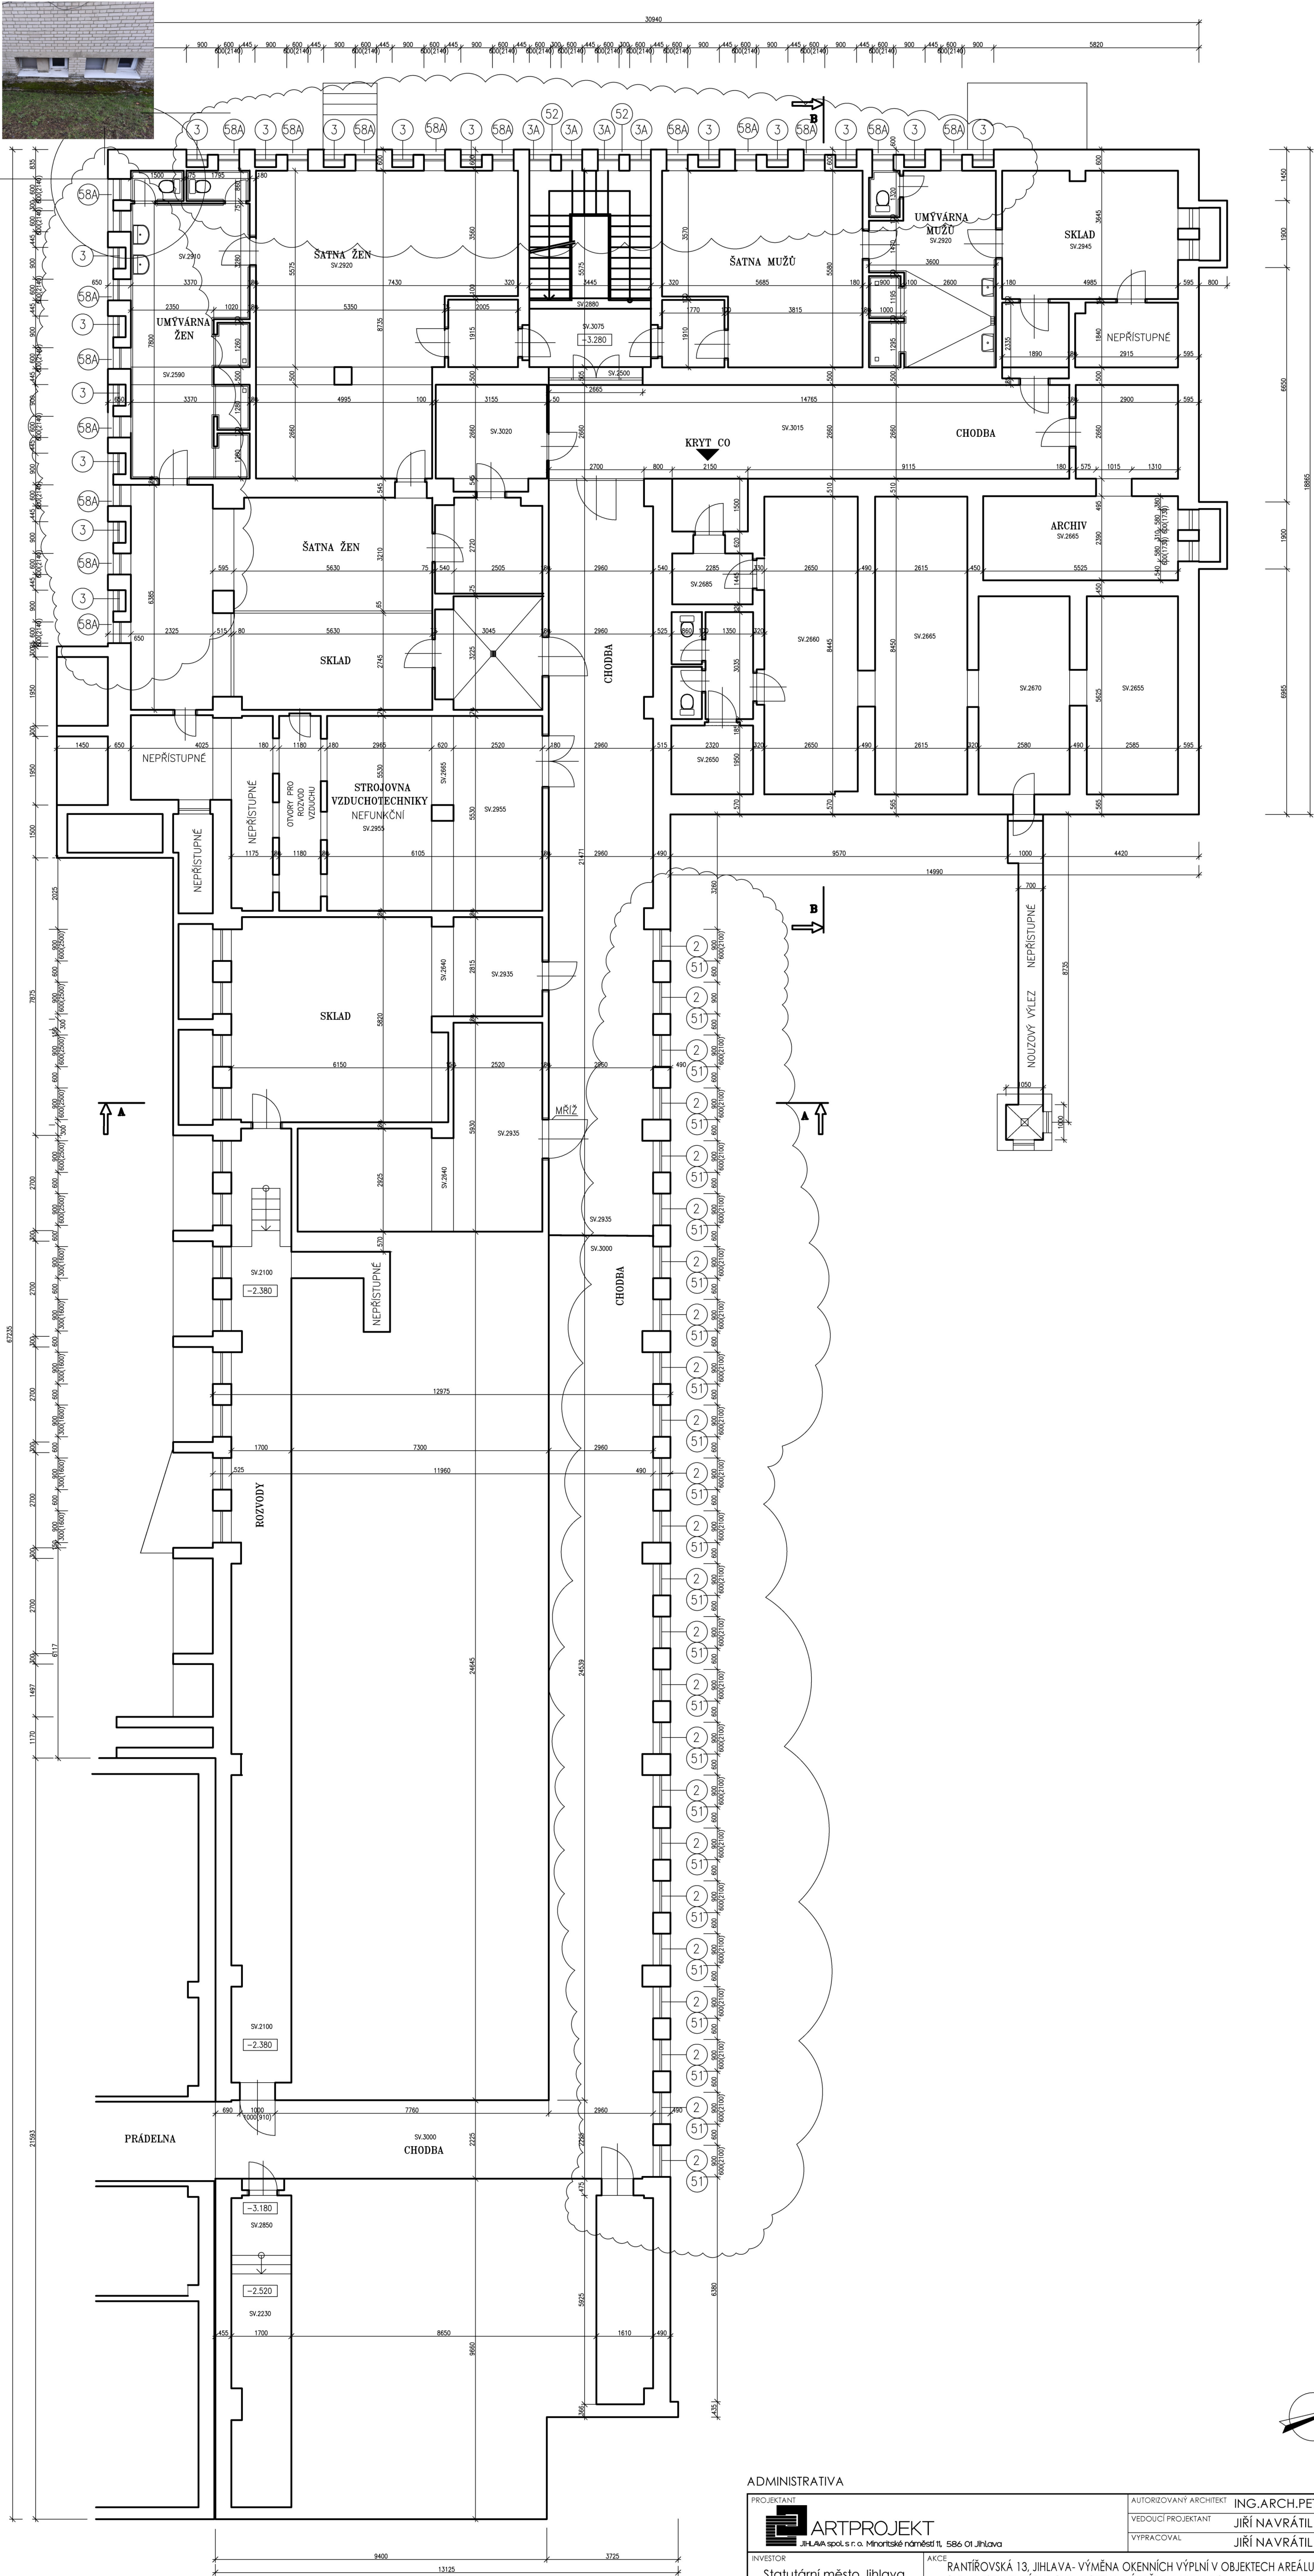

ADMINISTRATIVA

PROJEKTANT ARTPROJEKT Jihlava spol.s r.o. Minářské náměstí 11, 586 01 Jihlava		AUTORIZOVANÝ ARCHITEKT ING.ARCH.PETR HOLUB	
VEDOUcí PROJEKTANT JIRÍ NAVRÁTIL		VYPRACOVAL JIRÍ NAVRÁTIL	
INVESTOR Statutární město Jihlava Masarykovo náměstí 97/1 586 01 Jihlava		AKCE RANTÍROVSKÁ 13, JIHLAVA- VÝMĚNA OKENNÍCH VÝPLNÍ V OBJEKTECH AREÁLU PRÁDELNY A ČISTÍRNY (ADMINISTRATIVNÍ BUDOVA, KOTELNA, ÚDRŽBA A VIHAMIJ)	
STUPEN PD PRO REALIZACI STAVBY		ZAKÁZKOVÉ ČÍSLO 04-24-RP	
STAVEBNÍ OBJEKT SO01		NÁZEV VÝKRESU PŮDORYS 1.PP	
PROJEKCE STAVEBNÍ ČÁST		MĚŘÍTKO 1:100	
		FORMÁT 6XA4	
		DATUM 02/2024	
		ČÍSLO VÝKRESU 101	