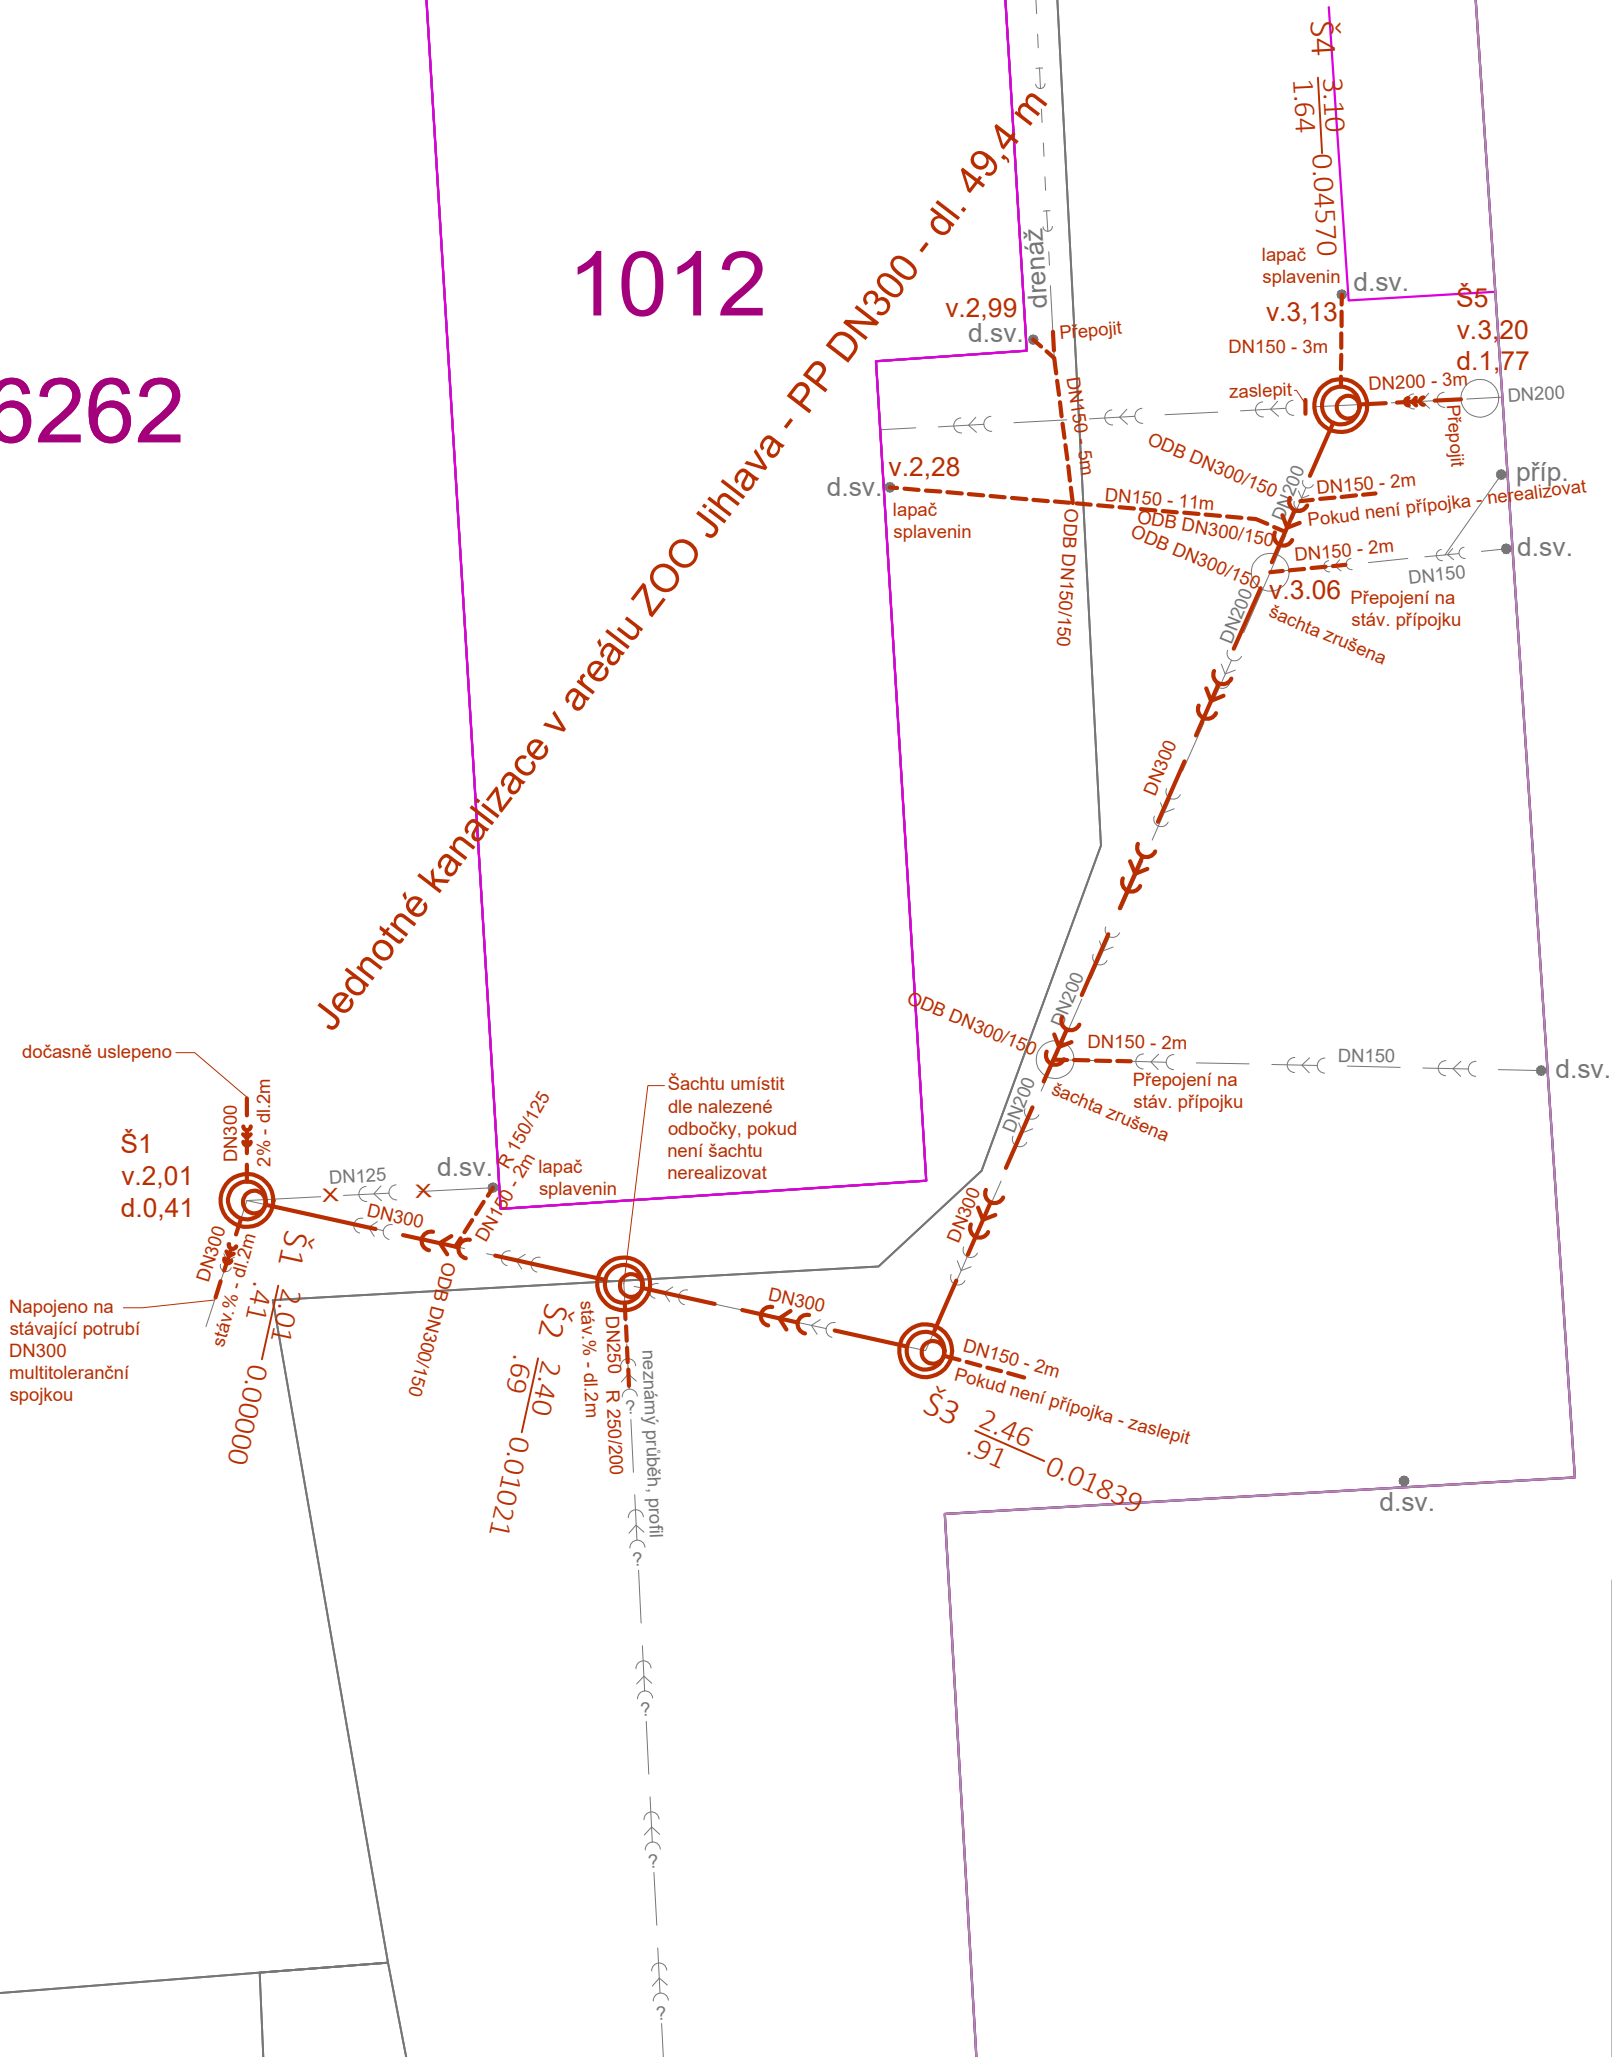


6262

1012

Jednotné kanalizace v areálu ZOO Jihlava - PP DN300 - dl. 49,4 m

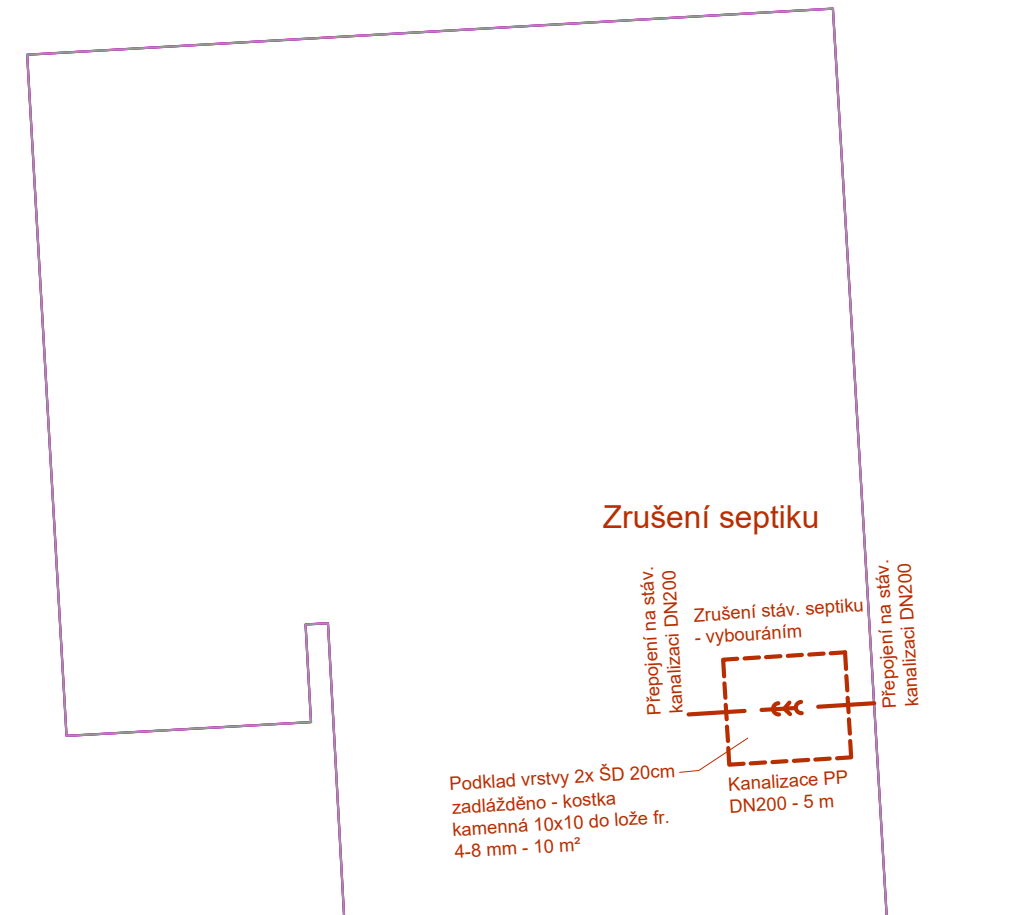
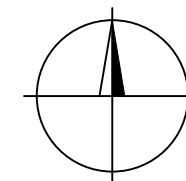


1011/1



Zákresy podzemních inženýrských zařízení neslouží jako vytyčovací výkres – před zahájením stavebních prací musí investor zajistit jejich vytyčení správcem sítí a jejich označení na místě dle platných předpisů

Legenda:

- >>> — Stávající kanalizace
- >>> — Navržená kanalizace



C.

vedoucí projektant	Bc. Pipa			
zodp. projektant	Bc. Pipa			
vypracoval /CAD	Bc. Pipa			
kontroloval	Ing. Sedlák			
Investor: Statutární město Jihlava			formát 2 A4	
akce  Oprava kanalizace v areálu ZOO Jihlava			datum 05/2025	
			stupeň PDPS	
			zak.č. 2025-000049	
			paré č.	
obsah  SITUACE NÁVRHU			měřítko  1:200	č. výkresu  C.3.