



VZOROVÉ SCHÉMA KANALIZAČNÍ PŘÍPOJKY

NAPOJENÍ NA STOKU


DETAIL NAPOJENÍ KANALIZACE NA ULIČNÍ VPUŠŤ – ŘEZ

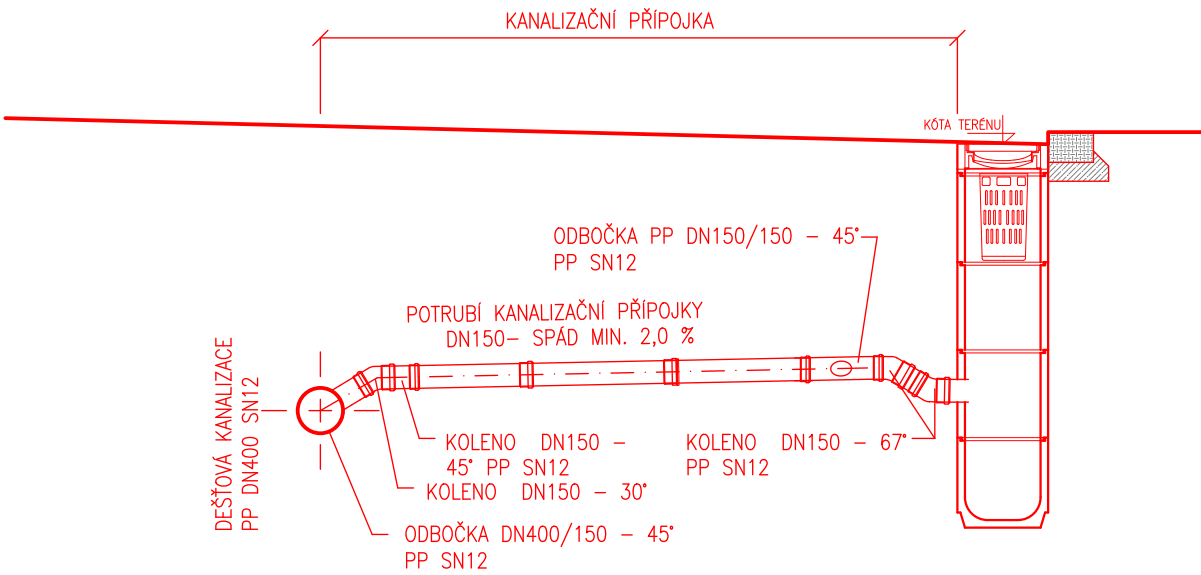


DETAIL NAPOJENÍ DEŠŤOVÝCH SVODŮ NA KANALIZACI – ŘEZ

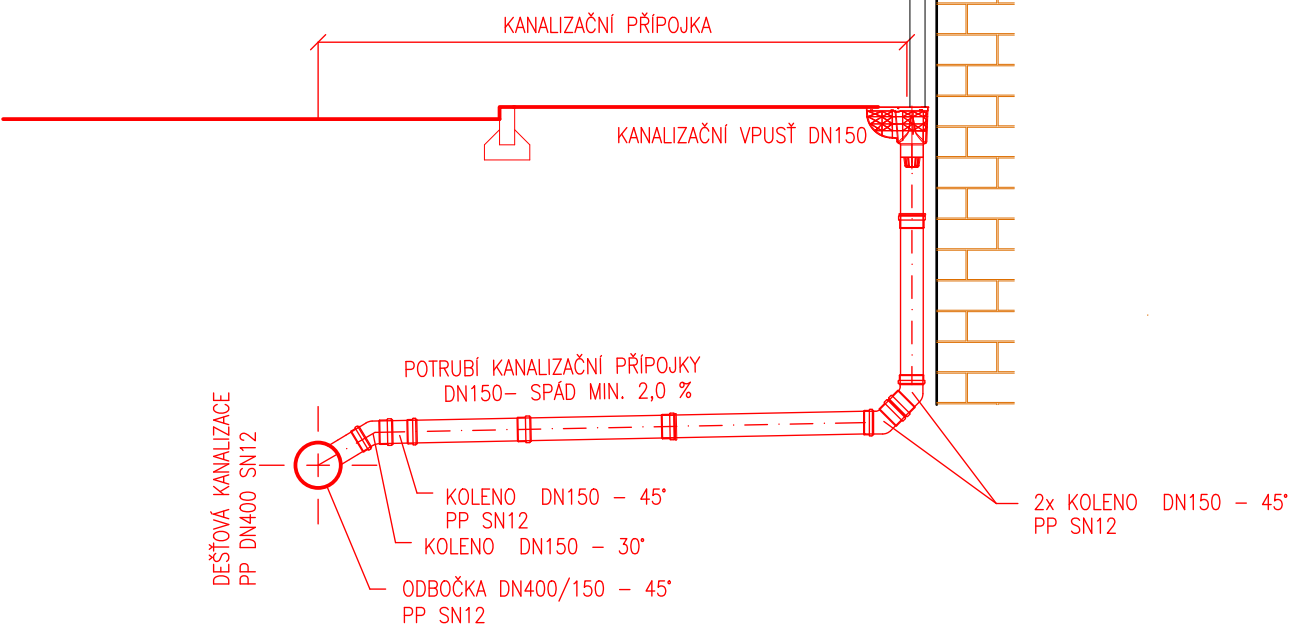

DETAIL NAPOJENÍ NA KANALIZACI – PŮDORYS

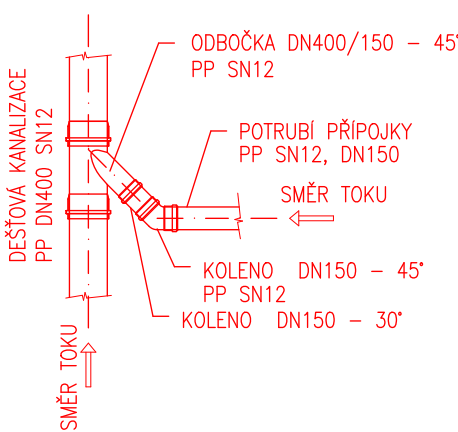

NAVRHL/VYPRACOVAL: ING. ŠILHÁNKOVÁ		ZODPOVĚDNÝ PROJEKTANT: ING. HALOUZKA		VEDOUcí PROJEKTANT: ING. HALOUZKA		TECHNICKÁ KONTROLA: ING. LAZÁREK, DiS.		<div> LB PROJEKT</div> <div>Mojmírovo nám. 3105/6a, 612 00 Brno IČ: 29262747, TEL.: 605 114 896</div>	
KRAJ: VYSOČINA				KATASTR. ÚZEMÍ: JIHLAVA					
INVESTOR: Statutární město Jihlava Masarykovo nám. 97/1, 586 01 Jihlava								DATUM: 01/2024	
AKCE: Obnova VHI v MPR – Obnova VHI v části ul. Kosmákova								STUPEŇ: DPS	
OBJEKT: SO 03 DEŠŤOVÁ KANALIZACE								FORMÁT: 2xA4	
VZOROVÉ SCHÉMA KANALIZAČNÍ PŘÍPOJKY								MĚŘÍTKO: 1:50	ČÍSLO PŘÍLOHY: D.3.8