
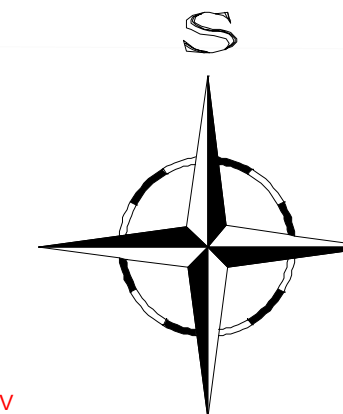



M 1:250

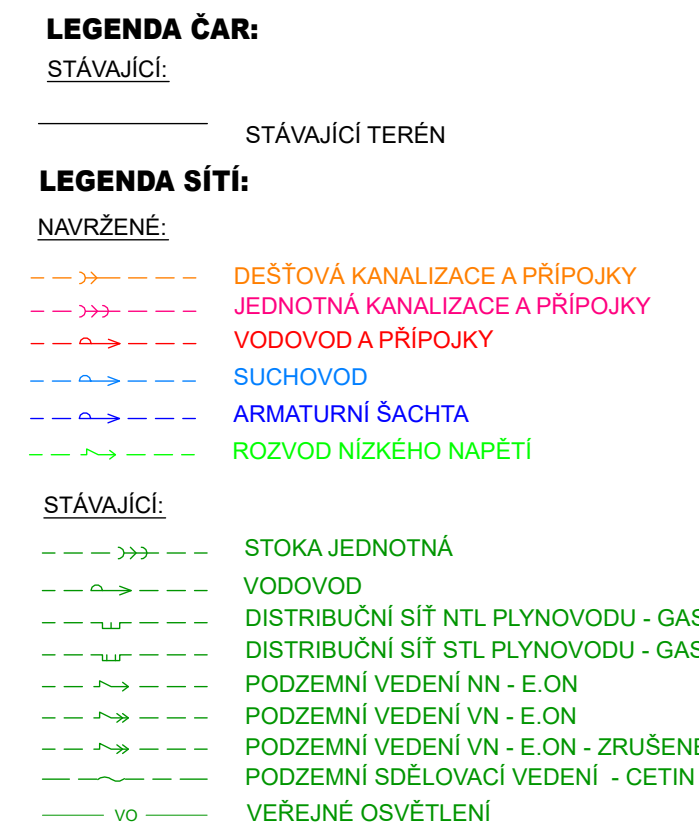

POZN.:  
STÁVAJÍCÍ VODOVOD BUDE V ŘEŠENÉM, ÚSEKU  
RÁMCI REKONSTRUKCE VYBOURÁN

NAVRHL/VYPRACOVAVEL: ING. SILHÁNKOVÁ	ZODPOVĚDNÝ PROJEKTANT: ING. HALOUZKA	VEDOUcí PROJEKTANT: ING. HALOUZKA	TECHNICKÁ KONTROLA: ING. LAZÁREK, DIŠ.	 <b>LB PROJEKT</b> Mojžírovo nám. 3105/6a, 612 00 Brno IČ: 29262747, TEL.: 605 114 896
KRAJ: VYŠOČINA	KATASTR, OZEMÍ: JIHLAVA			
INVESTOR: Statutární město Jihlava Masarykovo nám. 97/1, 586 01 Jihlava  AKCE: <b>Obnova VHI v MPR – Obnova VHI v části ul. Kosmákova</b> OBJEKT: <b>SO 01 REKONSTRUKCE VODOVODU</b>				
<b>PODROBNÁ SITUACE</b>				DATUM: 01/2024  STUPEŇ: DPS  FORMÁT: 4x A4  MĚŘÍTKO: 1:250  ČÍSLO PŘÍLOHY: D.1.3