
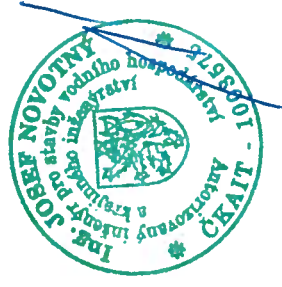


Vyracoval ING. KOPECKÝ		Autorizovaný inženýr ING. NOVOTNÝ	AOA - CLEAN projektová a geodetická kancelář U DVORA 11 JIHLAVA
Investor : Statutární Město Jihlava		Kraj : vysočina	
Rekonstrukce virového separátoru ul. Polenská, Jihlava			
Příloha : SITUACE KN		Datum 07/2024	Měřítko : 1:1000
		Číslo zak. 2693	
		Stupeň DÚR+DSP	
			Příloha č.: C.2

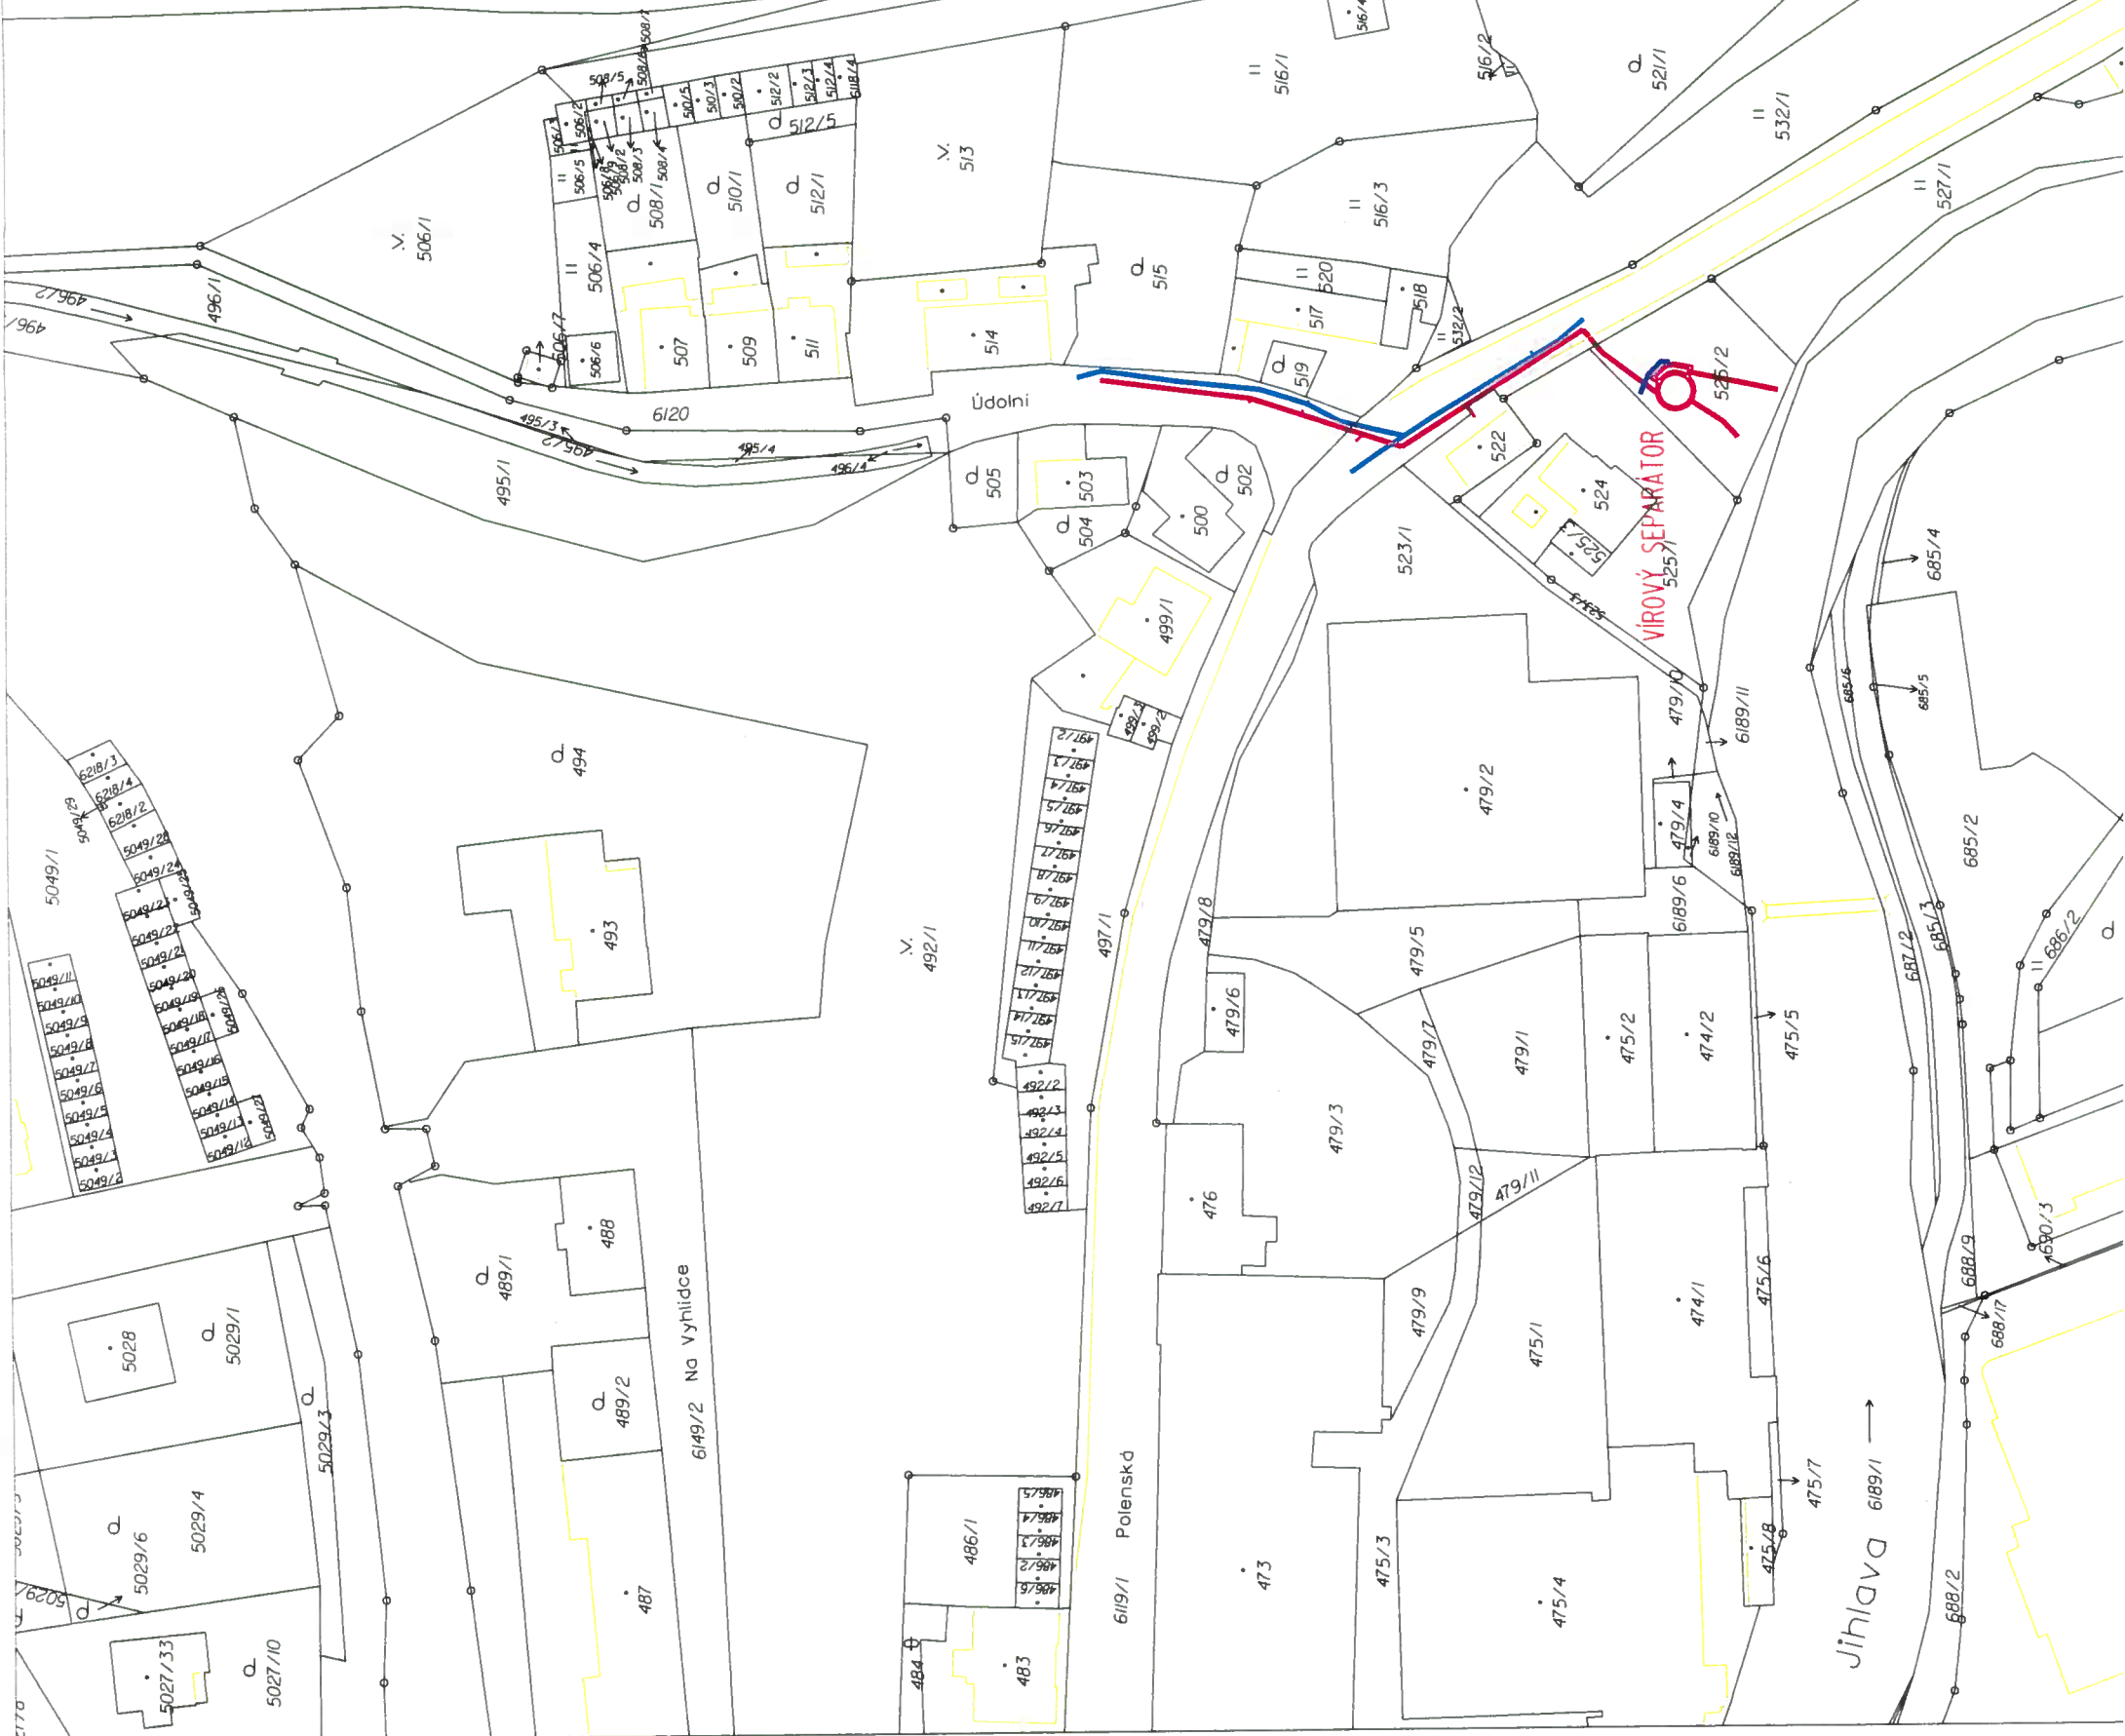

LEGENDA :
NAVRHOVANÉ:
REKONSTRUKCE KANALIZACE
PŘELOŽKA VODOVODU
PŘELOŽKA ZRMNÍHO EL. KABELU NN

MKN/SO/155779/2024-HKX
Statutární město Jihlava
úřad územního plánování