


SO 01 REKONSTRUKCE VÍROVÉHO SEPARÁTORU

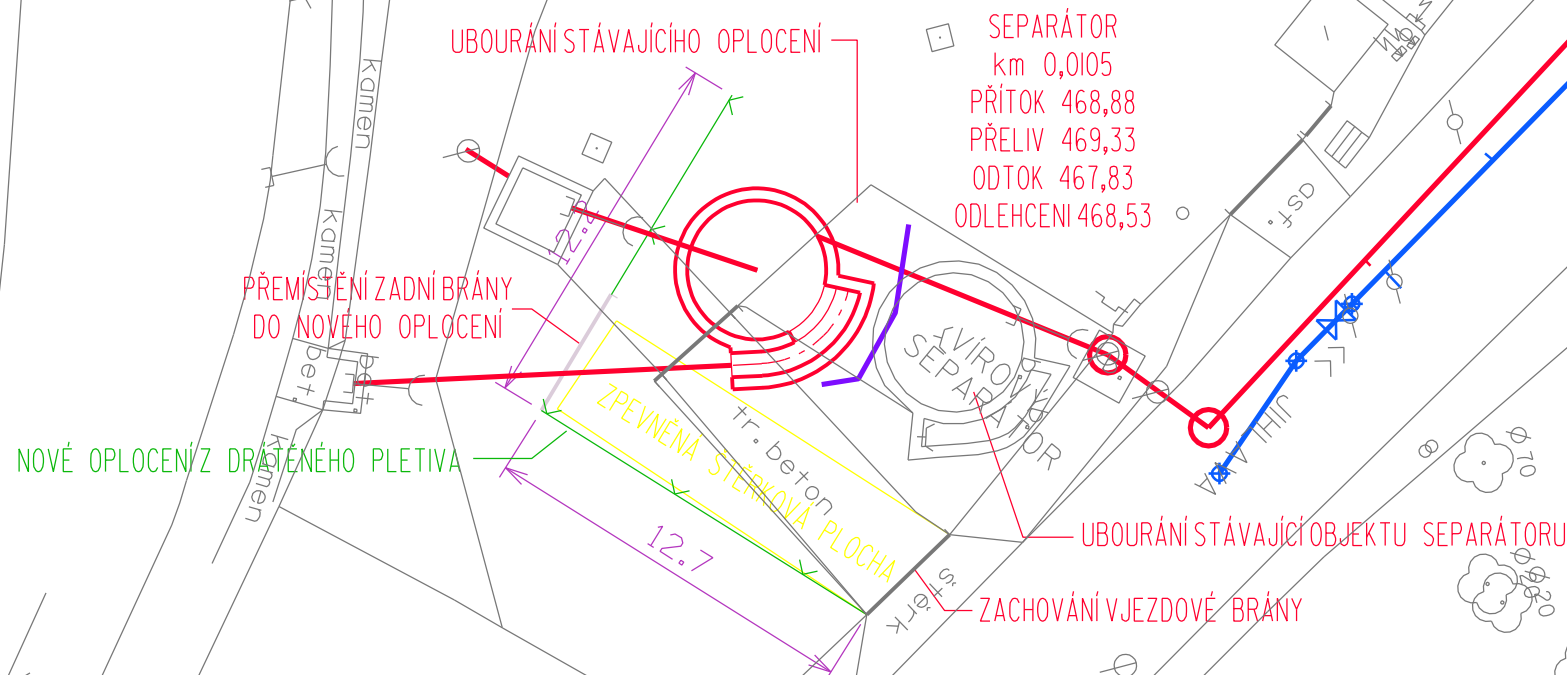

- LEGENDA:
- NAVROVANÉ INŽENÝRSKÉ SÍTĚ:
 - KANALIZACE - NÁVRH
 - PŘEPOJENÍ VODOVODNÍCH PŘÍPOJEK
 - PŘEPOJENÍ KANALIZAČNÍCH PŘÍPOJEK
 - PŘELOŽKA VODOVODU
 - PŘELOŽKA EL. ZEMNÍCH KABELŮ NN

Souřadnicový systém JTSK
Výškový systém BPV
Průběh podzemních inženýrských sítí je zobrazen z podkladů správců sítí, před započítáním zemních prací je průběh sítí nutné vyhledat detektorem.

SO 01- Rekonstrukce objektu separátoru

	Vypracoval ING. KOPECKÝ	Autorizovaný inženýr ING. NOVOTNÝ	<div>AOA - CLEAN projekční a geodetická kancelář U DVORA 11 JIHLAVA</div>	
Investor : Statutární město Jihlava		Kraj : Vysočina		
Rekonstrukce vírového separátoru ul. Polenská JIHLAVA			Datum	06/2024
			Číslo zak.	2693
			Stupeň	DPS
Příloha : SITUACE			Měřítko : 1:250	Příloha č.: D.1.2