



PROPOJOVACÍ ŠACHTA V km 1,990

PŮDORYS VYSTROJENÍ ŠACHTY M 1:25

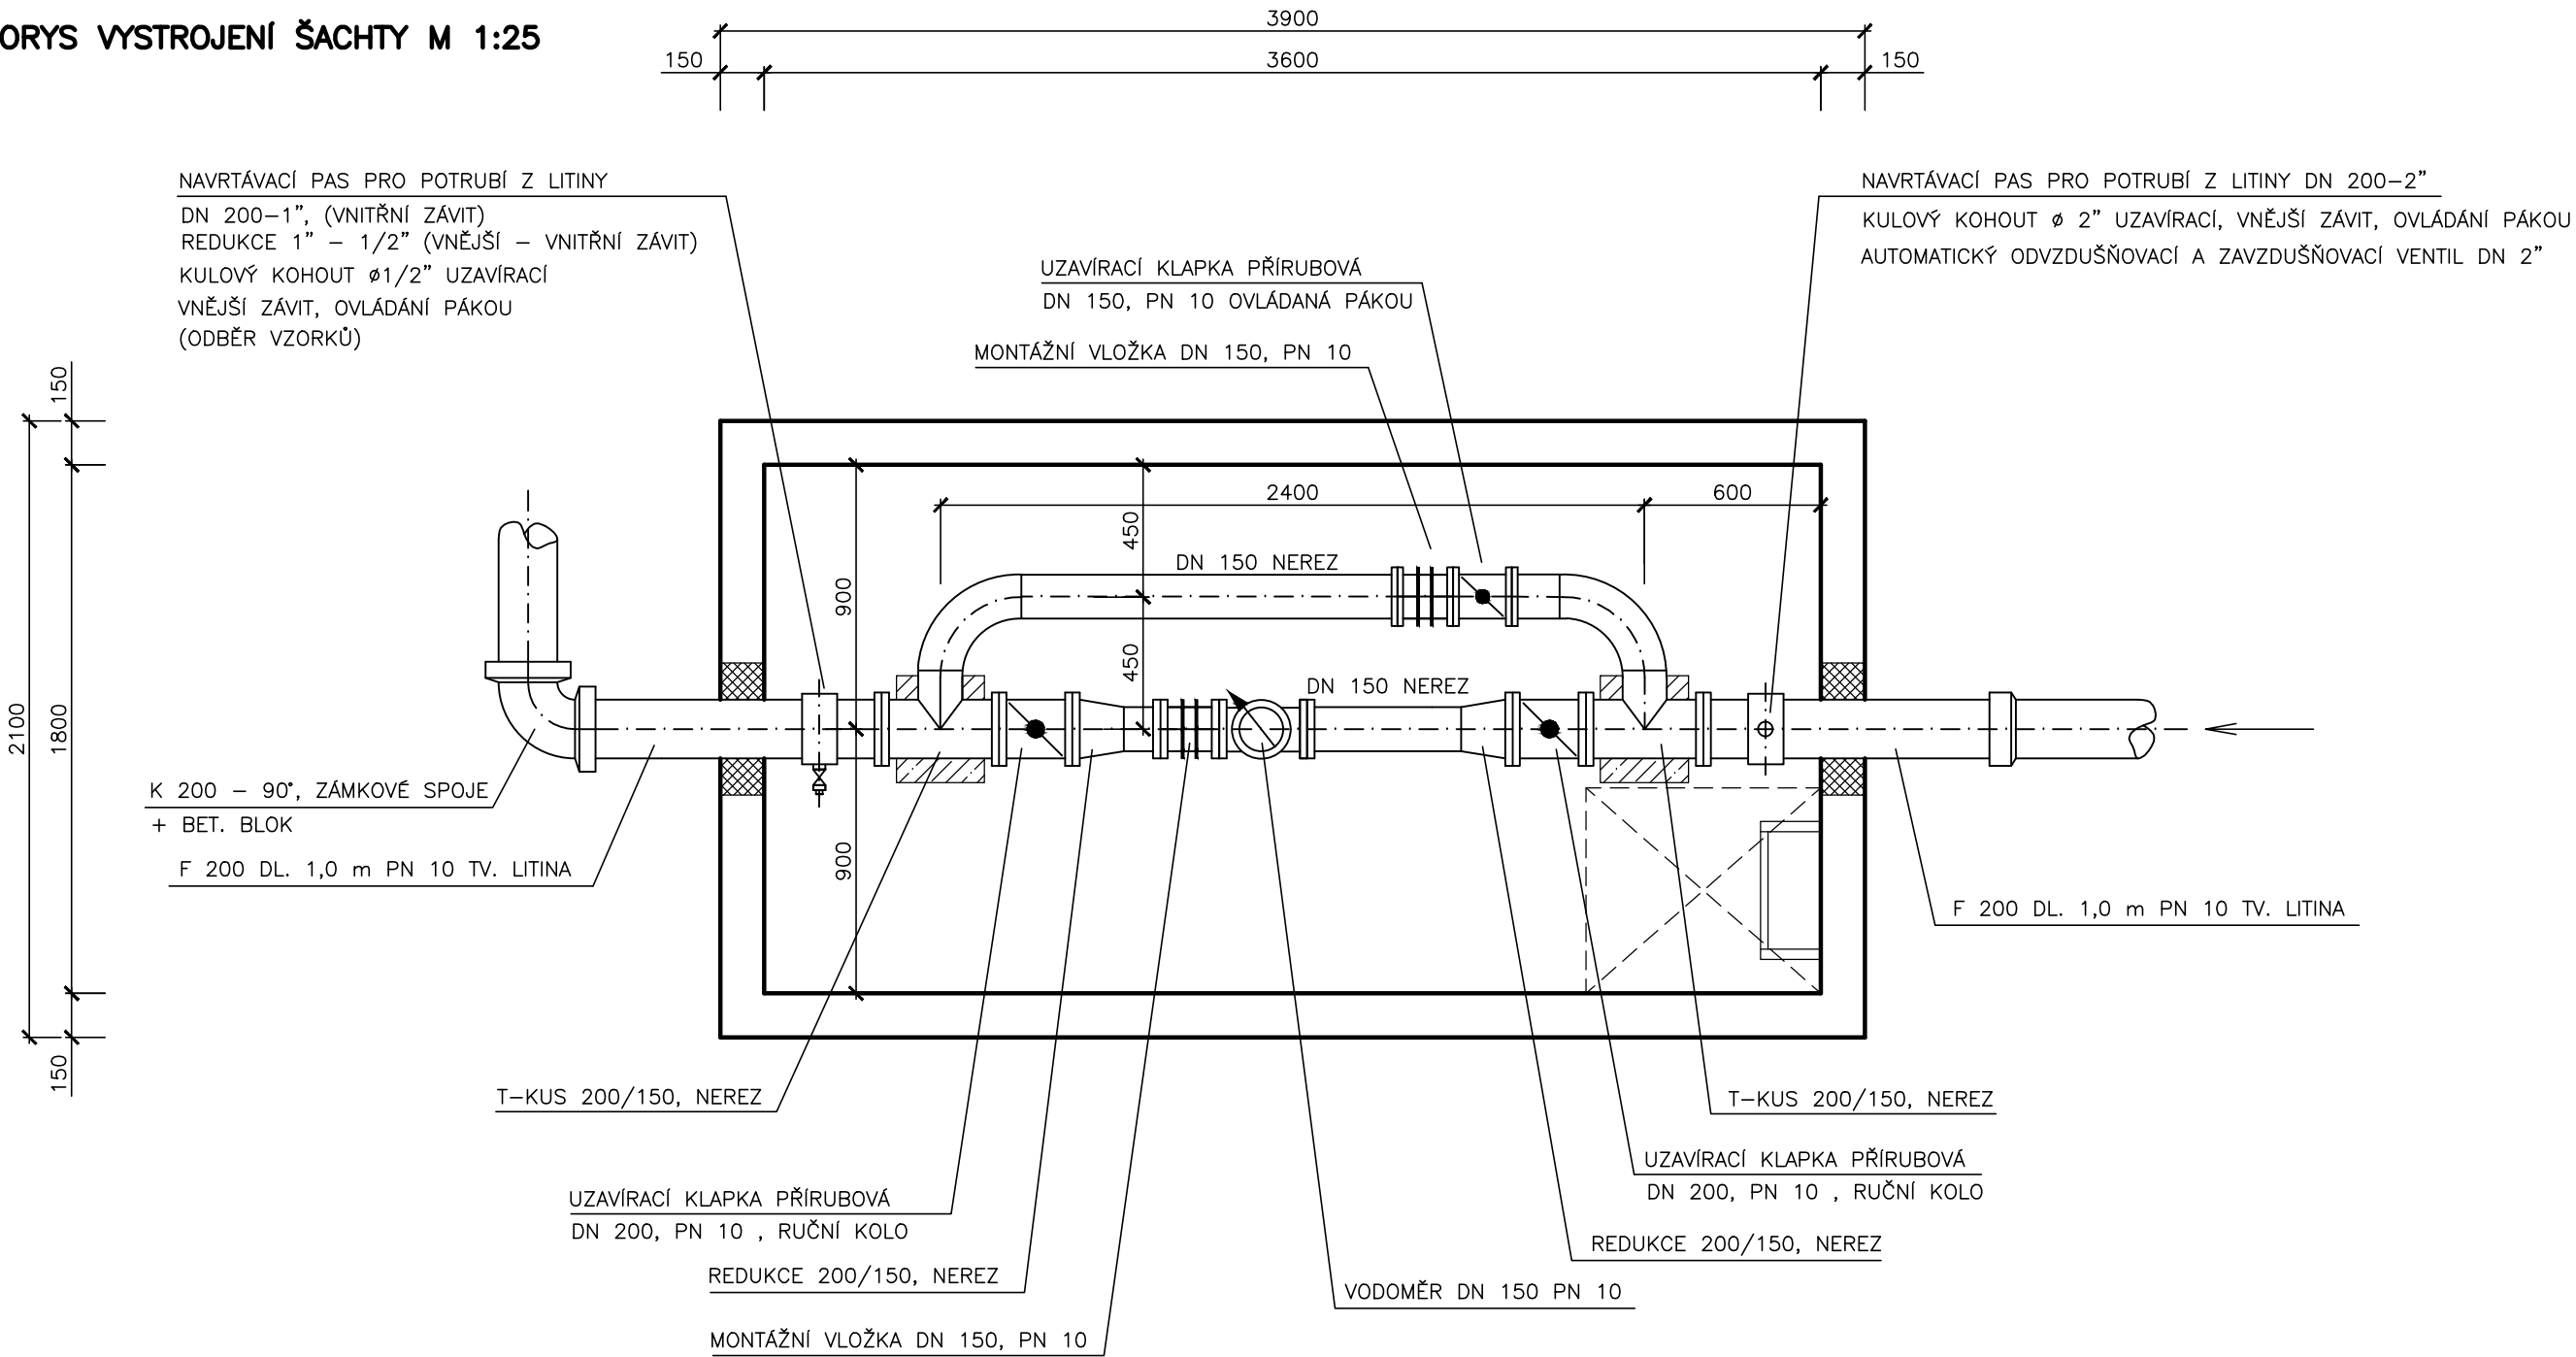

Kreslil ING. M. COUFAL, Ph.D. <i>hag</i>	Projektant: ING. M. COUFAL, Ph.D. <i>hag</i>	Hlavní projektant: ING. M. COUFAL, Ph.D. <i>hag</i>	Techn. kontrola ING. B. ANDERLOVÁ <i>Andersova 1</i>	 <div>VODOHOSPODÁŘSKÝ ROZVOJ A VÝSTAVBA a.s. Nábřeží 90/4 150 00 Praha 5</div>
Kraj: VYSOČINA		Obec: JIHLAVA		
Stavebník: STATUTÁRNÍ MĚSTO JIHLAVA				Soubor D-1_1_7 sachta_vystrojeni.dwg
POSÍLENÍ VODOVODNÍ SÍTĚ V JIHLAVĚ SV VĚTEV SO 01 SEVEROVÝCHODNÍ VĚTEV – I.ETAPA				Formát 2 x A4
				Datum BŘEZEN 2025
PROPOJOVACÍ ŠACHTA V km 1,990 – VYSTROJENÍ ŠACHTY				Stupeň DPS
				Zakázka 5469/002
				Měřítko 1:25
				Č. výkresu D.1.1.7

Tento výkres a jeho přílohy jsou duševním vlastnictvím akciové společnosti Vodohospodářský rozvoj a výstavba, a.s.