


POZNÁMKA :

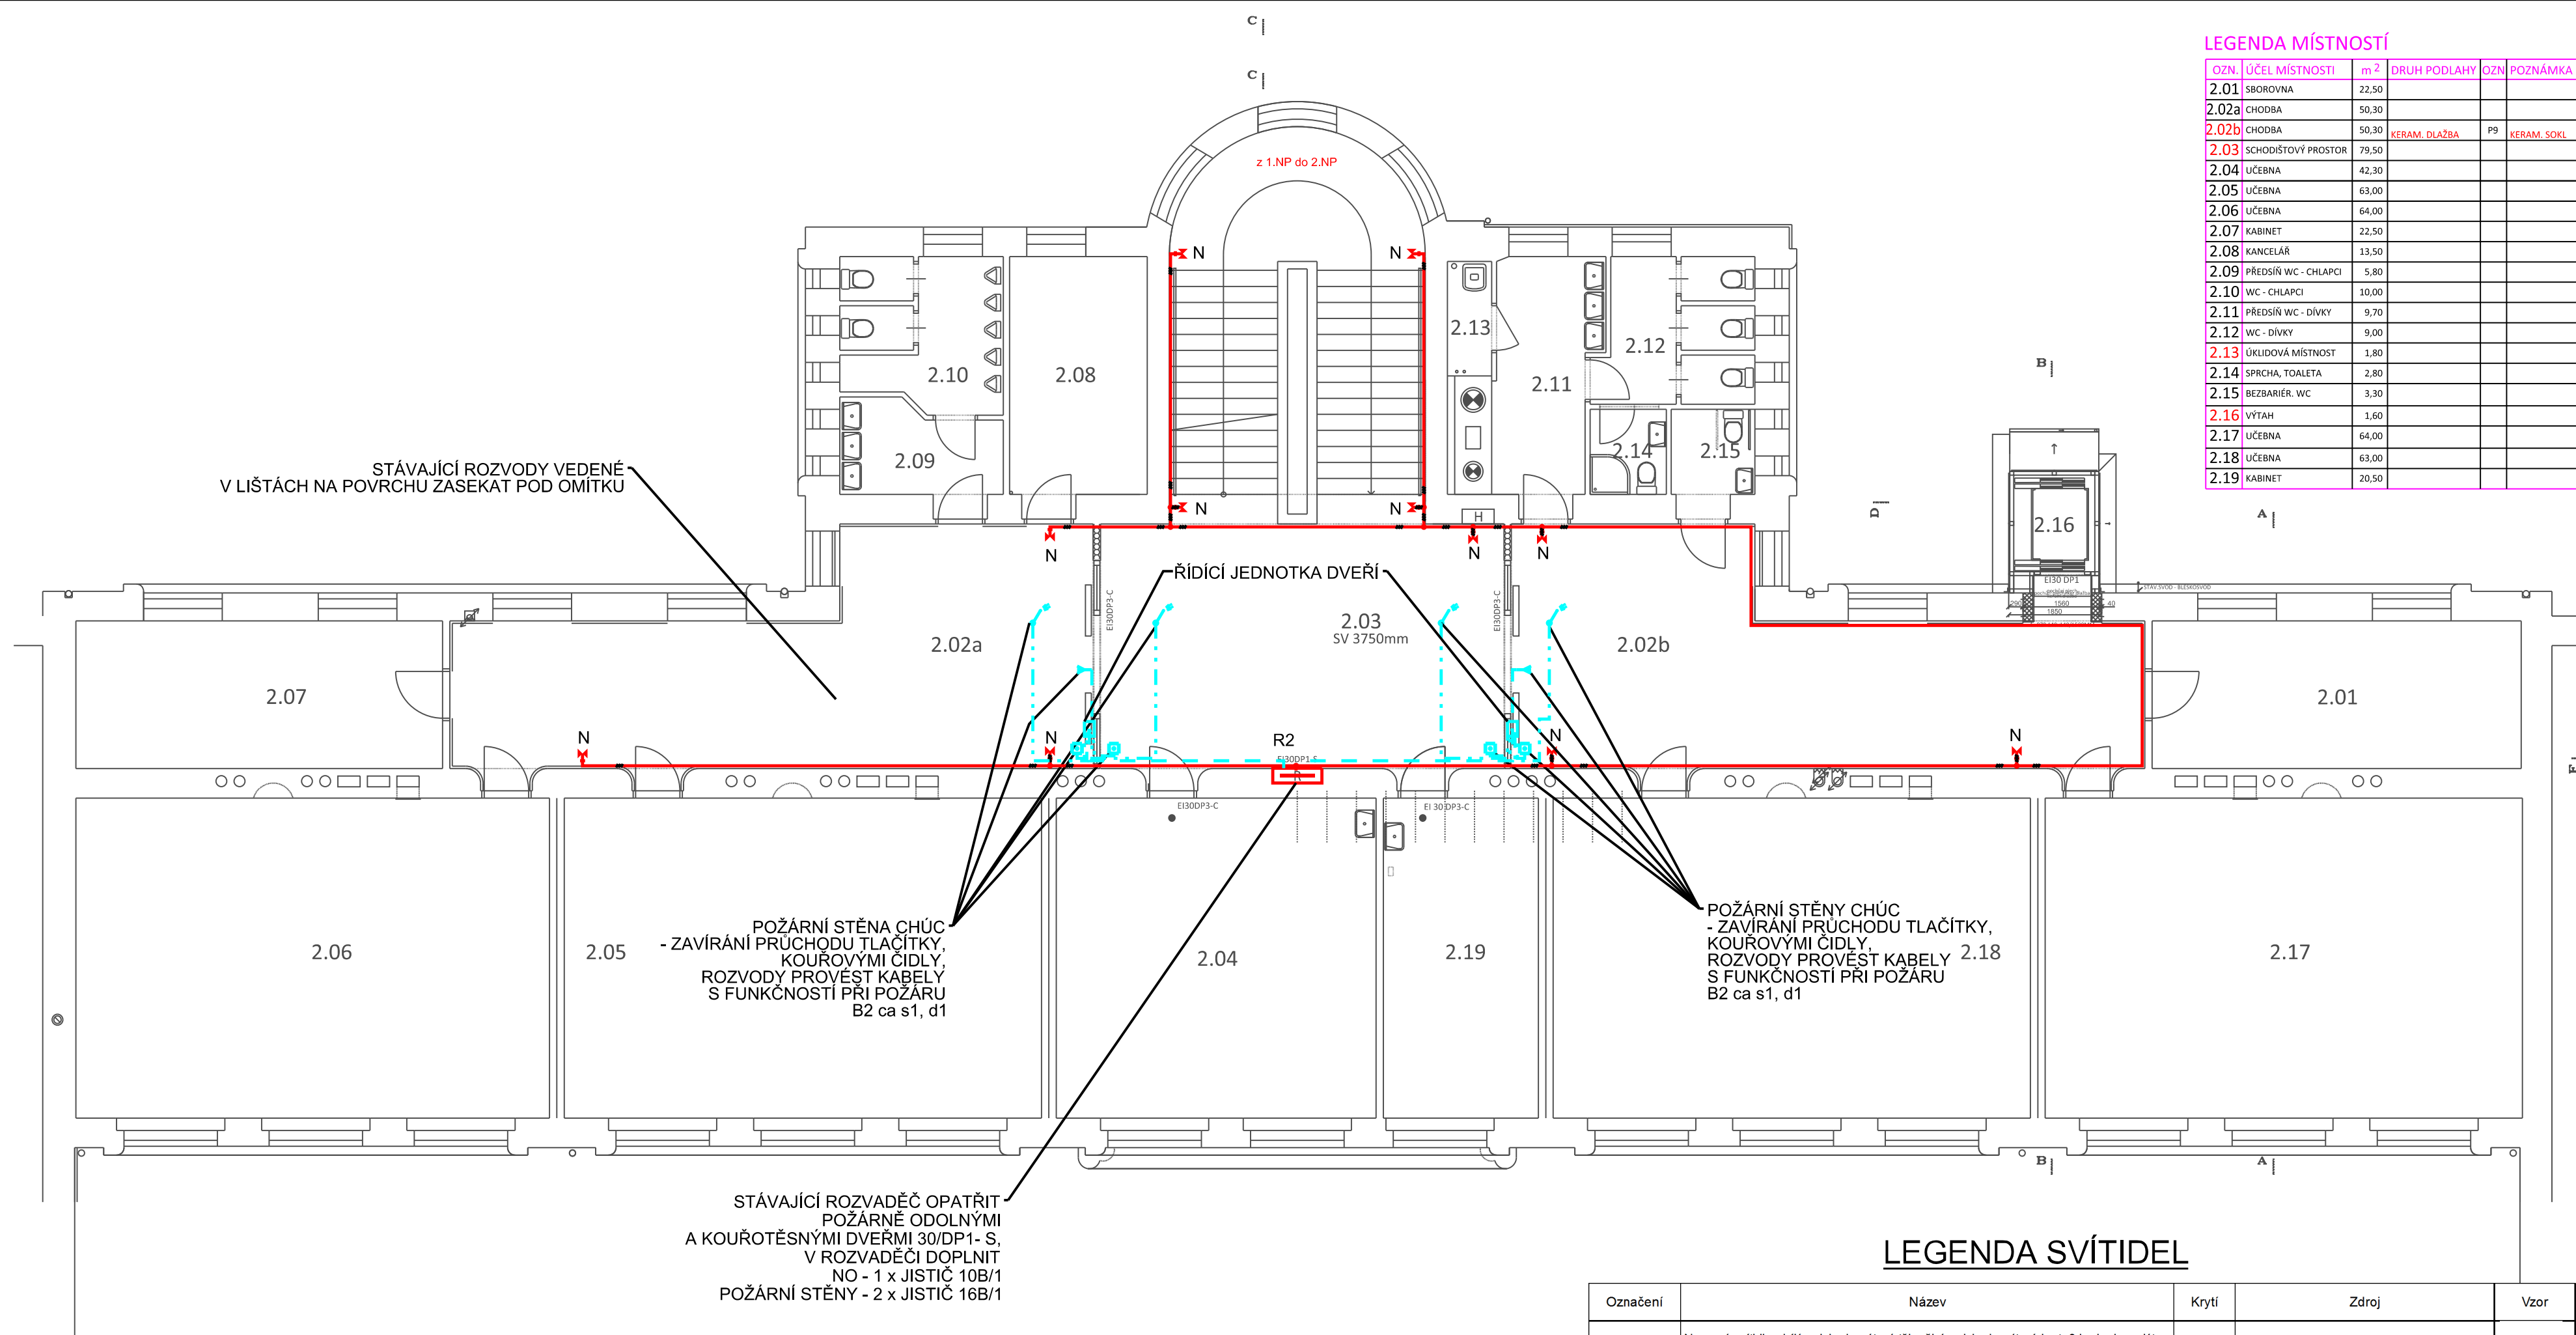

LEGENDA MÍSTNOSTÍ

OZN.	ÚČEL MÍSTNOSTI	m ²	DRUH PODLAHY	OZN.	POZNÁMKA
2.01	SBOROVNA	22,50			
2.02a	CHODBA	50,30			
2.02b	CHODBA	50,30	KERAM. DLAŽBA	P9	KERAM. SOKL
2.03	SCHODIŠTŮVÝ PROSTOR	79,50			
2.04	UČEBNA	42,30			
2.05	UČEBNA	63,00			
2.06	UČEBNA	64,00			
2.07	KABINET	22,50			
2.08	KANCELÁŘ	13,50			
2.09	PŘEDSÍŇ WC - CHLAPCI	5,80			
2.10	WC - CHLAPCI	10,00			
2.11	PŘEDSÍŇ WC - DÍVKY	9,70			
2.12	WC - DÍVKY	9,00			
2.13	ÚKLIDOVÁ MÍSTNOST	1,80			
2.14	SPRCHA, TOALETA	2,80			
2.15	BEZBARIÉR. WC	3,30			
2.16	VÝTAH	1,60			
2.17	UČEBNA	64,00			
2.18	UČEBNA	63,00			
2.19	KABINET	20,50			

LEGENDA

- HLAVNÍ, SPOLEČNÁ TRASA
- SVĚTELNÉ ROZVODY, POČET VODIČŮ V KABELU
- OVLAĐACÍ OBVODY
- ROZVODY KABELY S FUNKČNOSTÍ PŘI POŽÁRU - B2 ca s1, d1
- VYPÍNAČE, TLAČÍTKO, POHYBOVÝ SPÍNAČ - IP20
- VYPÍNAČE, TLAČÍTKA - IP44
- ROZVADĚČ
- VÝVOD PRO EL. SPOTŘEBIČ
- TLAČÍTKO OVL. POŽÁRNÍ STĚNY, KOUŘOVÉ ČIDLO

POZNÁMKA

- UMÍSTĚNÍ VYPÍNAČŮ, SPÍNAČŮ A TLAČÍTEK v=cca 1200mm, WC BEZBARIEROVÉ - 1000mm
- UMÍSTĚNÍ NÁSTĚNNÝCH A NOUZOVÝCH SVÍTIDEL v=cca 2400mm
- SILOVÉ ROZVODY BUDOU PROVEDENY KABELY CYKY-J ULOŽENÝMI POD OMITKOU, PŘÍVODY KE SVÍTLDŮM V PODHLEDECH VĚST NAD PODHLEDEM V LIŠTĚ
- SILNOPROUDÉ ROZVODY KOORDINOVAT S ROZVODY OSTATNÍCH SPECIALIZACÍ
- PRŮCHODY POŽÁRNÍM OBLOŽENÍM OPATŘIT POŽÁRNÍMI PRŮCHODKAMI
- ROZVODY PRO POŽÁRNÍ STĚNY PROVÉST KABELY S FUNKČNOSTÍ PŘI POŽÁRU, B2 ca s1, d1

Ochrana PND: automatickým odpojením od zdroje v síti TN-C dle ČSN 33 2000-4-41 ed.3
Proudová soustava: TN-C, TN-S, 3+PEN, 3+N+PE, 1+N+PE

D.1.4.4 - SILNOPROUDÁ ELEKTROTECHNIKA, BLESKOSVOD

Zodp. proj.:	Ing. Zbyněk Pecina	Ing. Zbyněk Pecina
Akce :	Rozvoj odborných výukových prostor na základních školách v Jihlavě - II.etapa - ZŠ Havlíčkova II.	Projektování el. zařízení Fügnerova 8, Jihlava mobil: 608 76 95 44 mail: zbyndapecina@seznam.cz
Investor:	Statutární město Jihlava, Masarykovo nám 97/1, 586 01 Jihlava	Stupeň: DPS
Výkres :	2.NP - SILNOPROUDÁ ELEKTROINSTALACE	Datum: listopad 2023
		Formát: 4 x A4
		Číslo zakázky: a242023
		Měřítko : 1:100
		Kopie č.: Výkres č.: 3