



ČISTÍRNA ODPADNÍCH VOD AS-MONOcomp 50/PB-SV
PŮDORYS

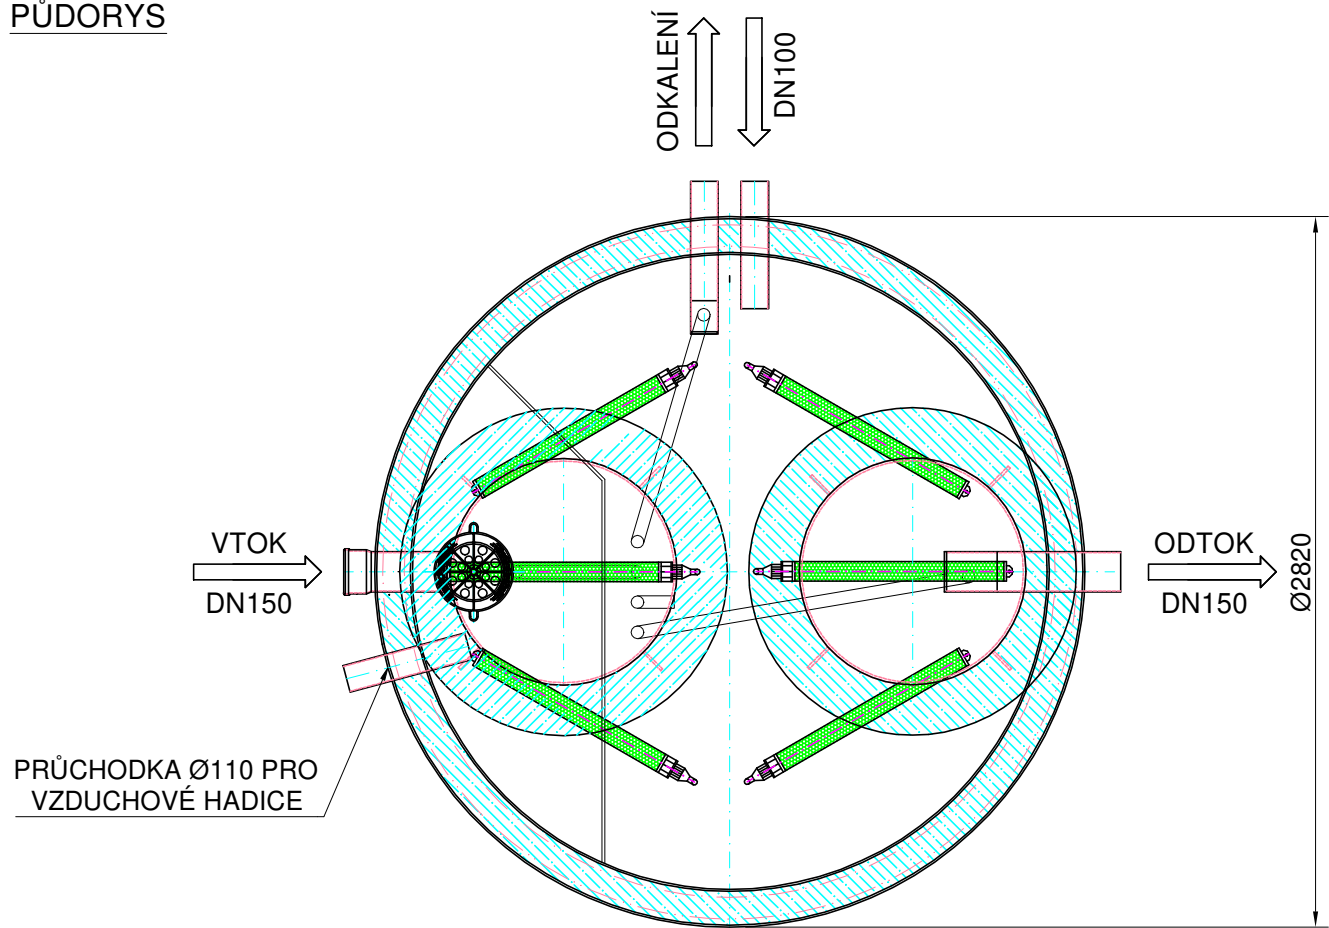


ČOV MŮŽE BÝT DODÁVÁNA S VELKOFORMÁMTOVÝMI POJEZDOVÝMI POKLOPY B125. TOTO ŘEŠENÍ NEDOPORUČUJEME Z DŮVODU OBTÍŽNÉ OBSLUHY ČOV. HMOTNOST PRAVIDELNĚ OTVÍRANÉHO POKLOPU JE 100 kg! POKLOP NEUMOŽŇUJE POJEZD POPELÁŘSKÝCH A HASIČSKÝCH VOZŮ.


NADZEMNÍ PLASTOVÝ PILÍŘ A KONTEJNER

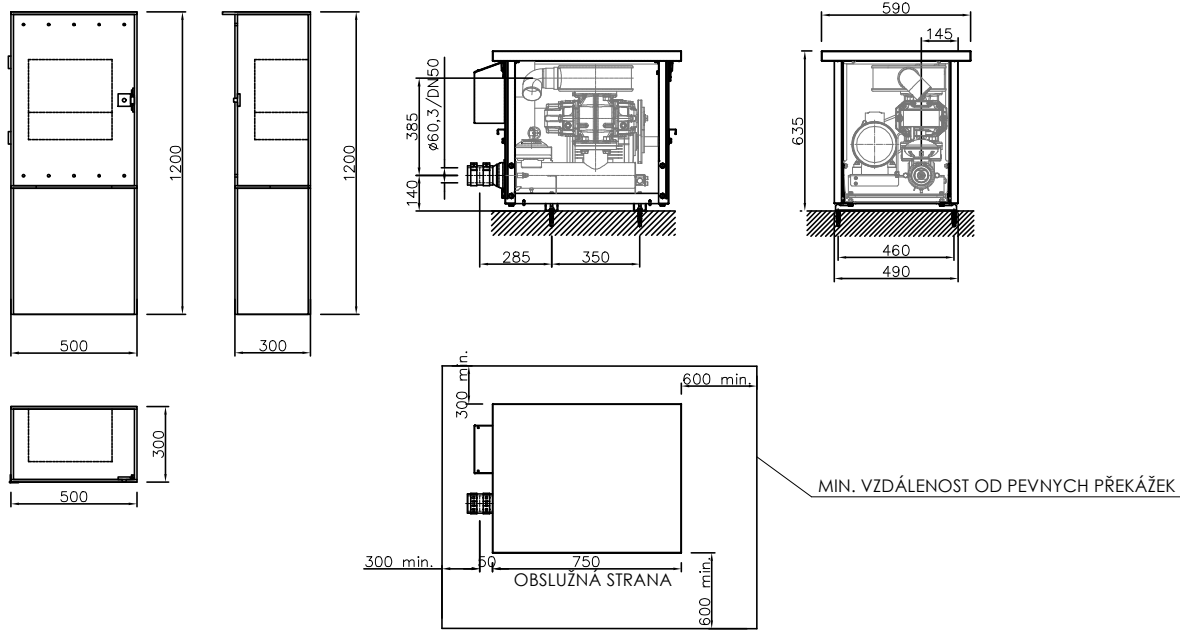

AKUMULAČNÍ NÁDRŽ DÁVKOVACÍ VÝŽIVY

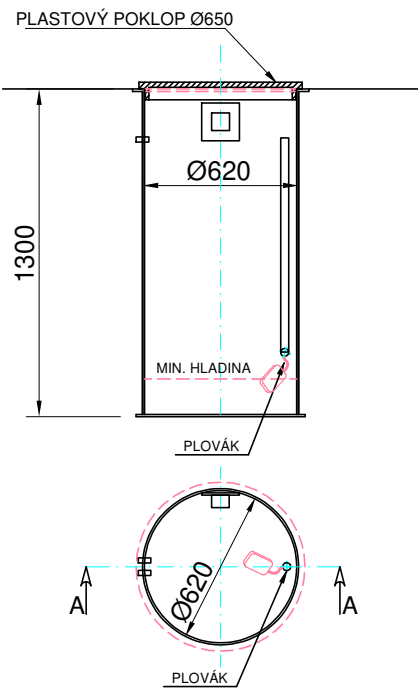


SOUČÁSTÍ JE JEDNOTKA SVĚTLNÉ A AKUSTICKÉ SIGNALIZACE MINIMÁLNÍ HLADINY

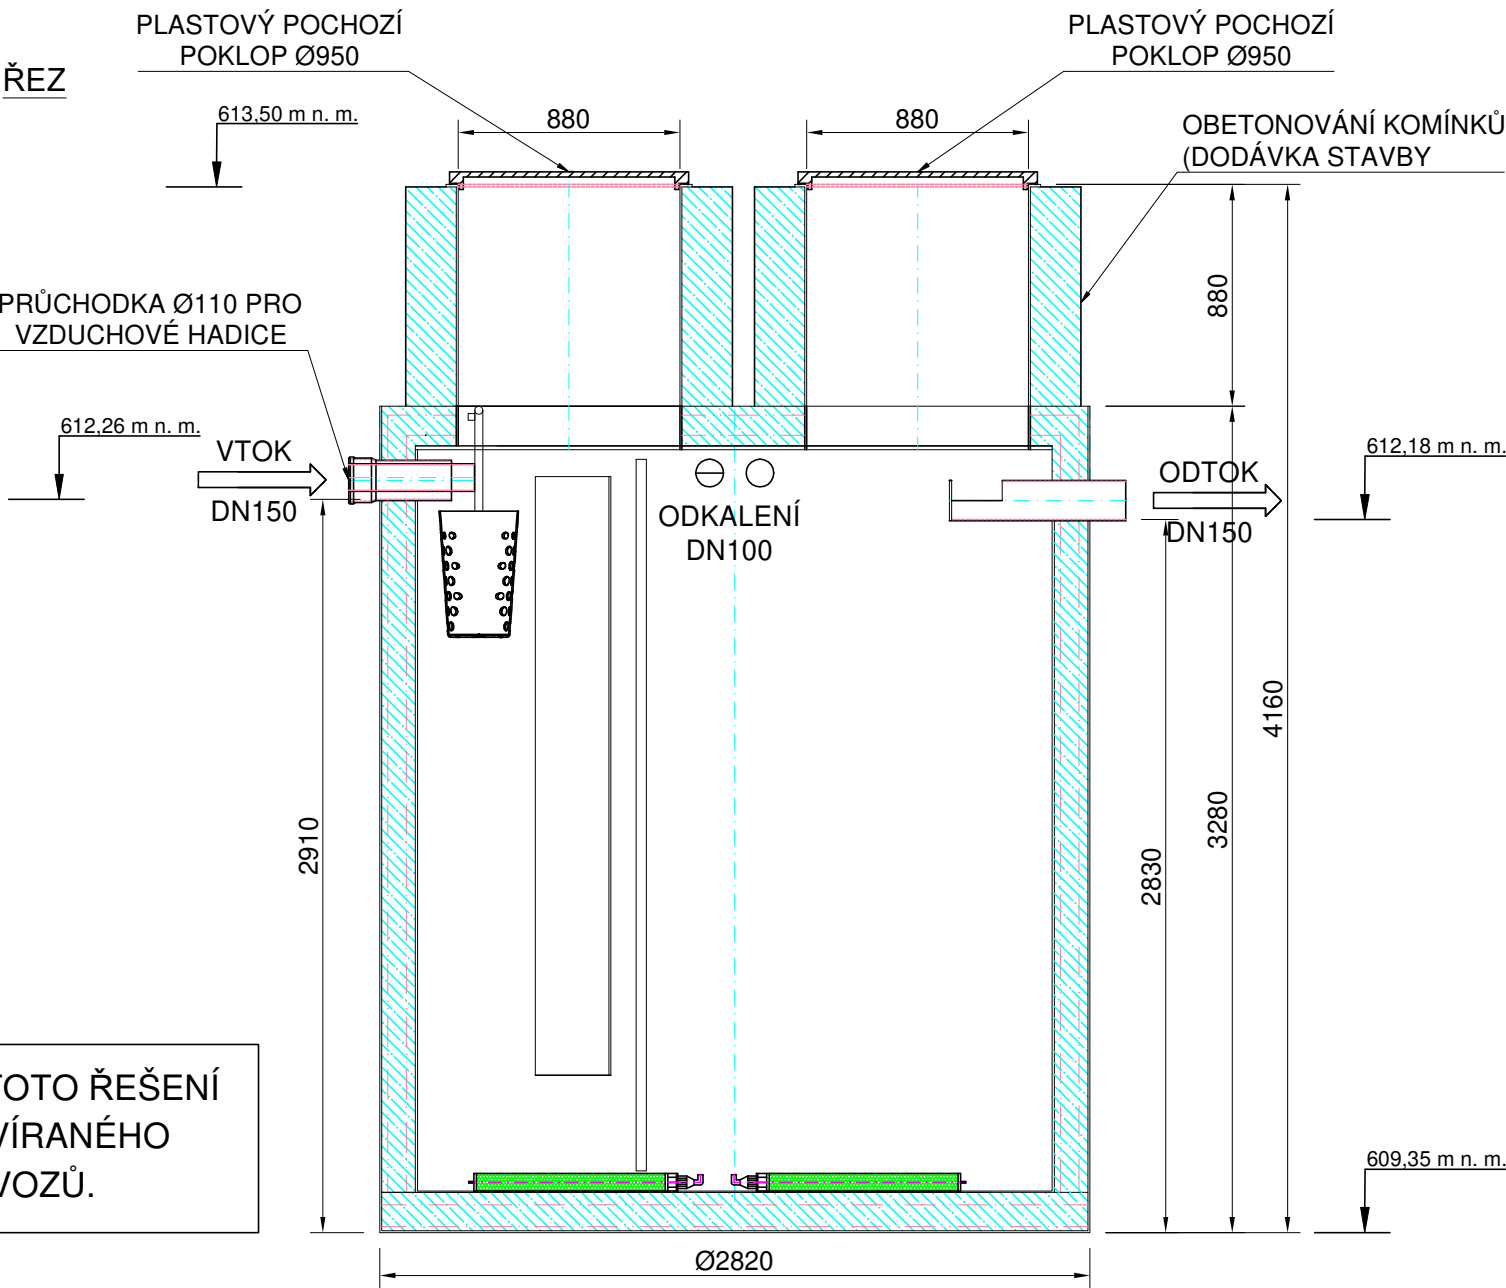

| | |
|------------------------------------|------------------------------|
| TYP | AS-MONOcomp 50/PB-SV komínek |
| VÝŠKA NÁDRŽE [mm] | 3280+880 |
| PRŮMĚR [mm] | 2820 |
| VÝŠKA VTOKU / ODTOKU [mm] | 2910/2830 |
| POČET EO/JMENOVITÝ PRŮTOK [m³/den] | 25-55/7,5 |
| PŘEPRAVNÍ HMOTNOST [kg] | 2700 |
| PŘEPRAVNÍ ROZMĚRY [mm] | 3100x3100x4200 |

PARÉ:

| | | | |
|-------------------------------------------------------------------------------------------------------------------------------------------|-----------------------------------------------|---------------------------------------------------------------------------------------|------------------|
| VYPRACOVAL: Ing. Michal Mrkývka | ZODPOV. PROJEKTANT: Ing. Antonín Vondruška |  | |
| INVESTOR: Statutární město Jihlava, Masarykovo náměstí 97/1, 586 01 Jihlava | | DATUM | 03/2025 |
| DČOV A LIKVIDACE VYČIŠTĚNÝCH ODPADNÍCH VOD PRO REKONSTRUOVANÉ CENTRUM NEFORMÁLNÍHO VZDĚLÁVÁNÍ NA PARCELE ČÍSLO 533 A 915/1 V K.Ú. BRTNICE | | ÚČEL | DSP |
| | | ZAK.Č. | |
| | | FORMÁT | 2xA4 |
| | | MĚŘÍTKO 1:30 | VÝKR.Č. D.2.3 |
| ČISTÍRNA ODPADNÍCH VOD | | | |