


PŮDORYS
M 1:50

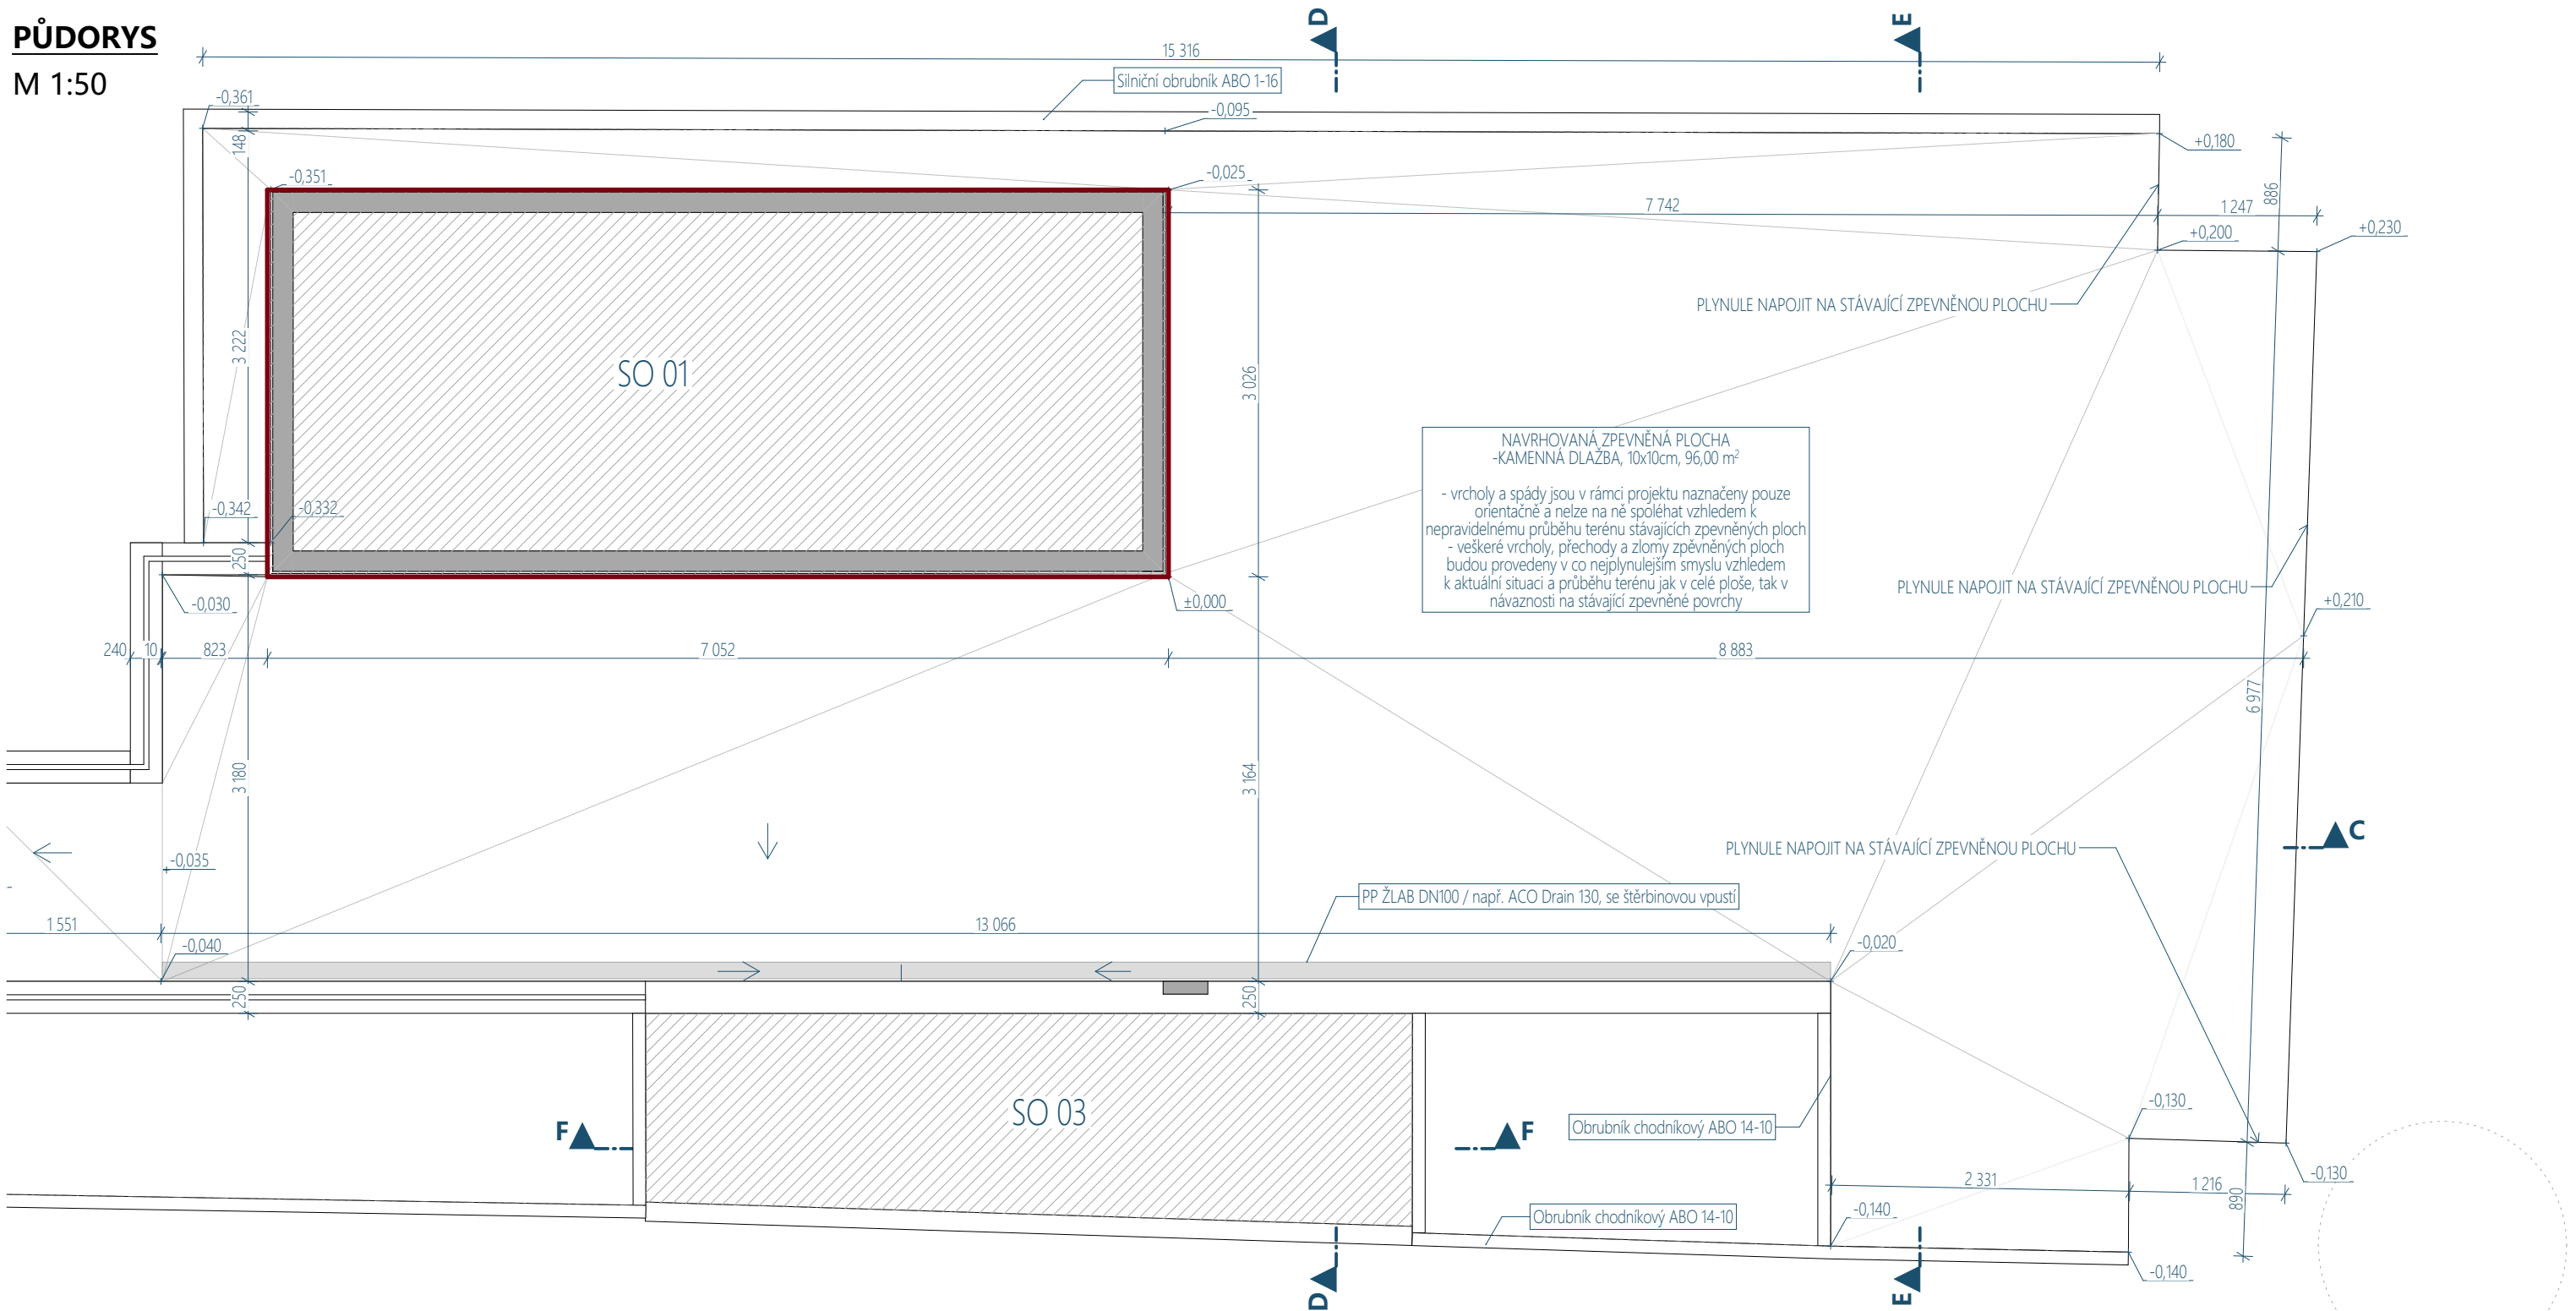

0,000 = 517,48m n. m., B.p.V / SOUŘADNICOVÝ SYSTÉM S-JTSK
PROJEKTOVÁ DOKUMENTACE BYLA VYPRACOVÁNA DLE VYHLÁŠKY 499/2006 Sb. v aktuálním znění

DRUH PRÁCE		DOKUMENTACE PRO STAVEBNÍ POVOLENÍ A PROVEDENÍ STAVBY				<div><div>TEL.: 56 730 7779 56 730 7959 FAX: 56 730 8644 IČO: 18197621 BRNĚNSKÁ 48, 586 01 JIHLAVA</div></div>								
VYPRACOVAL	ING. FILIP NEUWIRTH	projektant pozemních staveb												
ZODP. PROJEKTANT	ING. SLAVOMÍR LANGMAJER	ČKAIT 1000734												
INVESTOR	Statutární město Jihlava, Masarykovo nám. 97/1, 586 01 Jihlava													
MÍSTO STAVBY	parc.č. 2628/1, 2628/15, 2629/1, k.ú. Jihlava, S.Ú Jihlava													
NÁZEV STAVBY	UL. ŽIDOVSKÁ, JIHLAVA - VÝSTAVBA VEŘEJNÉHO WC				ČÍSLO PARÉ		1	2	3	4	5	6	7	8
					FORMÁT		420x297 / 2xA4							
					DATUM		30.03.2022							
STAVEBNÍ OBJEKT	SO 02				STUPEŇ PD		DSP+DPS							
ČÁST DOKUMEN.	D.2 - - SO 02 DOKUMENTACE ZPĚVNĚNÉ PLOCHY				Č. ZAKÁZKY		P 1077/2021							
NÁZEV: PŮDORYS						MĚŘÍTKO M 1:50		Č. VÝKRESU D.2.2						