



PŮDORYS
M 1:50

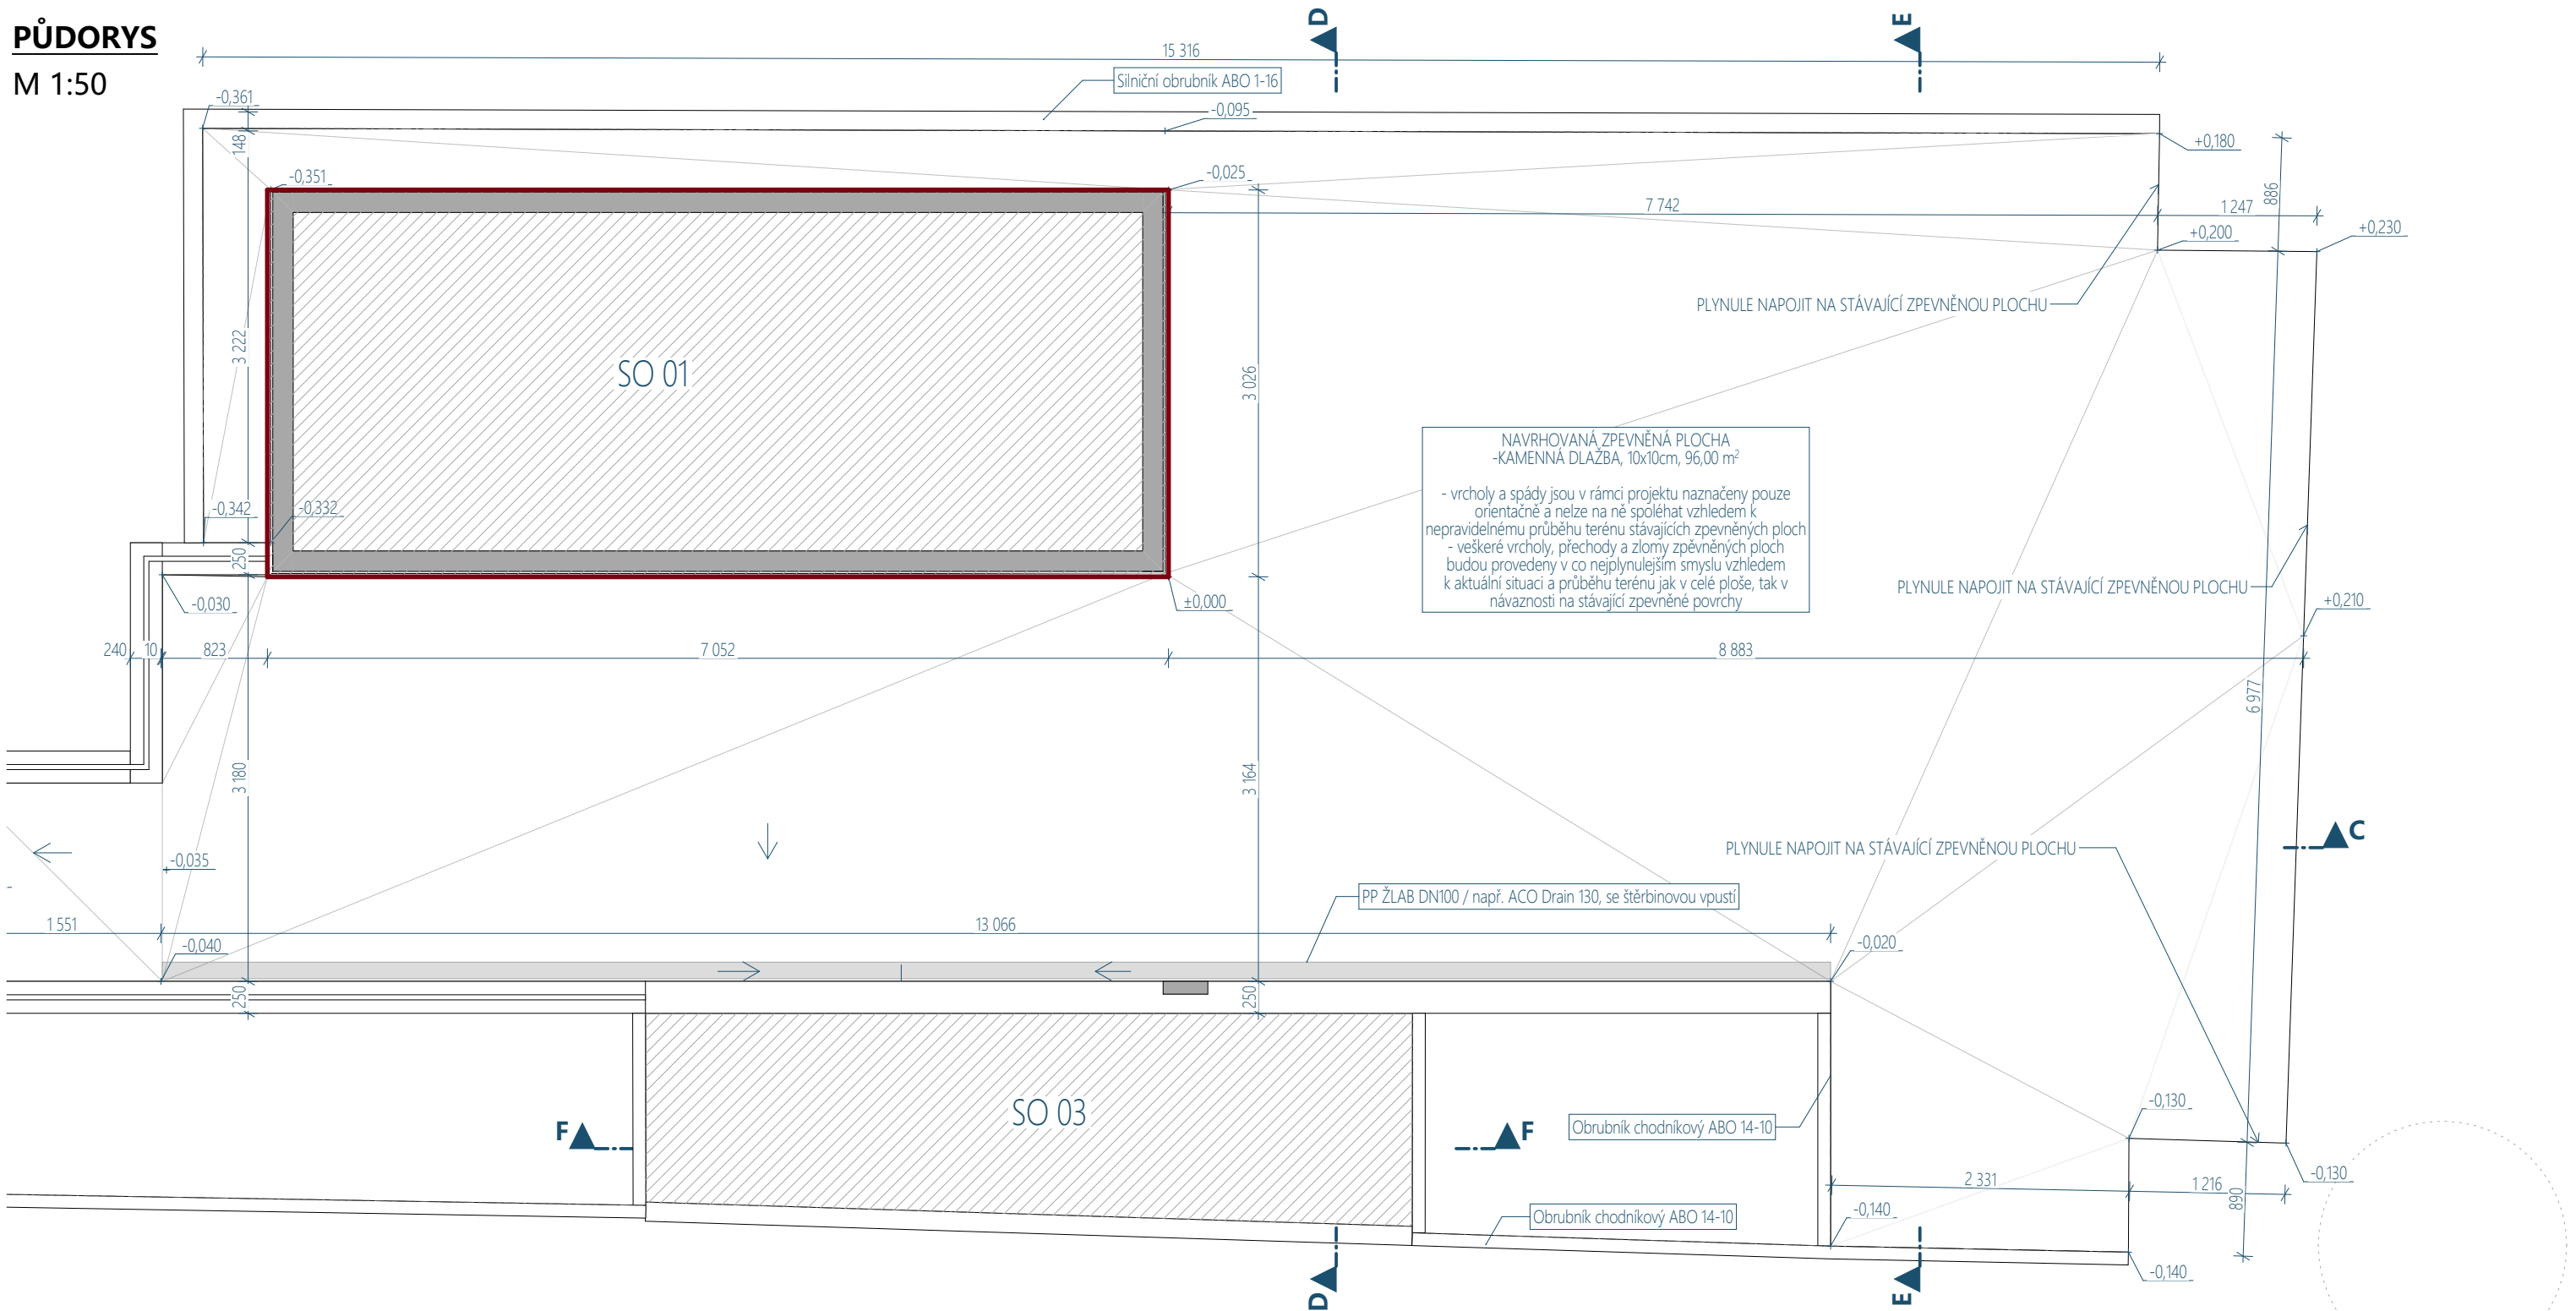

0,000 = 517,48m n. m., B.p.V / SOUŘADNICOVÝ SYSTÉM S-JTSK

PROJEKTOVÁ DOKUMENTACE BYLA VYPRACOVÁNA DLE VYHLÁŠKY 499/2006 Sb. v aktuálním znění

DRUH PRÁCE	DOKUMENTACE PRO STAVEBNÍ POVOLENÍ A PROVEDENÍ STAVBY			<div><div>TEL.: 56 730 7779 56 730 7959 FAX: 56 730 8644 IČO: 18197621 BRNĚNSKÁ 48, 586 01 JIHLAVA</div></div>							
VYPRACOVAL	ING. FILIP NEUWIRTH	projektant pozemních staveb									
ZODP. PROJEKTANT	ING. SLAVOMÍR LANGMAJER	ČKAIT 1000734									
INVESTOR	Statutární město Jihlava, Masarykovo nám. 97/1, 586 01 Jihlava										
MÍSTO STAVBY	parc.č. 2628/1, 2628/15, 2629/1, k.ú. Jihlava, S.Ú Jihlava										
NÁZEV STAVBY	UL. ŽIDOVSKÁ, JIHLAVA - VÝSTAVBA VEŘEJNÉHO WC										
STAVEBNÍ OBJEKT	SO 02										
ČÁST DOKUMEN.	D.2 - - SO 02 DOKUMENTACE ZPĚVNĚNÉ PLOCHY										
NÁZEV: PŮDORYS								MĚŘÍTKO M 1:50		Č. VÝKRESU D.2.2	