
 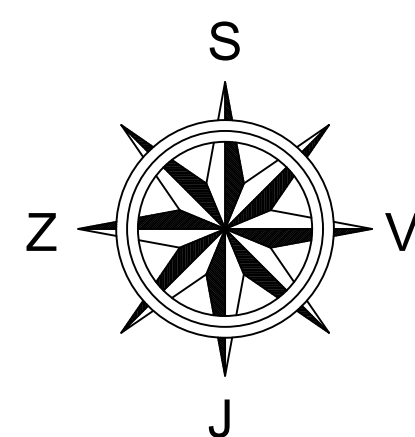


Přehledná situace stavby

M 1:500

Měřítko 1:500



POZNÁMKY I:

- ZÁKRESY VŠECH CIZÍCH PODZEMNÍCH VEDENÍ JSOU POUZE ORIENTAČNÍ! V ŽÁDNÉM PŘÍPADĚ NESLOUŽÍ JAKO VYTÝČOVACÍ SCHEMA!
- PŘED ZAHÁJENÍM STAVEBNÍCH PRACÍ JE NUTNO ZAJISTIT VYTÝČENÍ A OZNAČENÍ U JEDNOTLIVÝCH SPRÁVCŮ ZAŘÍZENÍ VE SMYSLU PLATNÝCH PŘEDPISŮ! VČETNĚ PŘÍPOJEK JEDNOTLIVÝCH OBJEKTŮ
- BUDOU DODRŽENY ODSUPY VODOVODU A KANALIZACE OD OSTATNÍCH SÍTÍ V SOUBĚHU A KŘÍŽENÍ DLE JEDNOTLIVÝCH SMĚRNIC JEJICH SPRÁVCŮ
- OD ZÁKLADŮ STAVEB BUDE VEDEN KRAJ VÝKOPU PRO VODOVOD A KANALIZACI V MINIMÁLNÍ VZDÁLENOSTI 1M
- PŘED ZAHÁJENÍM STAVBY BUDE DÁLE PROVEDEN PASPORT STÁVAJÍCÍCH VODNÍCH ZDROJŮ (STUDNÍ-VRTŮ) U KAŽDÉ PŘÍLEHLÉ NEMOVITOSTI A BUDE SEPSÁN PROTOKOL, KTERÝ BUDE OBSAHOVAT HLAVNĚ ÚDAJE O HLADINĚ USTÁLENÉ PODZEMNÍ VODY MĚŘENÍ USTÁLENÉ HLADINY BUDE PROVEDENO MIN. 2x V ČASOVÉM ROZESTUPU CCA 5 DNÍ

PROJEKTOVÁ DOKUMENTACE JE ZPRACOVÁNA V ROZSAHU NUTNÉM PRO VYDÁNÍ SPOLEČNÉHO POVOLENÍ!

| | | | |
|---|---|------------------------|--|
| Ing. Martin Růžička, CSc. - ALCEDO PROJEKTOVÁNÍ VODOHOSPODÁŘSKÝCH STAVEB sídlo: Nádražní 459, 378 33 Nová Bystřice, kancelář: Na Hradbách 35/1, 377 01 Jindřichův Hradec email: martin.ruzicka@hotmail.cz, www: alcedo-project.cz, mobil: 604 171 171, IČO: 720 95 989 | | | |
| Vypracoval: | František Stejskal | Zodpovědný projektant: | Ing. Martin Růžička, CSc. |
| Objednatel PD: | Statutární město Jihlava, Masarykovo nám. 97/1, 586 01 Jihlava | | |
| Název akce: | Pístovské rybníky - řešení technického stavu (r. Silniční, Lukáš, Vodárenský a Kalný) | | |
| Stavební objekt: | | | |
| Odst.: Část: | C: Situace stavby KÚ: k.ú. Pístov u Jihlavy | Stupeň PD: RDS | Formát: 8x44 Číslo zakázky: M-60-22 Číslo výkresu: 1:500 Datum: 09/2025 |
| Obsah výkresu: Přehledná situace - rybník Lukáš | | | C.3. |