

TANEČNÍ KLUB

Č.M.	NAZEV	m2
001	PARKET	63,30
002	SALÓNEK 1	14,74
003	SALÓNEK 2	18,65
004	SALÓNEK 3	14,78
005	SALÓNEK 4	64,58
006	SALÓNEK 5	43,76
007	BAR 2	48,02
008	SPOJOVACÍ CHODBA	4,07
009	CHODBA 1	40,90
010	CHODBA 2	32,46
011	SCHODIŠTĚ	12,26
012	UMÝVÁRNA MUŽI	3,89
013	PISOÁRY	5,84
014	WC MUŽI	1,35
015	WC MUŽI	1,14
016	ÚKLIDOVÁ KOMORA	1,30
017	UMÝVÁRNA ŽENY	1,44
018	WC ŽENY	1,54
019	WC ŽENY	1,62
020	CHODBA 3	25,64
021	SKLAD NÁDOBÍ, SKLO	12,59
022	SKLAD MOBILIÁŘ	17,05
023	SKLAD OBALY	5,10
024	KOTELNA	3,53
025	SKLAD NÁPOJE	22,45
026	PROSTOR BEZ VYUŽITÍ	3,84
027	(NOVÉ SPOJENO S 025)	
028	ŠATNA ŽENY	5,00
029	UMÝVÁRNA ŽENY	1,79
030	ŠATNA MUŽI	8,95
031	UMÝVÁRNA MUŽI	1,42
032	WC ZAMĚSTNANCÍ	2,94
033	RAMPA	12,15


PROSTORY


Č.M.	NAZEV	m2
034	NÁKLADNÍ VÝTAH	4,30
035	SCHODIŠTĚ	10,99

D.1.4D EL - ELEKTROINSTALACE SILNOPROUD

Provozní napětí:
3x230/400V,50Hz
Ochranné opatření:
automatické odpojení od zdroje



GENERÁLNÍ PROJEKTANT				 <div>TEL: 603 502 467 IČO: 18197621 DIČ: CZ18197621 BRNĚNSKÁ 48, 586 01 JIHLAVA</div>	
GENERÁLNÍ PROJEKTANT	HLAVNÍ INŽENÝR PROJEKTU	VEDOUČÍ PROJEKTU	ARCHIVNÍ ČÍSLO	<div>Bohumír Holec Havlíčková 46, 586 01 Jihlava tel.: 777 826 892 e-mail: holecmirek@volny.cz IČ: 440 57 199</div>	
ING.S.LANGMAJER	ING.M.TRNKA	ING.M.TRNKA			
ZODP.PROJEKTANT PROFESE		VYPRACOVAL		<div>DATUM 9/2024</div> <div>STUPEŇ PD DPS</div> <div>MĚŘÍTKO 1:100</div> <div>ROZMĚR 3 A4</div> <div>PAPÉR ČÍSLO D.1.4D,E 01</div>	
JMÉNO Bohumír Holec		JMÉNO Bohumír Holec			
MÍSTO	Jihlava	KRAJ	Vysočina		
INVESTOR	STATUTÁRNÍ MĚSTO JIHLAVA, MASARYKOVO NÁM. 97/1				
AKCE REKONSTRUKCE ROZVODŮ ELEKTRO, VODY A TOPENÍ MASARYKOVO NÁM., 100/66 A 99/67					
OBSAH PŮDORYS 1.P.P					

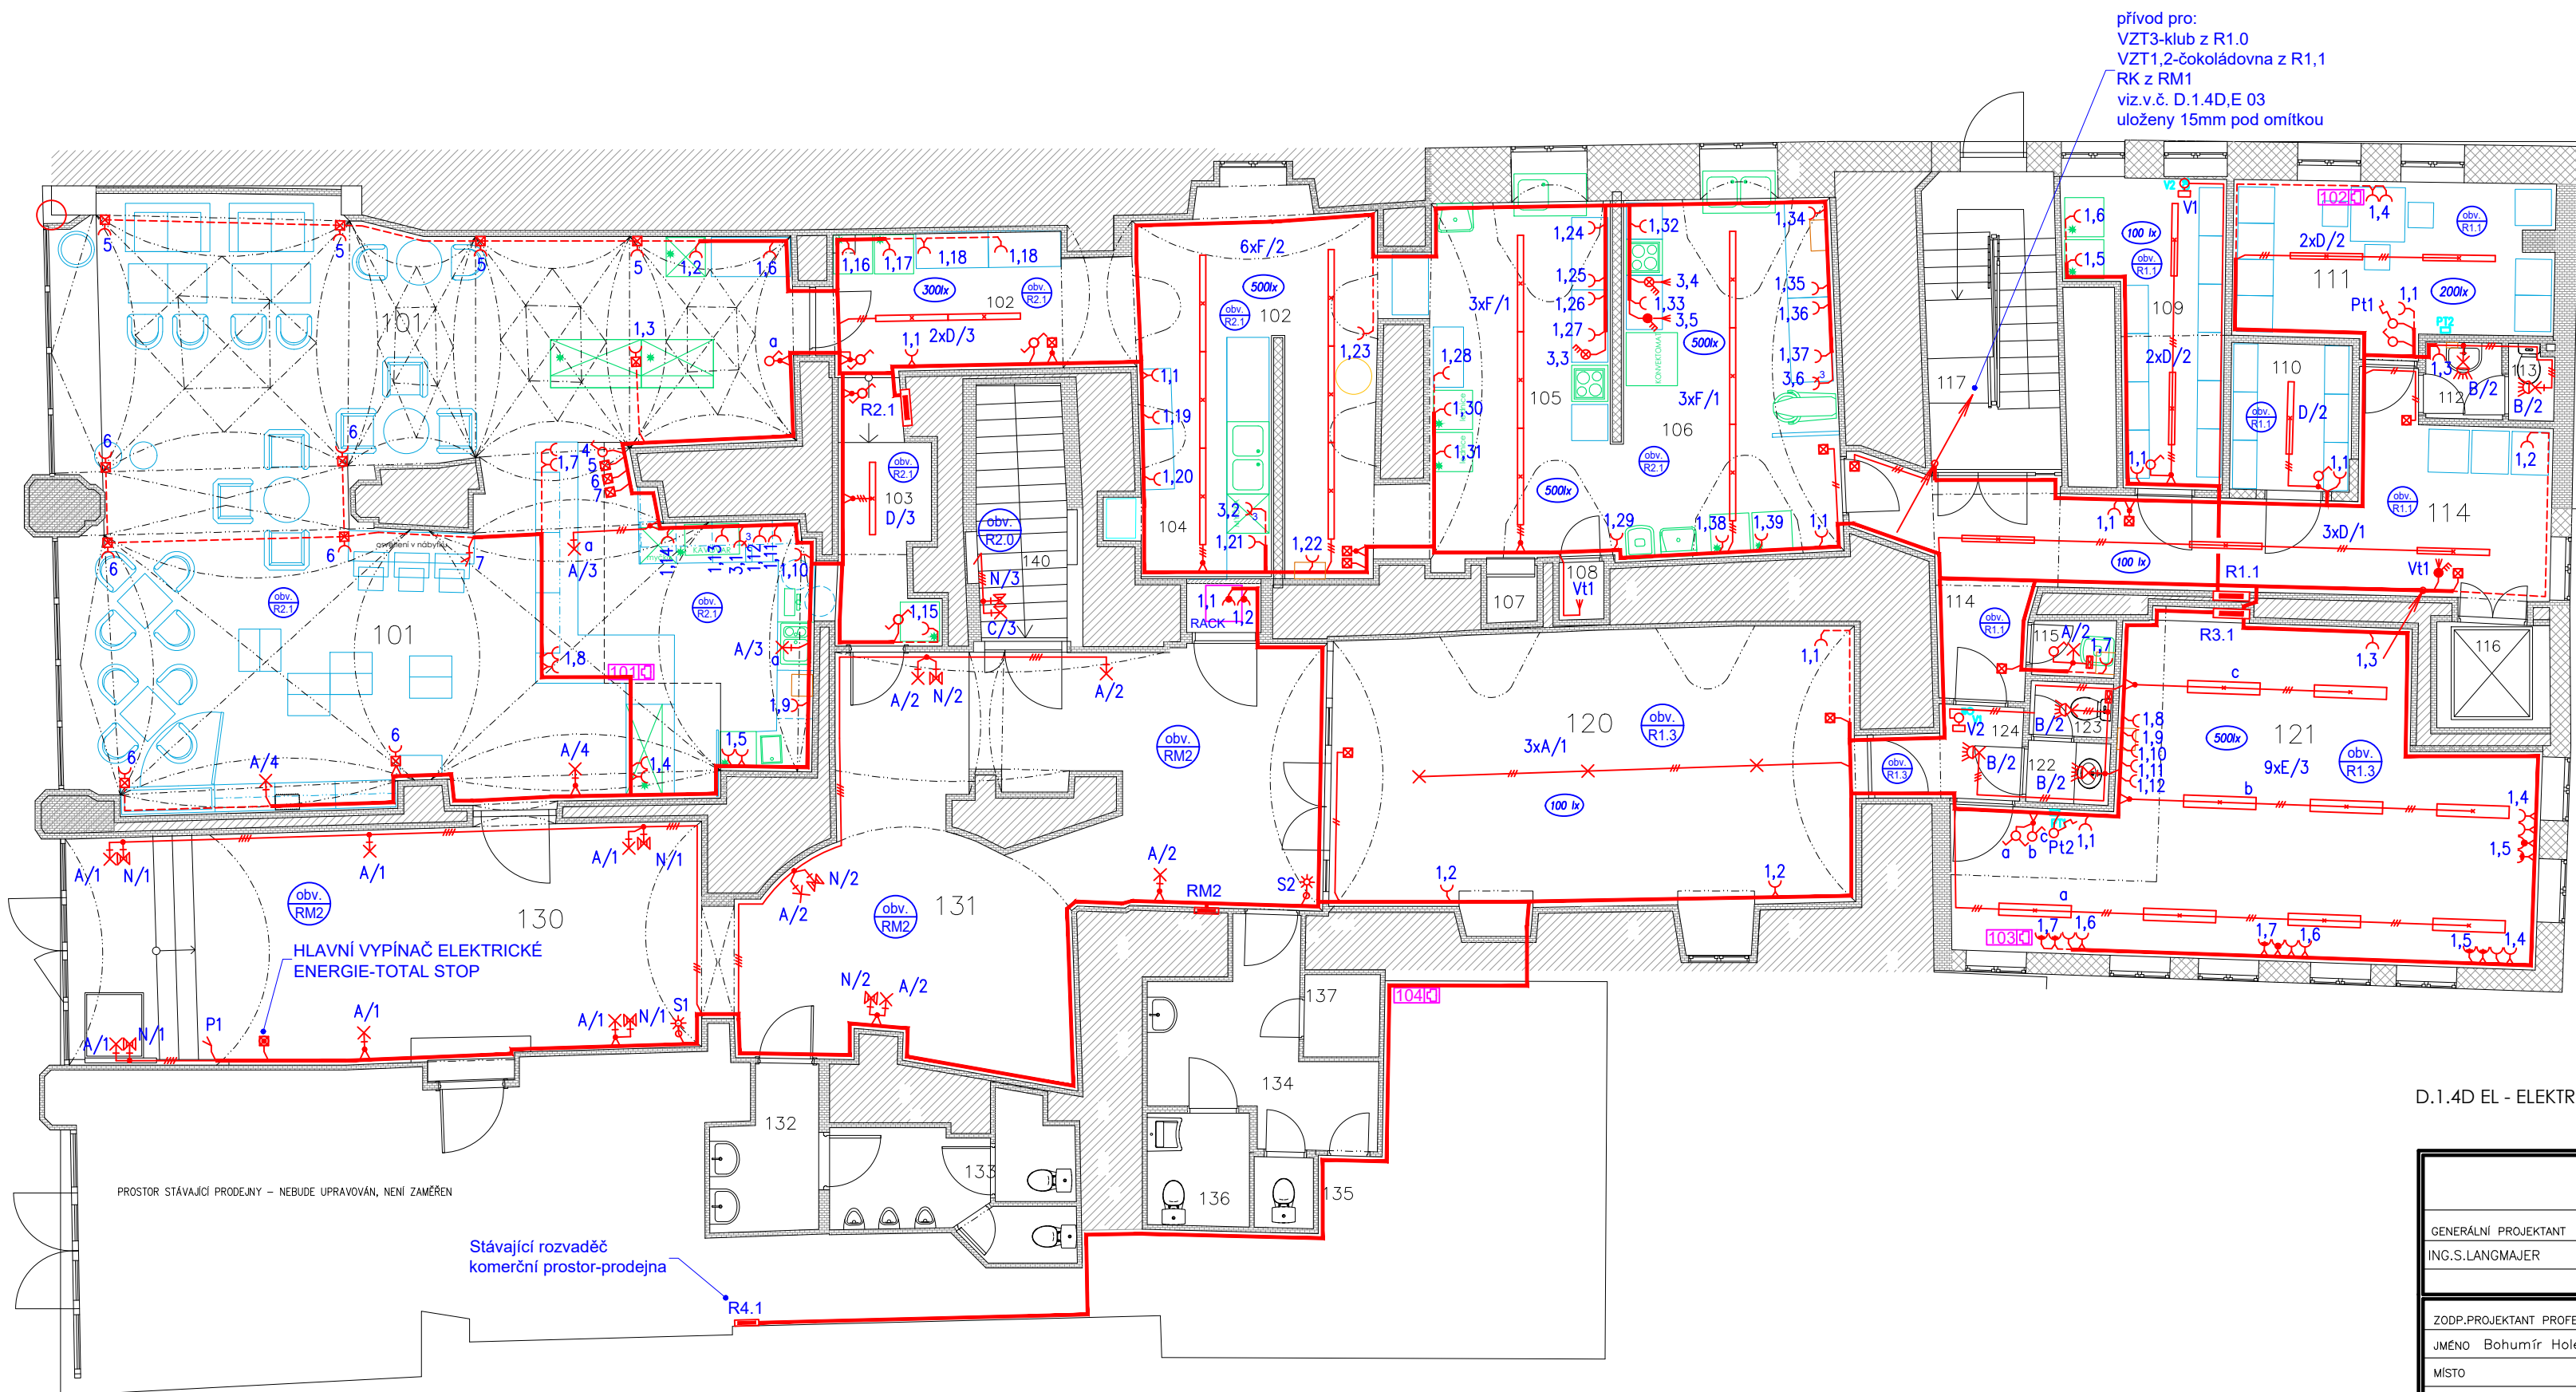

TABULKY MÍSTNOSTÍ
KAVARNA – CUKRÁŘSKÁ VÝROBA

Č.M.	NÁZEV	m2
101	KAVARNA, PRODEJNA	13,20
102	CHODBA	27,52
103	CHODBA	6,11
104	UMÝVÁRNA NÁDOBÍ	9,64
105	STUDENÁ KUCHYŇE	18,23
106	CUKRÁŘSKÁ VÝROBA	21,21
107	STÁV. VÝTAH PŘÍRUČNÝ	0,79
108	SKLAD + STROJ.VÝTAH	0,71
109	DENNÍ / SUCHÝ SKLAD	0,52
110	SKLAD	4,87
111	ŠATNA, DENNÍ MÍSTNOST	0,85
112	UMÝVÁRNA ZAMĚSTN.	1,60
113	WC ZAMĚSTN.	0,92
114	CHODBA	26,61
115	ÚKLIDOVÁ KOMORA	1,27
116	NÁKLADNÍ VÝTAH	3,24
117	SCHODIŠTĚ	10,75

OSTATNÍ NÁJEMCI

Č.M.	NÁZEV	m2
120	PROSTOR 1	41,02
121	PROSTOR 2	41,21
122	UMÝVÁRNA	1,39
123	WC	1,22
124	CHODBA	2,09
125	PROSTOR 3	3,91

VEŘEJNĚ PŘÍSTUPNÉ PROSTORY


Č.M.	NÁZEV	m2
130	VSTUPNÍ HALA	40,83
131	CHODBA	42,03
132	UMÝVÁRNA MUŽI	4,25
133	WC MUŽI	7,95
134	UMÝVÁRNA ŽENY	8,89
135	WC ŽENY	1,15
136	WC VOZÍČKÁŘI	3,17
137	ÚKLIDOVÁ KOMORA	1,10


TANEČNÍ KLUB

Č.M.	NÁZEV	m2
140	SCHODIŠTĚ	6,24

D.1.4D EL - ELEKTROINSTALACE SILNOPROUD



GENERÁLNÍ PROJEKTANT				 <div>TEL: 603 502 467 IČO: 18197621 DIČ: CZ18197621 BRNĚNSKÁ 48, 586 01 JIHLAVA</div>	
GENERÁLNÍ PROJEKTANT	HLAVNÍ INŽENÝR PROJEKTU	VEDOUČÍ PROJEKTU	ARCHIVNÍ ČÍSLO	<div>Bohumír Holec Havlíčková 46, 586 01 Jihlava tel.: 777 826 892 e-mail: holecmirek@volny.cz IČ: 440 57 199</div>	
ING.S.LANGMAJER	ING.M.TRNKA	ING.M.TRNKA			
ZODP.PROJEKTANT PROFESE		VYPRACOVAL			
JMÉNO Bohumír Holec		JMÉNO Bohumír Holec			
MÍSTO	Jihlava	KRAJ	Vysočina		
INVESTOR	STATUTÁRNÍ MĚSTO JIHLAVA, MASARYKOVO NÁM. 97/1				
AKCE					
REKONSTRUKCE ROZVODŮ ELEKTRO, VODY A TOPENÍ MASARYKOVO NÁM., 100/66 A 99/67				DATUM 9/2024	
				STUPEŇ PD	DPS
				MĚŘÍTKO	1:100
				ROZMĚR	3 A4
				PAPÉRE	ČÍSLO
OBSAH				D.1.4D,E 02	
PŮDORYS 1.N.P					

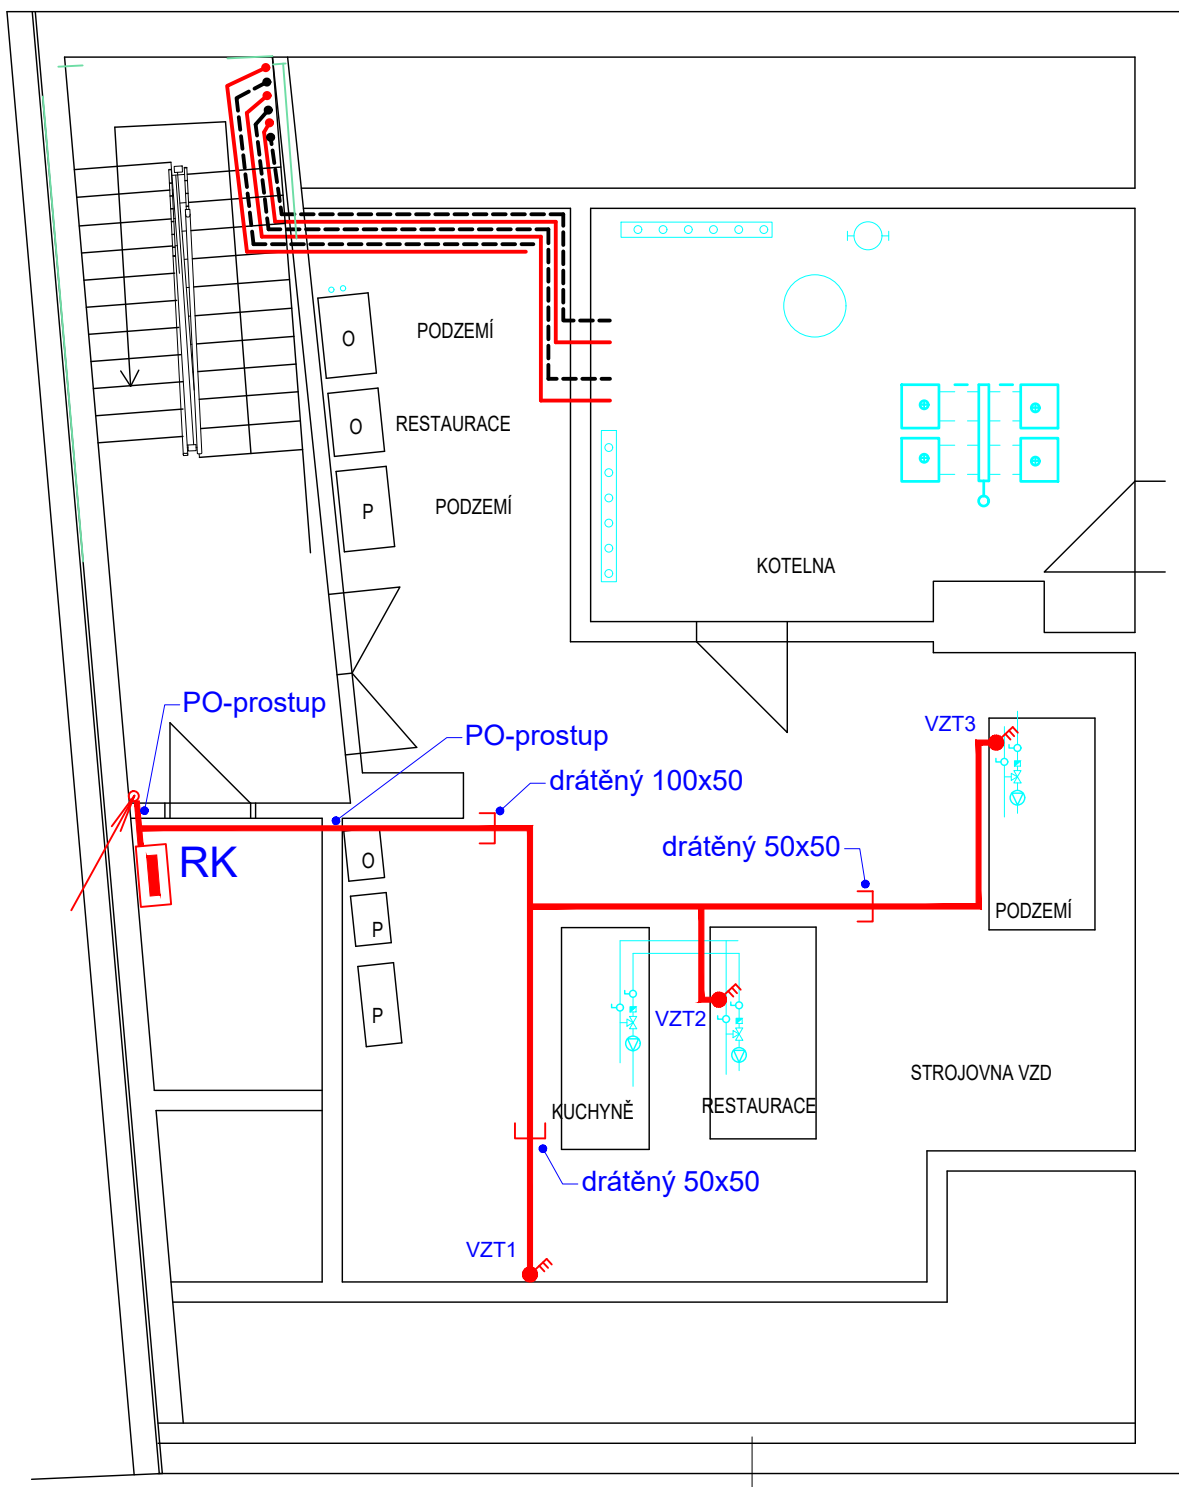


D.1.4D EL - ELEKTROINSTALACE SILNOPROUD



GENERÁLNÍ PROJEKTANT				<div><div>TEL: 603 502 467 IČO: 18197621 DIČ: CZ18197621 BRNĚNSKÁ 48, 586 01 JIHLAVA</div></div>	
GENERÁLNÍ PROJEKTANT	HLAVNÍ INŽENÝR PROJEKTU	VEDOUČÍ PROJEKTU	ARCHIVNÍ ČÍSLO		
ING.S.LANGMAJER	ING.M.TRNKA	ING.M.TRNKA			
ZODP.PROJEKTANT PROFESE			VYPRACOVAL		
JMÉNO Bohumír Holec			JMÉNO Bohumír Holec		
MÍSTO	Jihlava	KRAJ	Vysočina		
INVESTOR	STATUTÁRNÍ MĚSTO JIHLAVA, MASARYKOVO NÁM. 97/1				
AKCE					
REKONSTRUKCE ROZVODŮ ELEKTRO, VODY A TOPENÍ MASARYKOVO NÁM., 100/66 A 99/67					
OBSAH					
PŮDORYS 1.N.P					

Bohumír Holec Havlíčková 46, 586 01 Jihlava tel.: 777 826 892 e-mail: holecmirek@volny.cz IČ: 440 57 199	
DATUM	9/2024
STUPEŇ PD	DPS
MĚŘÍTKO	1:75
ROZMĚR	2 A4
PARÉ	ČÍSLO
	D.1.4D,E 03

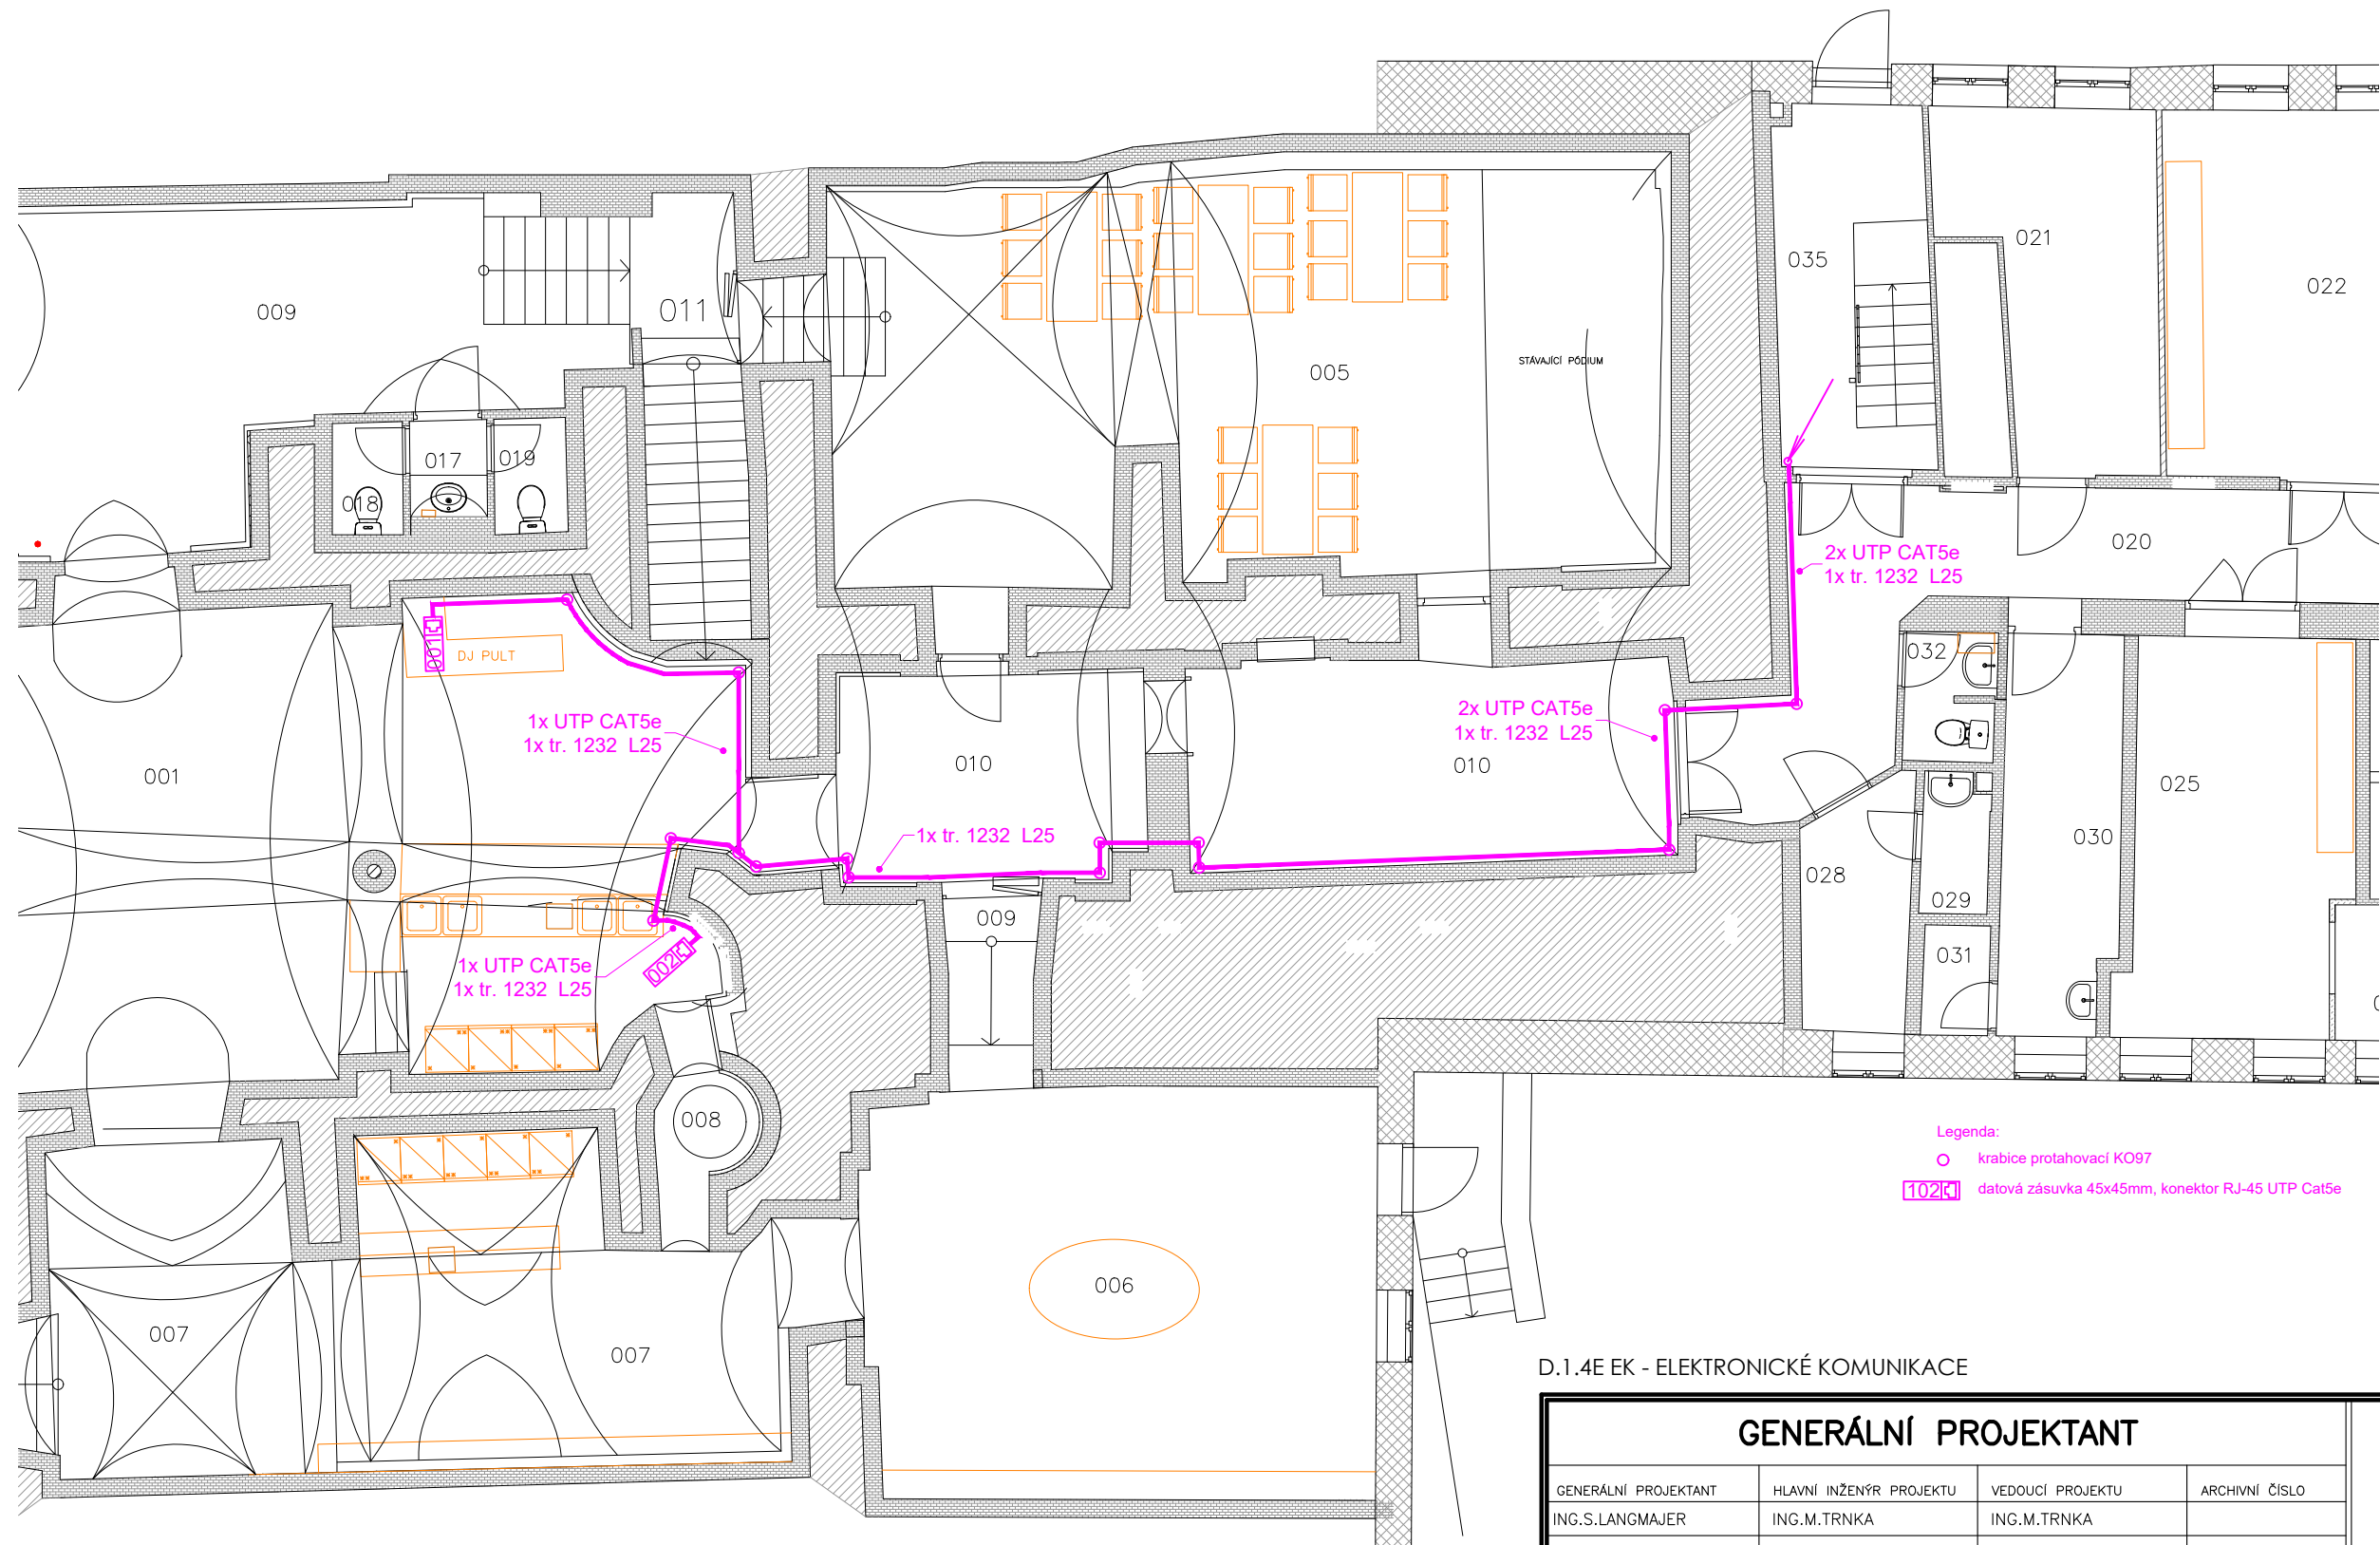

Legenda:
○ krabice protahovací KO97
[102K] datová zásuvka 45x45mm, konektor RJ-45 UTP Cat5e



D.1.4E EK - ELEKTRONICKÉ KOMUNIKACE

GENERÁLNÍ PROJEKTANT				<div><div>TEL: 603 502 467 IČO: 18197621 DIČ: CZ18197621 BRNĚNSKÁ 48, 586 01 JIHLAVA</div></div>
GENERÁLNÍ PROJEKTANT	HLAVNÍ INŽENÝR PROJEKTU	VEDOUČÍ PROJEKTU	ARCHIVNÍ ČÍSLO	
ING.S.LANGMAJER	ING.M.TRNKA	ING.M.TRNKA		

ZODP.PROJEKTANT PROFESE		VYPRACOVAL		<div>Bohumír Holec Havlíčková 46, 586 01 Jihlava tel.: 777 826 892 e-mail: holecmirek@volny.cz IČ: 440 57 199</div>
JMÉNO Bohumír Holec		JMÉNO Bohumír Holec		
MÍSTO	Jihlava	KRAJ	Vysočina	
INVESTOR	STATUTÁRNÍ MĚSTO JIHLAVA, MASARYKOVO NÁM. 97/1			
AKCE				

REKONSTRUKCE ROZVODŮ ELEKTRO, VODY A TOPENÍ MASARYKOVO NÁM., 100/66 A 99/67			
OBSAH			
PŮDORYS 1.P.P			

DATUM	9/2024
STUPEŇ PD	DPS
MĚŘÍTKO	1:100
ROZMĚR	3 A4
PARÉ	ČÍSLO D.1.4E,EK 01

