
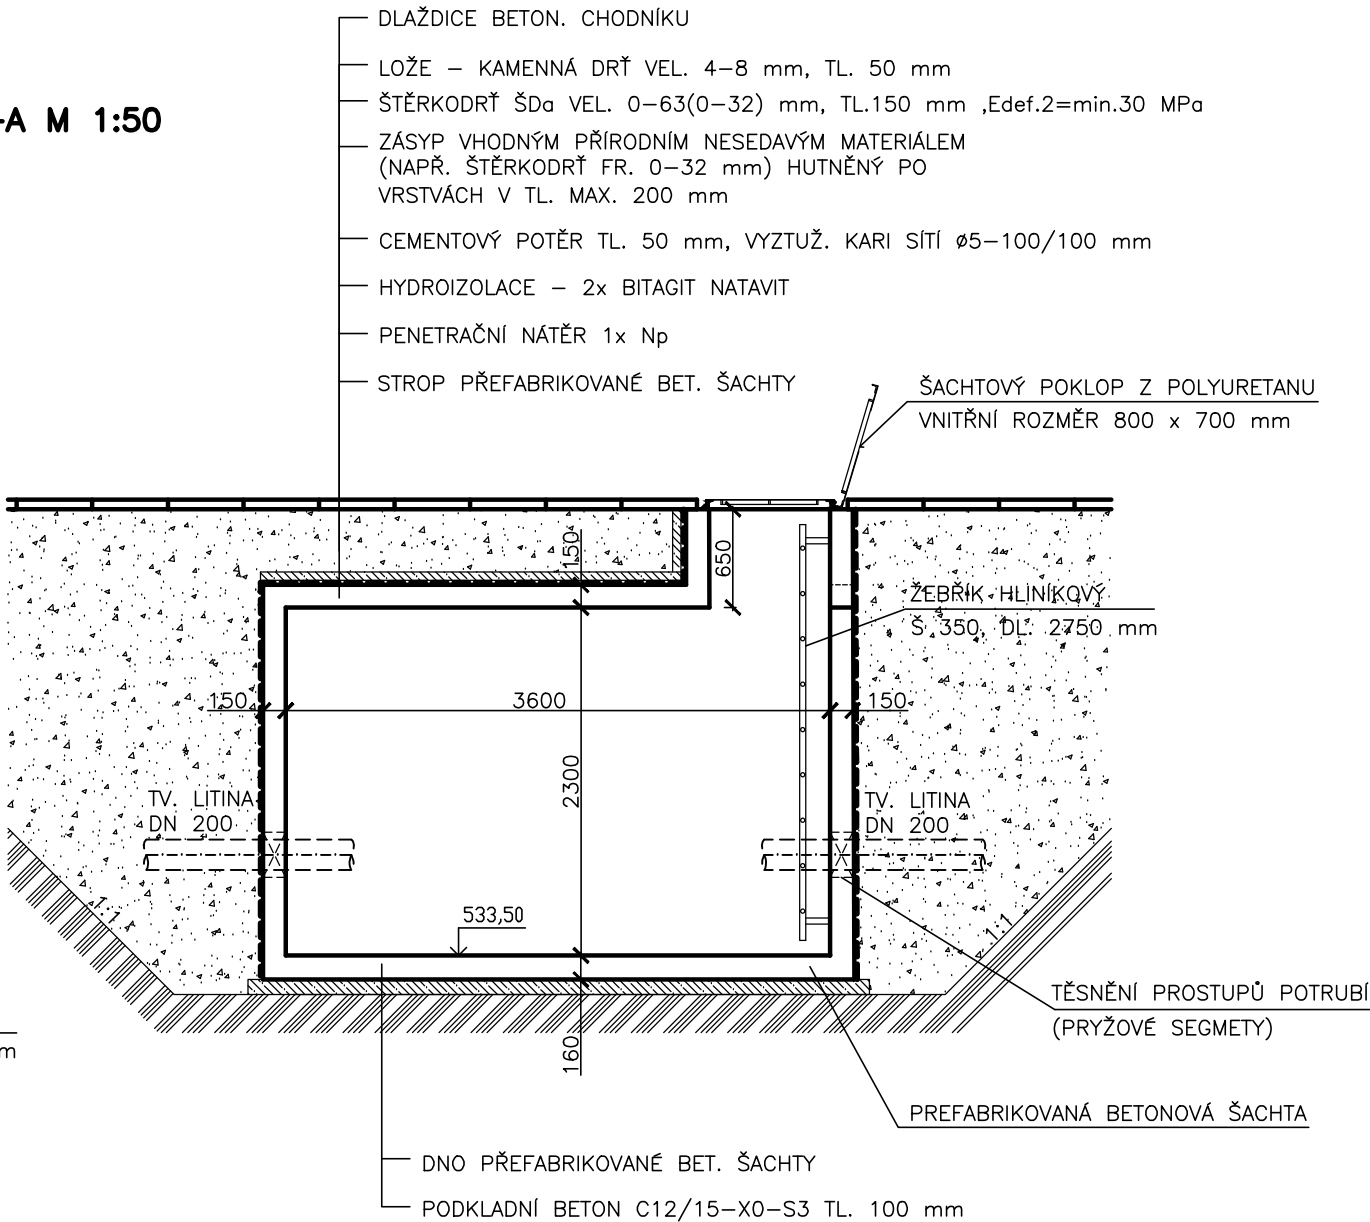



PROPOJOVACÍ ŠACHTA V km 1,990

PŮDORYS STAVEBNÍ M 1:50

ŘEZ A-A M 1:50

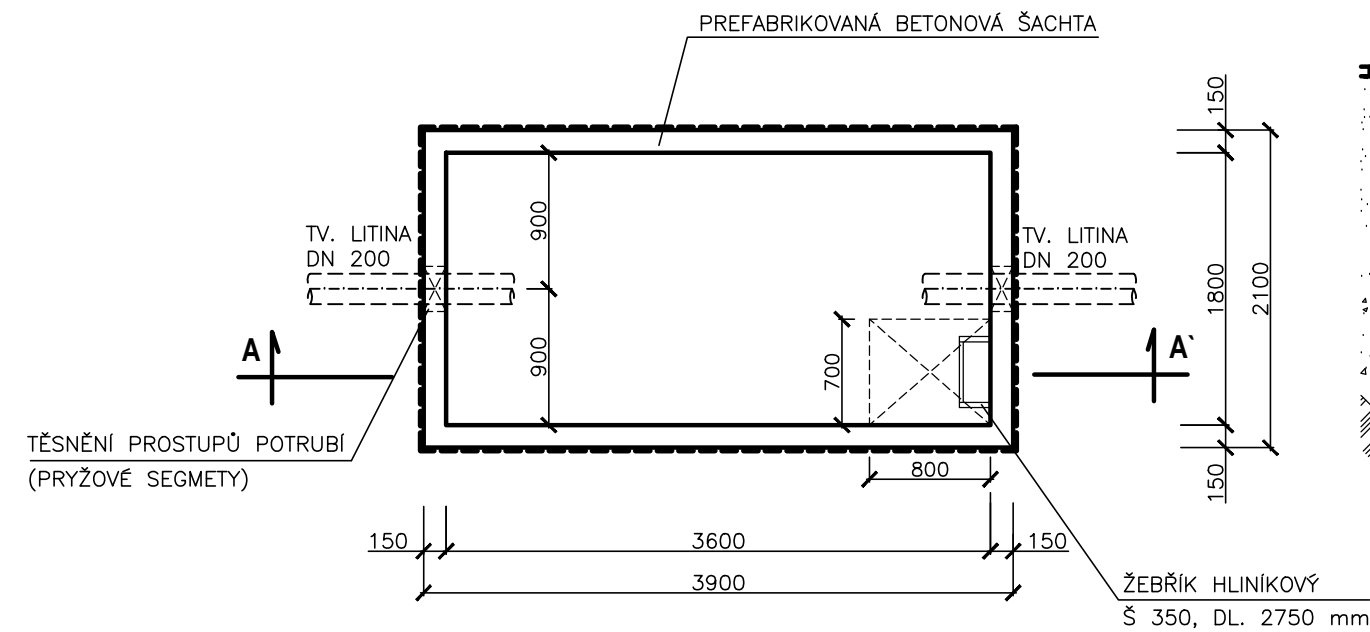

Kreslil M. DOHNAL		Projektant: ING. M. COUFAL, Ph.D.		Hlavní projektant: ING. M. COUFAL, Ph.D.		Techn. kontrola ING. B. ANDERLOVÁ		 VODOHOSPODÁŘSKÝ ROZVOJ A VÝSTAVBA a.s. Nábřeží 90/4 150 00 Praha 5	
Kraj: VYSOČINA				Obec: JIHLAVA					
Stavebník: STATUTÁRNÍ MĚSTO JIHLAVA						Soubor D-1_1_6 sachta_stavebni.dwg			
POSÍLENÍ VODOVODNÍ SÍTĚ V JIHLAVĚ SV VĚTEV SO 01 SEVEROVÝCHODNÍ VĚTEV – I. ETAPA						Formát 2 x A4			
						Datum BŘEZEN 2025			
						Stupeň DPS			
						Zakázka 5469/002			
PROPOJOVACÍ ŠACHTA V km 1,990 – STAVEBNÍ VÝKRES						Měřítko 1:50		Č. výkresu D.1.1.6	

Tento výkres a jeho přílohy jsou duševním vlastnictvím akciové společnosti Vodohospodářský rozvoj a výstavba, a.s.