


KOORDINAČNÍ SITUAČNÍ VÝKRES

M/1:250

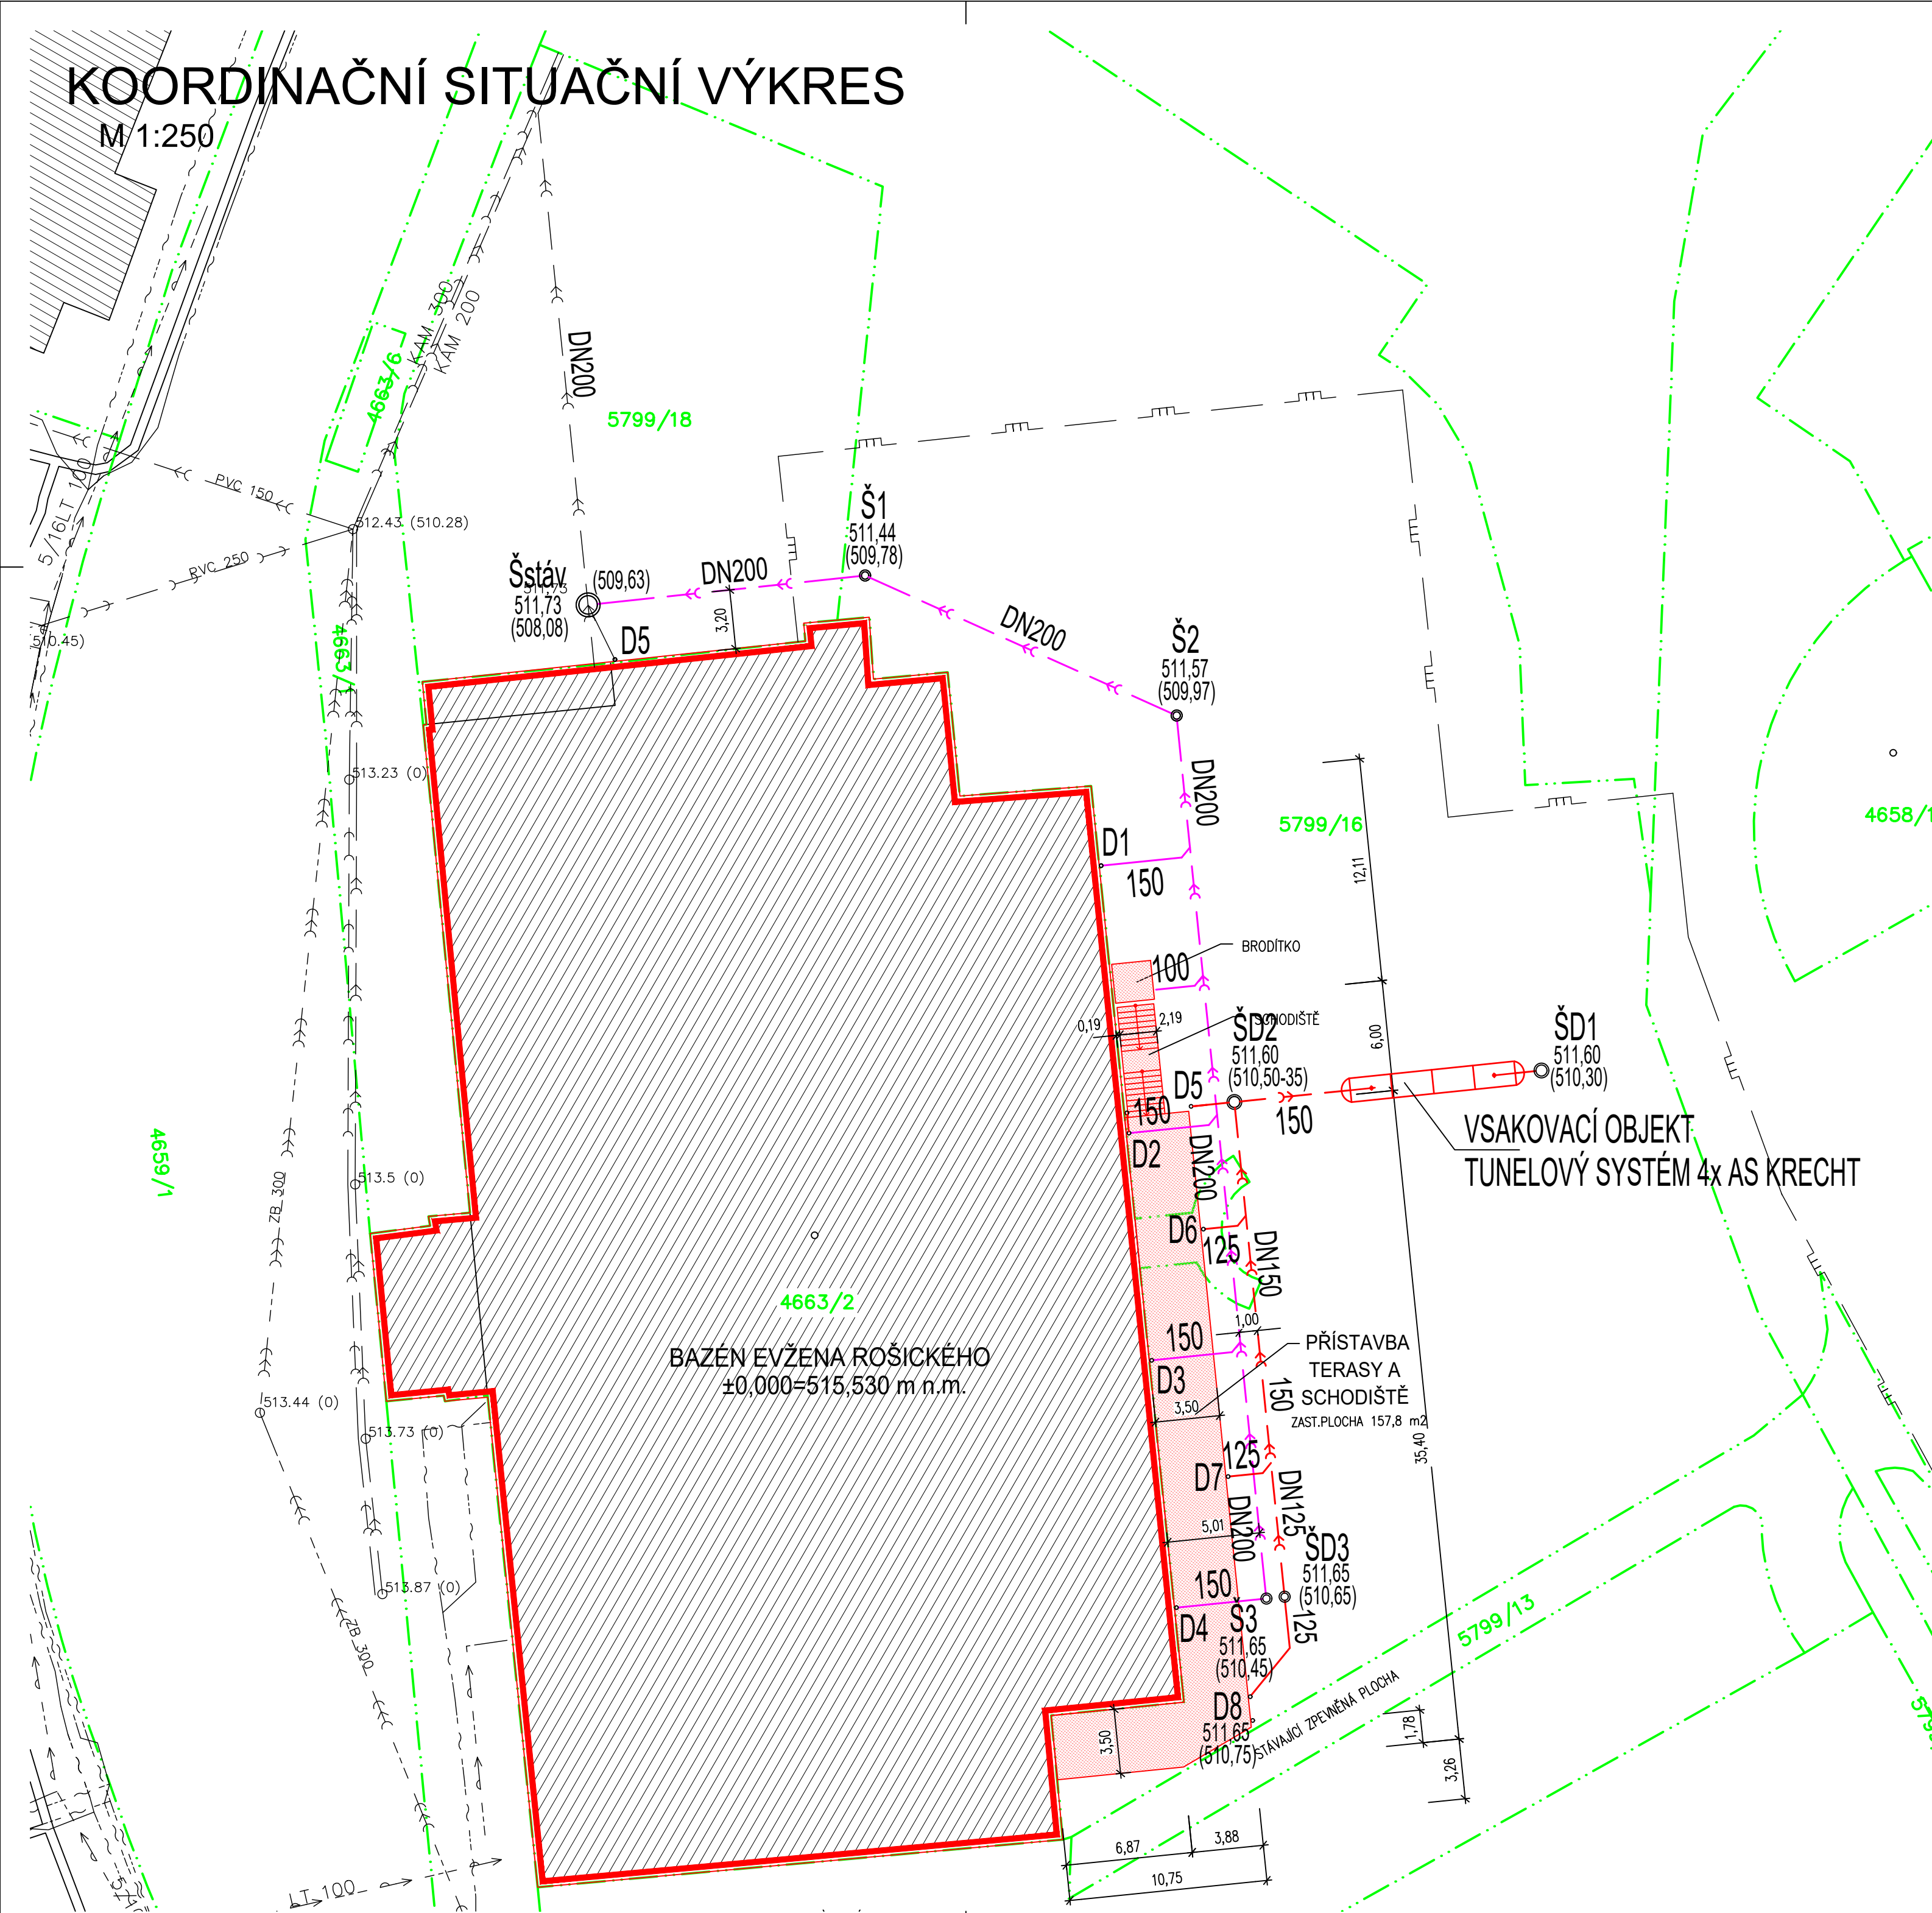

LEGENDA INŽENÝRSKÝCH SÍTÍ

STÁVAJÍCÍ:

- | | |
|-----------|---|
| — — — — — | VODOVOD |
| — — — — — | KANALIZACE JEDNOTNÁ |
| — — — — — | KANALIZACE SPLAŠKOVÁ |
| — — — — — | KANALIZACE DEŠŤOVÁ |
| — — — — — | PODZEMNÍ SĎĚLOVACÍ VEDENÍ (CETIN) |
| — — — — — | NADZEMNÍ VEDENÍ VN (ČEZ Distribuce, a.s.) |
| — — — — — | PODZEMNÍ SĎĚLOVACÍ VEDENÍ. (CETIN) |
| — — — — — | PODZEMNÍ VEDENÍ VENKOVNÍHO OSVĚTLENÍ |
| — — — — — | TEPLOVOD |
| — — — — — | PLYNOVOD |

NAVRHOVANÉ:

- >> — NAVRHOVANÝ AREÁLOVÝ ROZVOD DEŠTOVÉ KANALIZACE

LEGENDA


- ŘEŠENÁ STAVBA

NAVHRHOVANÁ PŘÍSTAVBA
TERASY A SCHODIŠTĚ

SOUSEDNÍ STAVBY

4570/5

HRANICE PARCEL, PARCELNÍ ČÍSLO

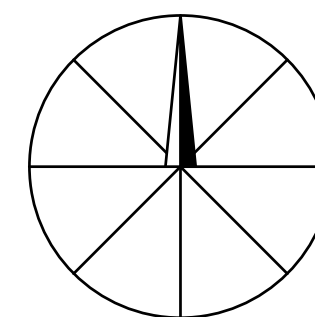


POZNÁMKA

Poloha podzemních vedení a zařízení byla zjištěna u příslušných správců inženýrských sítí a ověřená situace je uložena a evidována u zpracovatele dokumentace.

Polohu podzemních vedení nelze vytyčovat odměřováním vzdáleností na výkrese. Přesné vytyčení všech podzemních vedení na povrchu zajistí investor před zahájením stavby.

±0 ≡ podlaha v m.č. 104

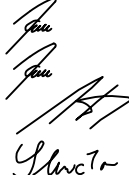a)			
OZN.	ZMĚNA	DATUM	PROVEDL
VYPRACOVAL ING. JIŘÍ KADLČÍK PROJEKTANT ING. JIŘÍ KADLČÍK SCHVÁLIL ING. MICHAL ONDROUŠEK KONTROLOVAL ING. ROMAN SLUNEČKO			
INVESTOR	Statutární město Jihlava	DATUM 04/2024	
MÍSTO STAVBY	Rošického 2684/6, 586 01 Jihlava	ÚČEL PROVÁDĚNÍ STAVBY	
STAVBA	BAZÉN E.ROŠICKÉHO 6, JIHLAVA REKONSTRUKCE BAZÉNOVÝCH VAN V OBJEKTU	Č. ZAK. 11345-003-000 ARCHIVNÍ ČÍSLO HP4-2-102105	
KOORDINAČNÍ SITUAČNÍ VÝKRES		LISTŮ 1	POČET A4 5
		MĚŘÍTKO 1:250	POŘADOVÉ Č. C2