



VZOROVÉ ODKANALIZOVÁNÍ PÍTKA – ŠTĚRK FR.16/32

PŮDORYS

ODKANALIZOVÁNÍ PÍTKA BUDE NOVOU DRENÁŽÍ DN 100 O DL. 5 m
DO ŠTĚRKOVÉHO POLE JAKO PODPOVRCHOVÁ ZÁLIVKA OKOLNÍ ZELENĚ

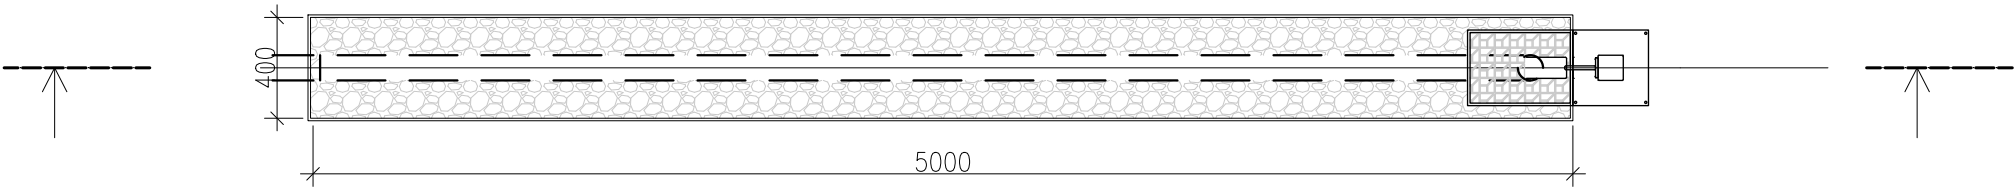

ŘEZ

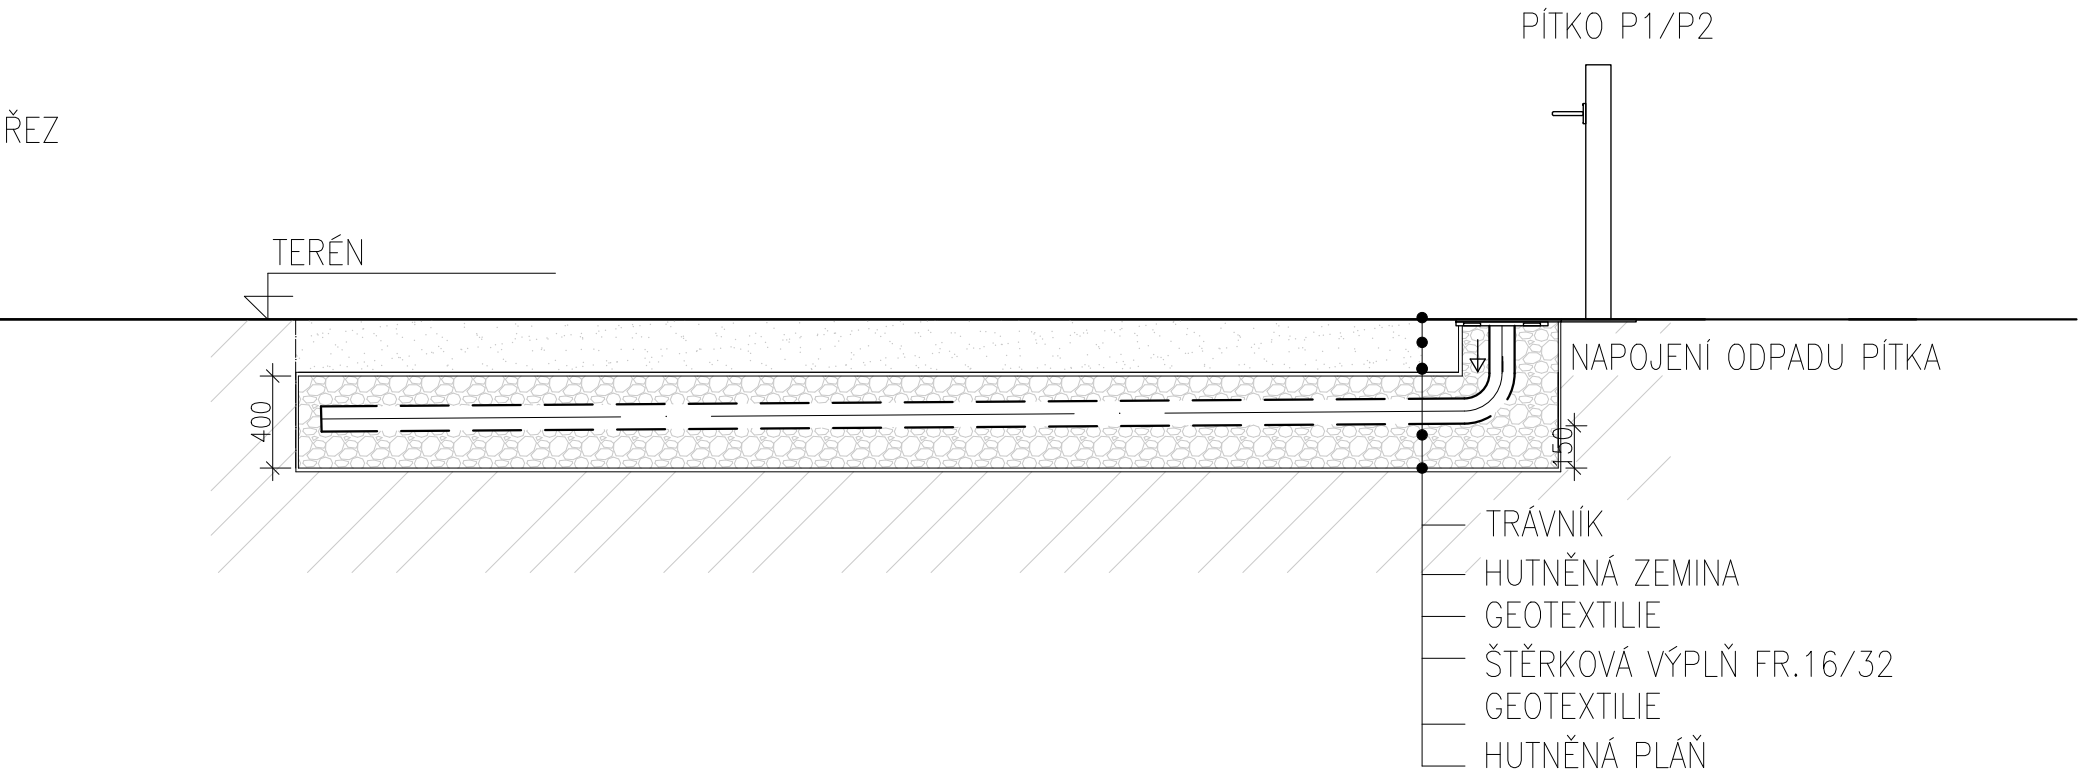

revize:

REVITALIZACE PARKU SMETANOVY SADY V JIHLAVĚ

investor: STATUTÁRNÍ MĚSTO JIHLAVA
Masarykovo nám. 97/1, 586 01 Jihlava

zhotovitel: ING. ZDENĚK SENDLER
Wanklova 6, 602 00 Brno

zodpovědný projektant:
Ing. Eva Patočková, ČKAIT č. 1005340
Tomešova 563/2b, Brno 602 00

vypracoval: Ing. Eva Patočková

stupeň PD: **DOKUMENTACE PRO PROVEDENÍ STAVBY**

část PD: SO 06.1 - Vodovodní přípojka a SO 06.2 - Areálové rozvody vody

paré:

datum: 03/2025

měřítko: 1:25

název dokumentu:

ODKANALIZOVÁNÍ PÍTKA

D.6.03b