


UMÝVÁRNA

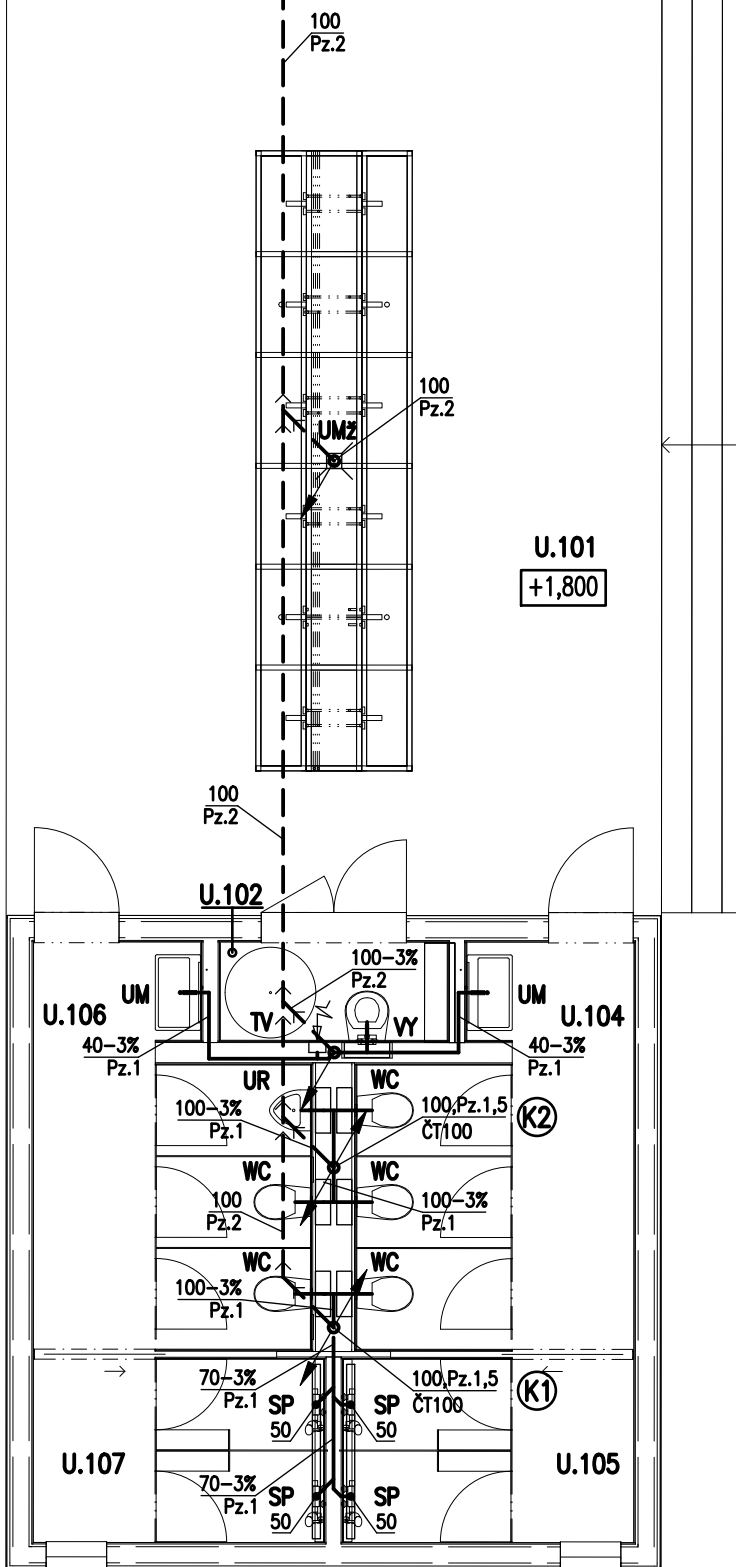

LEGENDA – KANALIZACE

- KANALIZACE
— KANALIZACE – POD PODLAHOU / POD TERÉNEM

POZNÁMKY:

- Pz.1** POTRUBÍ VEDENO V DRÁŽCE VE STĚNĚ / SDK PŘÍČCE
Pz.2 POTRUBÍ VEDENO POD PODLAHOU, MIN. KRYTÍ 150mm
Pz.3 VYÚSTĚNÍ ODVĚTRÁNÍ KANALIZACE NAD STŘECHU, MIN. 500mm (MIN. 3m PŮDORYSNĚ OD OKEN A TERAS NEBO MINIMÁLNĚ 1,0m NAD OKNA A MIN. 3,0m NAD TERASY)
Pz.4 LEGENDA OZNAČENÍ, SCHÉMATA ZAPOJENÍ AJ. – VIZ SAMOSTATNÝ VÝKRES

LEGENDA

- (Kx)** SPLAŠKOVÁ KANALIZACE

TABULKA MÍSTNOSTÍ

ČÍSLO	MÍSTNOST	PLOCHA
U.101	KRYTÝ PROSTOR S KORYTEM	60,31
U.102	TECH. MÍST.	2,37
U.104	WC – ŽENY	9,39
U.105	SPRCHY – ŽENY	5,27
U.106	WC – MUŽI	9,40
U.107	SPRCHY – MUŽI	5,27

LEGENDA – ZAŘIZOVACÍ PŘEDMĚTY, PŘÍSLUŠENSTVÍ

- WC** WC ZÁVĚSNÉ SE ZABUDOVANOU NÁDRŽKOU
UR URINÁL, PODOMÍTKOVÁ SPLACHOVACÍ NÁDRŽKA
UM UMYVADLO
UMZ UMYVADLOVÝ ŽLAB (INTERIÉR) + PODLAHOVÁ VPUST
SP DLÁŽDĚNÝ SPRCHOVÝ KOUT + LINIOVÝ ŽLAB
VY VÝLEVKA ZÁVĚSNÁ
RŠ REVIZNÍ ŠACHTA
TV NÁPOJENÍ ODVODU OD POJISTNÉHO VENTILU ZÁSOBNÍKU
ČT ČISTÍCÍ TVAROVKA

LEGENDA REVIZÍ

č.rev.	datum	popis revize

 
±0,000 = 614,230 m.n.m B.p.v.

PROJEKT: **Centrum neformálního vzdělávání Hájenka Černé lesy**
Černé lesy č.p. 430
588 32 Brtnice

ZN: **BRT**

STAVEBNÍK: Statutární město Jihlava
Masarykovo náměstí 97/1
586 01 Jihlava 1
IČO: 000 286 010
zastoupený: Mgr. Petrem Ryškou, primátorem

GENERÁLNÍ PROJEKTANT: Rusina Frei, s.r.o.
Blanická 845/9, 120 00 Praha 2
info@rusinafrei.cz, tel. +420 607 715 885
www.rusinafrei.cz



PROJEKTANT: Zakplan s.r.o.
Chrpová 2200/27, Praha 10
Ing. David Zákoutský
tel. 723 192 223, zakplan@zakplan.cz



STUPEŇ: **DOKUMENTACE PRO PROVEDENÍ STAVBY**

OBJEKT: **SO02, SO03, SO04**

ČÁST: **D.1.4.01 - ZDRAVOTNÍ TECHNIKA**

VÝKRES: **KANALIZACE - UMÝVÁRNA**

MĚŘÍTKO: **1:75** FORMÁT: **1x A4**

DATUM: **03/2025** KRESLIL: **Ing. David Zákoutský**

REVIZE: **...** OZNAČENÍ: **D.1.4.02**

Neoprávněné rozšiřování či reprodukování tohoto materiálu nebo jeho částí je zakázáno!