


VŠEOBECNÉ POZNÁMKY

1. Na výkresovou část dokumentace se vztahují specifikace ostatních částí projektu, se kterými tvoří tato část nedílný celek. Při nejasnosti ihned kontaktujte projektanta!

2. Při rozporech v dokumentaci mají přednost:
- dokumenty a revize výkresů s novějším datem,
 - textové specifikace před grafickým znázorněním,
 - kóty před rozměry odměřenými na výkrese,
 - výkresy podrobnějšího měřítko,
 - architektonická část a koordinační výkresy před projekty profesí, přičemž technické řešení profesí musí být zachováno.

LEGENDA REVIZÍ

č.rev.	datum	popis revize

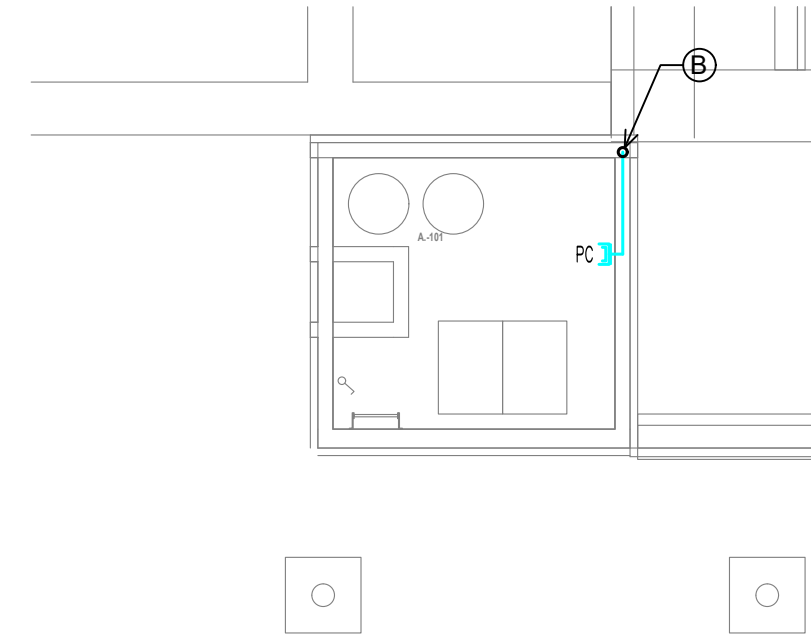

- Ⓑ KABELOVÉ VEDENÍ Z HLAVNÍHO RACKU V 2.NP DO 1.PP
– 2ks UTP CAT5E DO PC ZÁSUVKY

POZNÁMKA:
PŘESNÉ UMÍSTĚNÍ KONCOVÝCH PRVKŮ ELEKTRO VIZ. ARCHITEKTONICKO–STAVEBNÍ DOKUMENTACE
UMÍSTĚNÍ ZÁSUVEK SLB UMÍSTIT V KOORDINACI SE ZÁSUVKAMI NN

POZNÁMKA:
VEŠKERÉ SLABOPROUDÉ VEDENÍ MUSÍ BÝT VEDENO V OCHRANNÝCH TRUBKÁCH PVC

LEGENDA

PC	KABEL/SVAZEK KABELŮ – DATOVÁ SÍŤ – UTP CAT5E V OCHRANNÉ TRUBCE PVC SDĚLOVACÍ ZÁSUVKA KOMUNIKAČNÍ NÁSTĚNNÁ DVOJNÁSOBNÁ, IP55, VÝŠKA 0,4m OD PODLAHY
----	--

±0,000 = 614,230 m.n.m B.p.v.

PROJEKT: **Centrum neformálního vzdělávání Hájenka Černé lesy** ZN: **BRT**
Černé lesy č.p. 430
588 32 Brtnice

STAVEBNÍK: Statutární město Jihlava
Masarykovo náměstí 97/1
586 01 Jihlava 1
IČO: 000 286 010
zastoupený: Mgr. Petrem Ryškou, primátorem

GENERÁLNÍ PROJEKTANT: Rusina Frei, s.r.o.
Blanická 845/9, 120 00 Praha 2
info@rusinafrei.cz, tel. +420 607 715 885
www.rusinafrei.cz

PROJEKTANT: **ELPRO Fusek** ELPRO Fusek s.r.o.
Lipník nad Bečvou–V, Podhoří 16
IČ: 03035476 DIČ: CZ-03035476
www.fusek.eu
Zodpovědný projektant: Projektant
ING. PETR FŮSEK ING. JAKUB LIBOSVÁR

STUPEŇ: **DOKUMENTACE PRO PROVEDENÍ STAVBY**

OBJEKT: **S0 01**

ČÁST: **Elektroinstalace**

VÝKRES: **SLABOPROUD - 1.PP**

MĚŘÍTKO: 1:100 FORMÁT: A3

DATUM: 04/2025 KRESLIL: ING. JAKUB LIBOSVÁR

REVIZE: OZNAČENÍ: **D.1.4.16**

Neoprávněné rozšiřování či reprodukování tohoto materiálu nebo jeho části je zakázáno!