



1:100 000


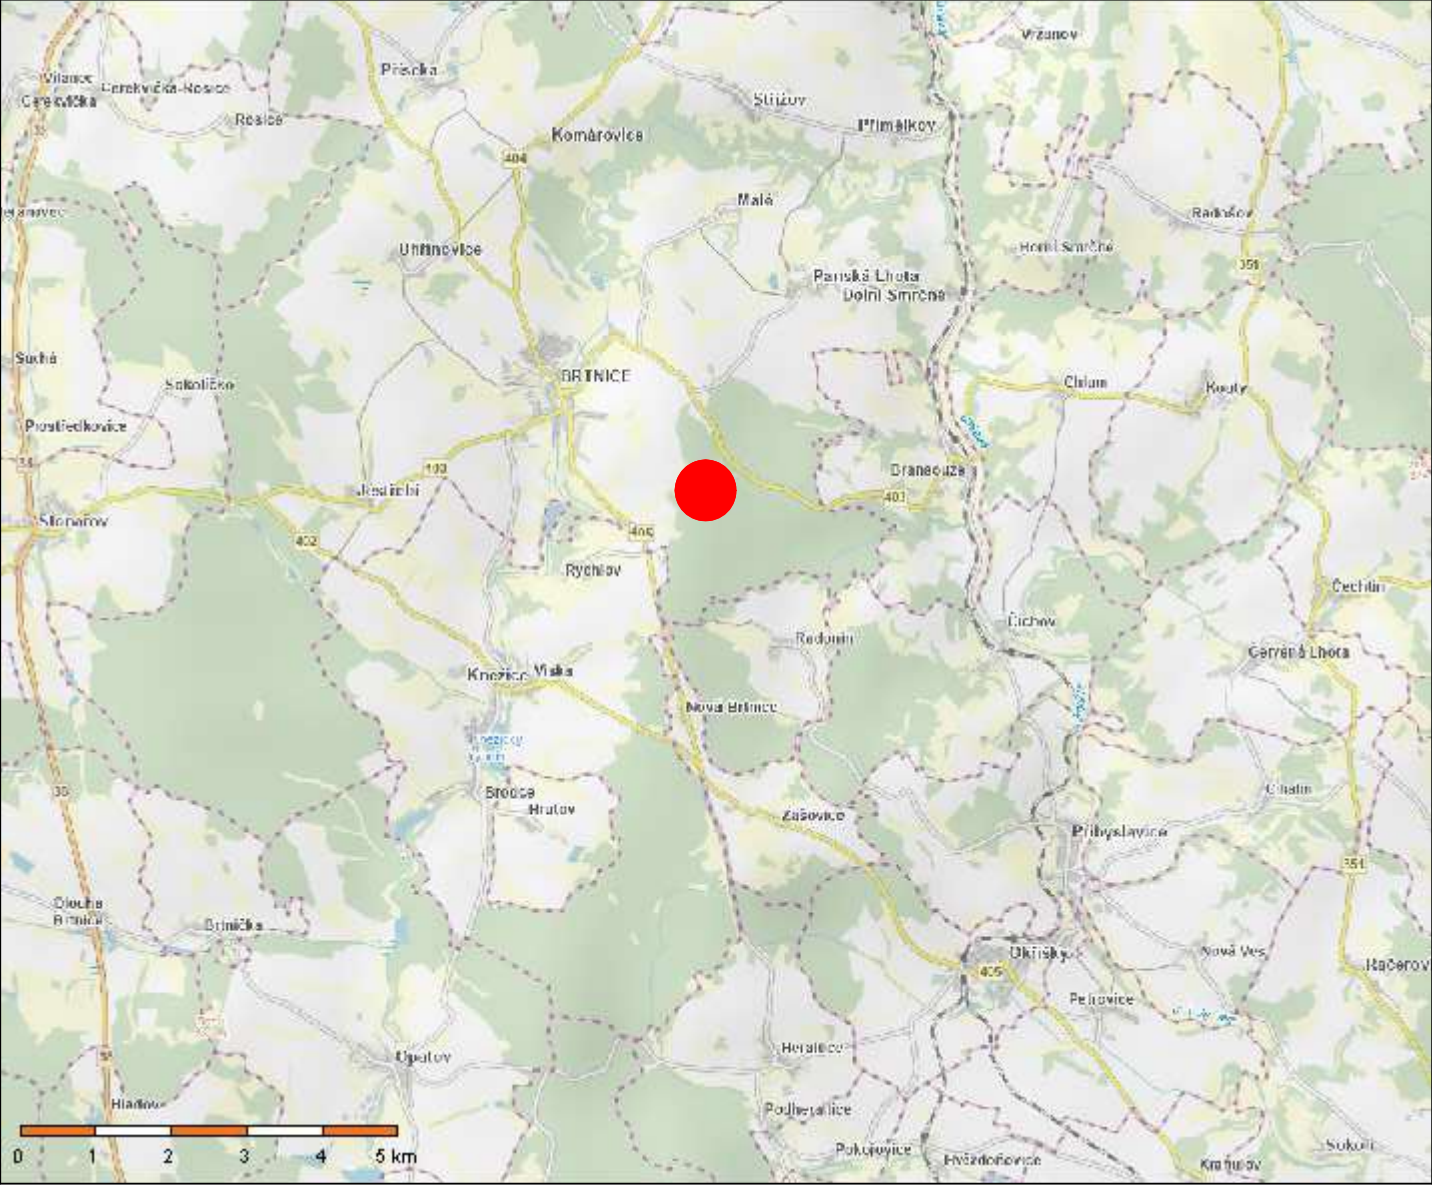


POLOHA OBJEKTU ČOV


1:25 000

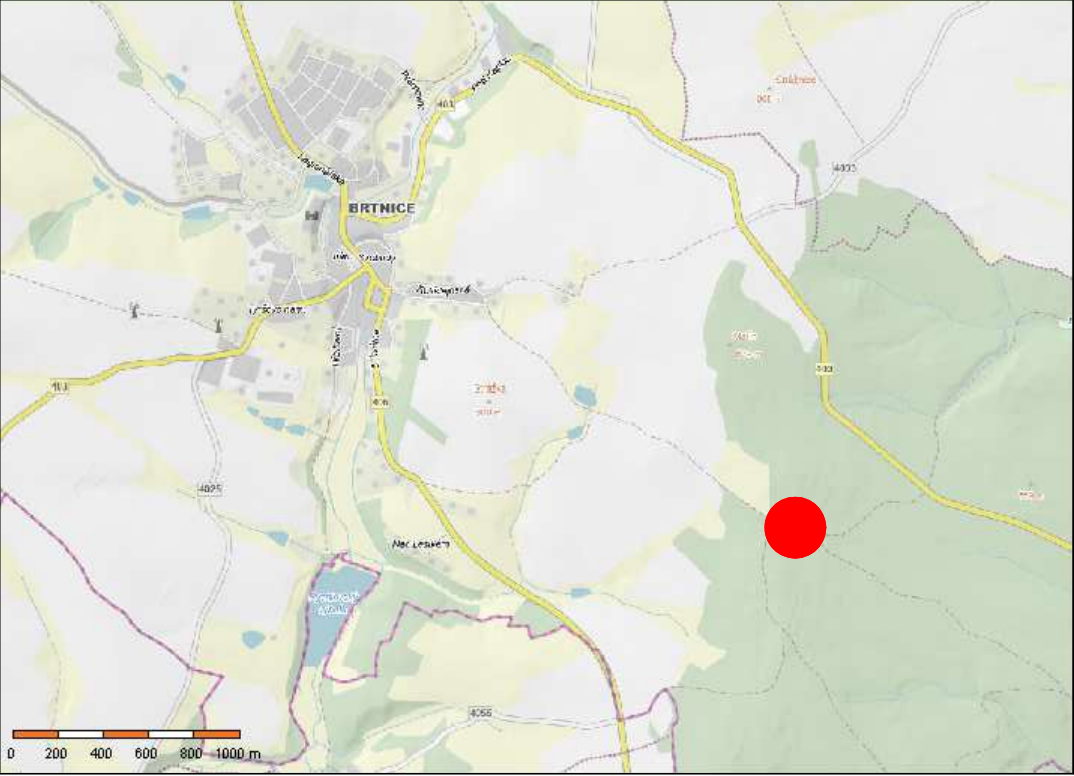

1:10 000

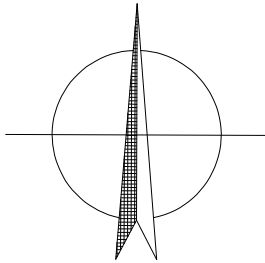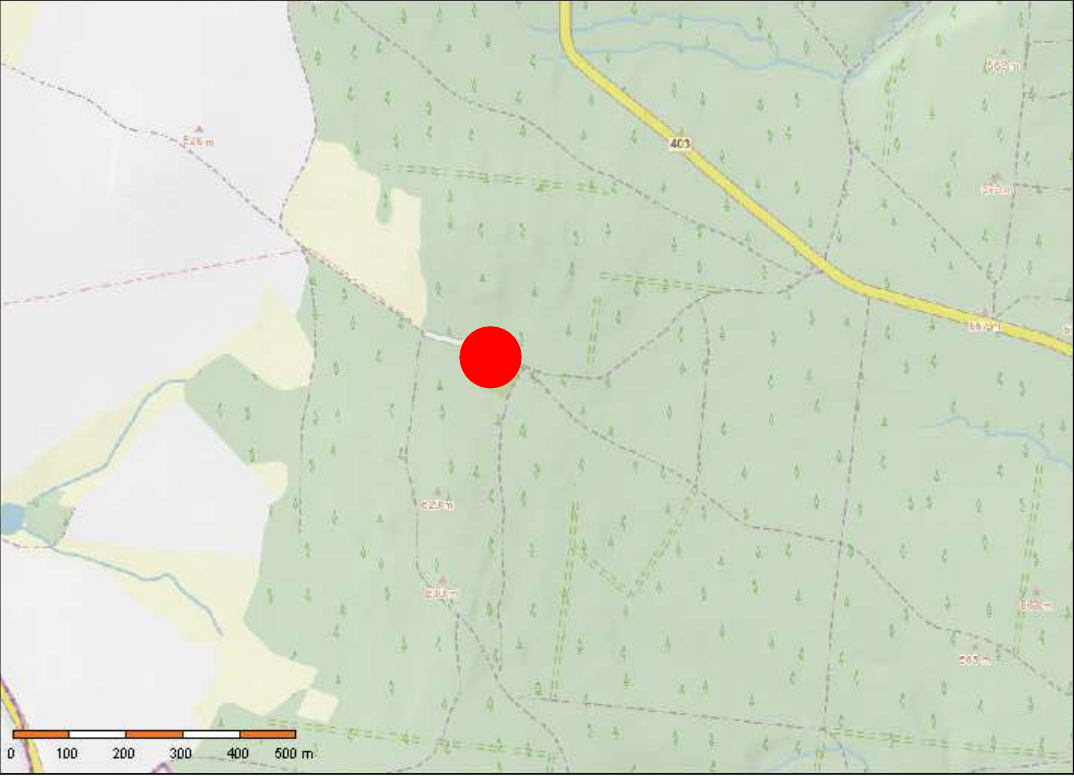

PARÉ:

VYPRACOVAL: Ing. Michal Mrkývka	ZODPOV. PROJEKTANT: Ing. Antonín Vondruška		
INVESTOR: Statutární město Jihlava, Masarykovo náměstí 97/1, 586 01 Jihlava		DATUM	03/2025
DČOV A LIKVIDACE VYČIŠTĚNÝCH ODPADNÍCH VOD PRO REKONSTRUOVANÉ CENTRUM NEFORMÁLNÍHO VZDĚLÁVÁNÍ NA PARCELE ČÍSLO 533 A 915/1 V K.Ú. BRTNICE		ÚČEL	DSP
		ZAK.Č.	
		FORMÁT	2xA4
		MĚŘÍTKO 1:100 000	VÝKR.Č. C.1
SITUACE ŠIRŠÍCH VZTAHŮ			