


Tabulka místností 1.NP		
Č.m.	Název	Plocha (m²)
A.101	Mediální/přednášková místnost	38,84
A.102	Kancelář	21,31
A.103	Chodba	14,52
A.104	Pokoj	22,36
A.105	Ošetrovna	18,07
A.106	WC bezbariérové	7,66
A.108	Pokoj zdravotníka	9,87
A.109	Technická místnost, prádelna, úklid	24,08
A.110	WC	1,68
A.111	Schodiště	4,43
A.112	Schodiště	11,93
A.113	Herna / inspirativní místnost	82,73
A.114	WC	2,01
A.115	Místnost PO	1,56
B.101	Zároveň	31,84
B.102	Jídlna / multifunkční místnost	121,40
B.103	Kuchyň	29,51
B.104	Čajovná kuchyňka	8,73
B.105	Úklidová místnost/ chlazený odpad	3,99
B.106	Sklad	9,74
B.107	Chodba	8,85
B.108	Sklad	4,03
B.109	Denní místnost	3,11
B.110	WC	3,11
C.101	Chodba	28,04
C.102	Dřívna	19,88
C.103	Koupelna	3,80
C.104	Pokoj	7,87
D.101	Herna / velká ateliérová místnost	113,14
E.101	Sklad	11,49
E.102	Sklad	11,49
E.103	Sklad	11,37
F.101	Sklad peletek	9,46
F.102	Kotelna	10,68
CH.101	Chatka č.1	10,00
CH.102	Chatka č.2	10,00
CH.103	Chatka č.3	10,00
CH.104	Chatka č.4	10,00
CH.105	Chatka č.5	10,00
S.101	Sauna	4,08
S.102	Převlékárna	2,75
S.103	Sprcha	1,72
S.104	Odpočinková místnost	5,13
S.105	Veranda	16,82
U.101	Krytý prostor s korytem	60,31
U.102	Tech. míst.	2,37
U.104	WC - ženy	9,39
U.105	Sprchy - ženy	5,27
U.106	WC - muži	9,40
U.107	Sprchy - muži	5,27

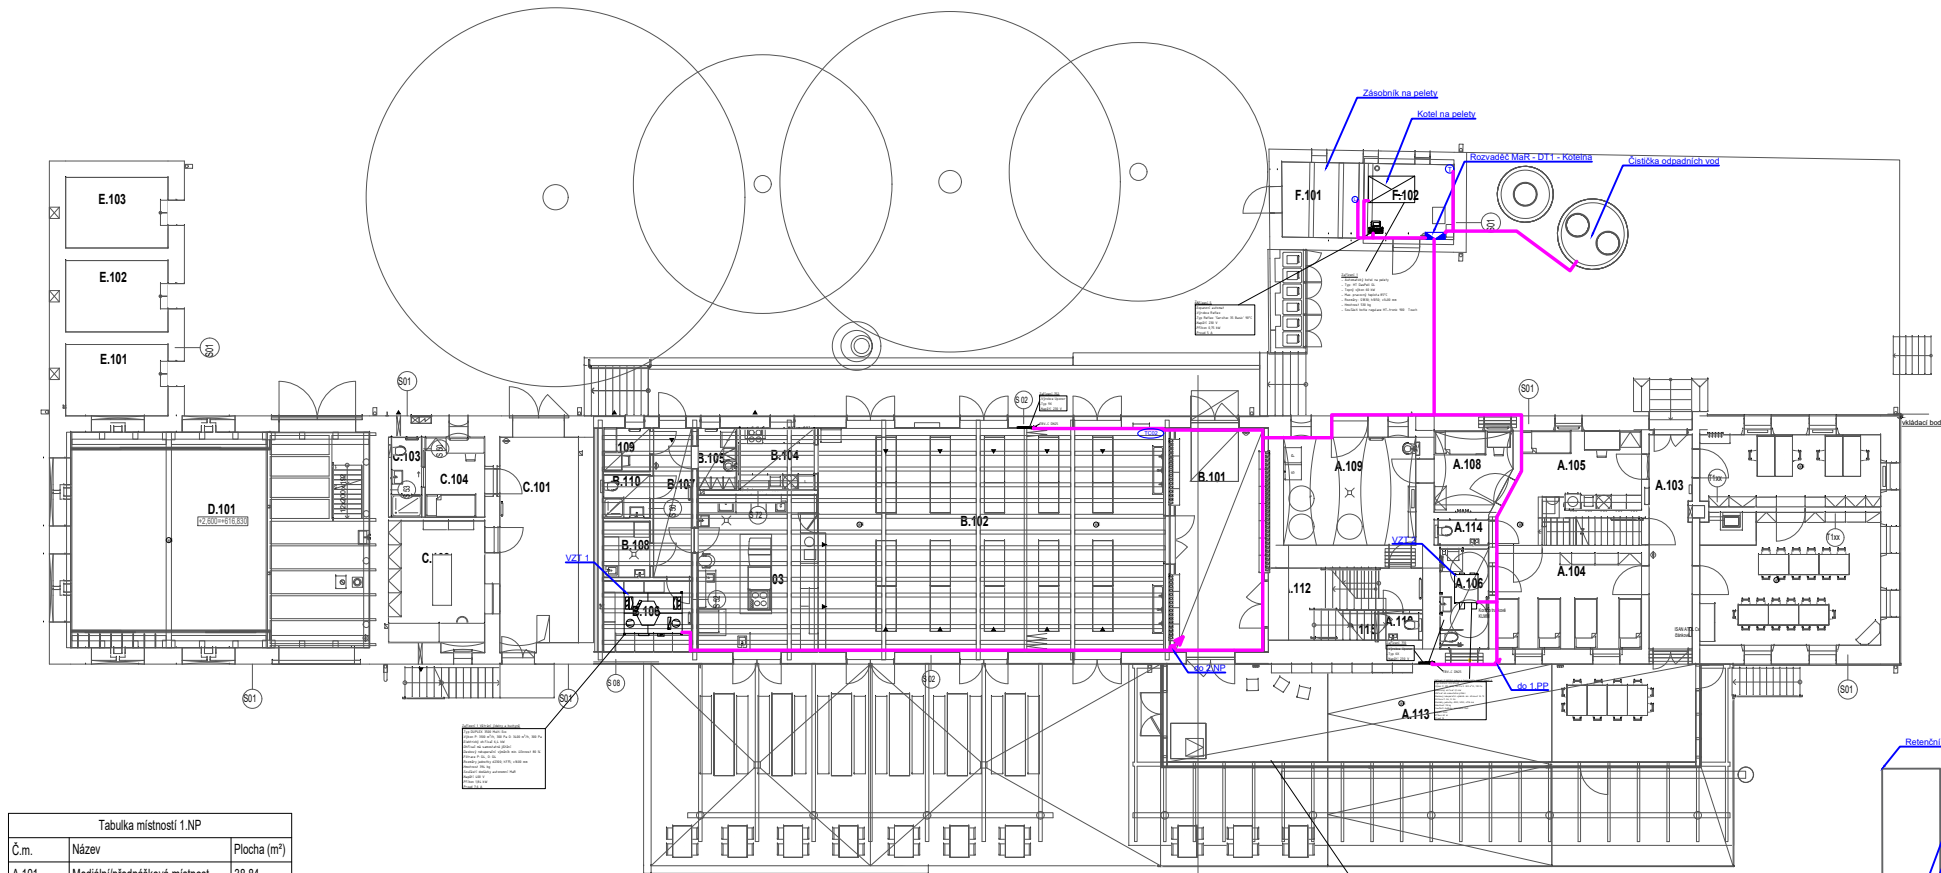

- LEGENDA:
- Kabeláž MaR
 - TC02 Kombinované čidlo teploty a CO2
 - Čidlo teploty
 - Čidlo hladiny
 - Čerpadlo / dmychadlo
 - Rozvaděč MaR
 - Stoupačka
 - Vodoměr
 - UV UV Lampa
 - Ventil

±0,000 = 614,230 m.n.m B.p.v.

PROJEKT: **Centrum neformálního vzdělávání Hájenka Černé lesy** ZN: **BRT**

Černé lesy č.p. 430
588 32 Brtnice

STAVEBNÍK: Statutární město Jihlava
Masarykovo náměstí 97/1
586 01 Jihlava 1
IČO: 000 286 010
zastoupený: Mgr. Petrem Ryškou, primátorem

GENERÁLNÍ PROJEKTANT: Rusina Frei, s.r.o.
Blanická 845/9, 120 00 Praha 2
info@rusinafrei.cz, tel. +420 607 715 885
www.rusinafrei.cz

PROJEKTANT: VYPRACOVAL: Ing. Jan Hudský
ZODP. PROJEKTANT: Ing. Dita Leinweberová
KONTROLOVAL: Ing. Pavel Dvořák

STUPEŇ: **DOKUMENTACE PRO PROVEDENÍ STAVBY**

OBJEKT: Černé lesy č.p. 430 588 32 Brtnice

ČÁST: **D.1.4.06 - Měření a regulace**

VÝKRES: **Půdorys 1.NP**

MĚŘÍTKO: 1:300 FORMÁT: A3

DATUM: 04/2025 OZNAČENÍ:

REVIZE: 00

Neoprávněné rozšiřování či reprodukování tohoto materiálu nebo jeho části je zakázáno!