 


Snímek mapy KN se zákresem


M 1:2000

Měřítko 1:2000



LEGENDA :

VODNÍ DÍLO DOTČENÉ STAVBOU - RYBNÍK LUKÁŠ

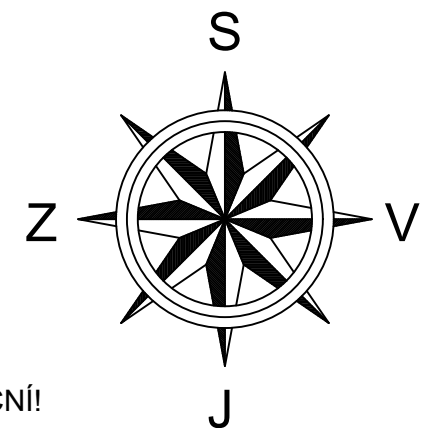

POZNÁMKY I:

- ZÁKRESY VŠECH CIZÍCH PODZEMNÍCH VEDENÍ JSOU POUZE ORIENTAČNÍ! V ŽÁDNÉM PŘÍPADĚ NESLOUŽÍ JAKO VYTYČOVACÍ SCHÉMA!
- PŘED ZAHÁJENÍM STAVEBNÍCH PRACÍ JE NUTNO ZAJISTIT VYTYČENÍ A OZNAČENÍ U JEDNOTLIVÝCH SPRÁVCŮ ZAŘÍZENÍ VE SMYSLU PLATNÝCH PŘEDPISŮ! VČETNĚ PŘÍPOJEK JEDNOTLIVÝCH OBJEKTŮ
- BUDOU DODRŽENY ODSUPY VODOVODU A KANALIZACE OD OSTATNÍCH SÍTÍ V SOUBĚHU A KŘÍŽENÍ DLE JEDNOTLIVÝCH SMĚRNIC JEJICH SPRÁVCŮ
- OD ZÁKLADŮ STAVEB BUDE VEDEN KRAJ VÝKOPU PRO VODOVOD A KANALIZACI V MINIMÁLNÍ VZDÁLENOSTI 1M
- PŘED ZAHÁJENÍM STAVBY BUDE DÁLE PROVEDEN PASPORT STÁVAJÍCÍCH VODNÍCH ZDROJŮ (STUDNÍ-VRTŮ) U KAŽDÉ PŘILEHLÉ NEMOVITOSTI A BUDE SEPSÁN PROTOKOL, KTERÝ BUDE OBSAHOVAT HLAVNĚ ÚDAJE O HLADINĚ USTÁLENÉ PODZEMNÍ VODY MĚŘENÍ USTÁLENÉ HLADINY BUDE PROVEDENO MIN. 2x V ČASOVÉM ROZESTUPU CCA 5 DNÍ

PROJEKTOVÁ DOKUMENTACE JE ZPRACOVÁNA V ROZSAHU NUTNÉM PRO VYDÁNÍ SPOLEČNÉHO POVOLENÍ!

Ing. Martin Růžička, CSc. -  PROJEKTOVÁNÍ VODOHOSPODÁŘSKÝCH STAVEB sídlo: Nádražní 459, 378 33 Nová Bystřice, kancelář: Na Hradbách 35/I, 377 01 Jindřichův Hradec email: martin.ruzicka@hotmail.cz, www: alcedo-project.cz, mobil: 604 171 171, IČO: 720 95 989					
Vypracoval: František Stejskal		Zodpovědný projektant: Ing.Martin Růžička, CSc			
				Objednatel PD: Statutární město Jihlava, Masarykovo nám. 97/1, 586 01 Jihlava	
				Název akce : Pístovské rybníky - řešení technického stavu (r.Silniční, Lukáš, Vodárenský a Kalný)	
				Stavební objekt: D1 SO 01 - Rybník Lukáš	
Oddíl: C: Situace stavby		Stupeň PD: RDS			
Část: —		KÚ: k.ú.Pístov u Jihlavy			
Obsah výkresu : Snímek mapy KN se zákresem					
		Formát: 3xA4	Kótováno: (M)		
		Č.zakázky: M-60-22	Č. výkresu:		
		Měřítko: 1:2000	C.2.		
		Datum: 09/2025			